

TRANSFORMATION DE L'ANCIENNE GARE DE VILLABE EN MAISON DES ASSOCIATIONS

Maîtrise d'Ouvrage : Commune de Villabé

DOSSIER DE CONSULTATION DES ENTREPRISES

17/04/2015

PIECES GRAPHIQUES

SOMMAIRE

DCE 01-Plan de Masse existant 1/200

DCE 02-Plan de Masse Projet 1/200

DCE 03-Plan des Réseaux 1/200

DCE 04- Coupe AA et Profils Voirie 1/100

DCE 05-Plan de Rez-de-chaussée existant 1/50

DCE 06-Plan de l'Etage existant 1/50

DCE 07-1 -Plan du Rez-de-Chaussée projet 1/50

DCE 07-2 -Plan du Rez-de-Chaussée ELEC - PLB - VENTIL 1/50

DCE 08-1 -Plan du R+1 projet 1/50

DCE 08-2 -Plan du R+1 ELEC - PLB - VENTIL 1/50

DCE 9-Plan de sous-sol projet 1/50

DCE 10-Plan de combles projet 1/50

DCE 11-Plan de toiture projet 1/50

DCE 12-Façade ouest 1/100

DCE 13-Façade est 1/100

DCE 14 -Façade nord 1/100

DCE 15- Façade sud 1/100

DCE 16-Coupe B-B 1/50

DCE 17-Coupe C-C 1/50

DCE 18-Détails Cloison vitrée 1/20


DCE 19-Détails Mobilier Cuisine 1/20

DCE 20-A -Détails Serrurerie 1/20


DCE 20-B-Détail Option : abri containers 1/20

DCE 21-Détail Isolation /10

PROJET	MAITRE D'OUVRAGE :	MAITRE D'OEUVRE : Anna COUROUAU	DOCUMENT	DOSSIER DE CONSULTATION DES ENTREPRISES	PHASE	EMETTEUR	ECHELLE	DATE D'EMISSION	DATE DE MODIFICATION	N DOCUMENT	IND
PROJET DE REHABILITATION DE L'ANCIENNE GARE 91 100 VILLABÉ	MAIRIE DE VILLABÉ 34bis,avenue du 8 mai 1945 91100 VILLABÉ	Architecte DPLG 188,rue de Paris 93260 LES LILAS Mob : 06 75 99 03 78 E.mail :a.courouau@free.fr			DCE	A C	—	17/04/2015	—	—	—

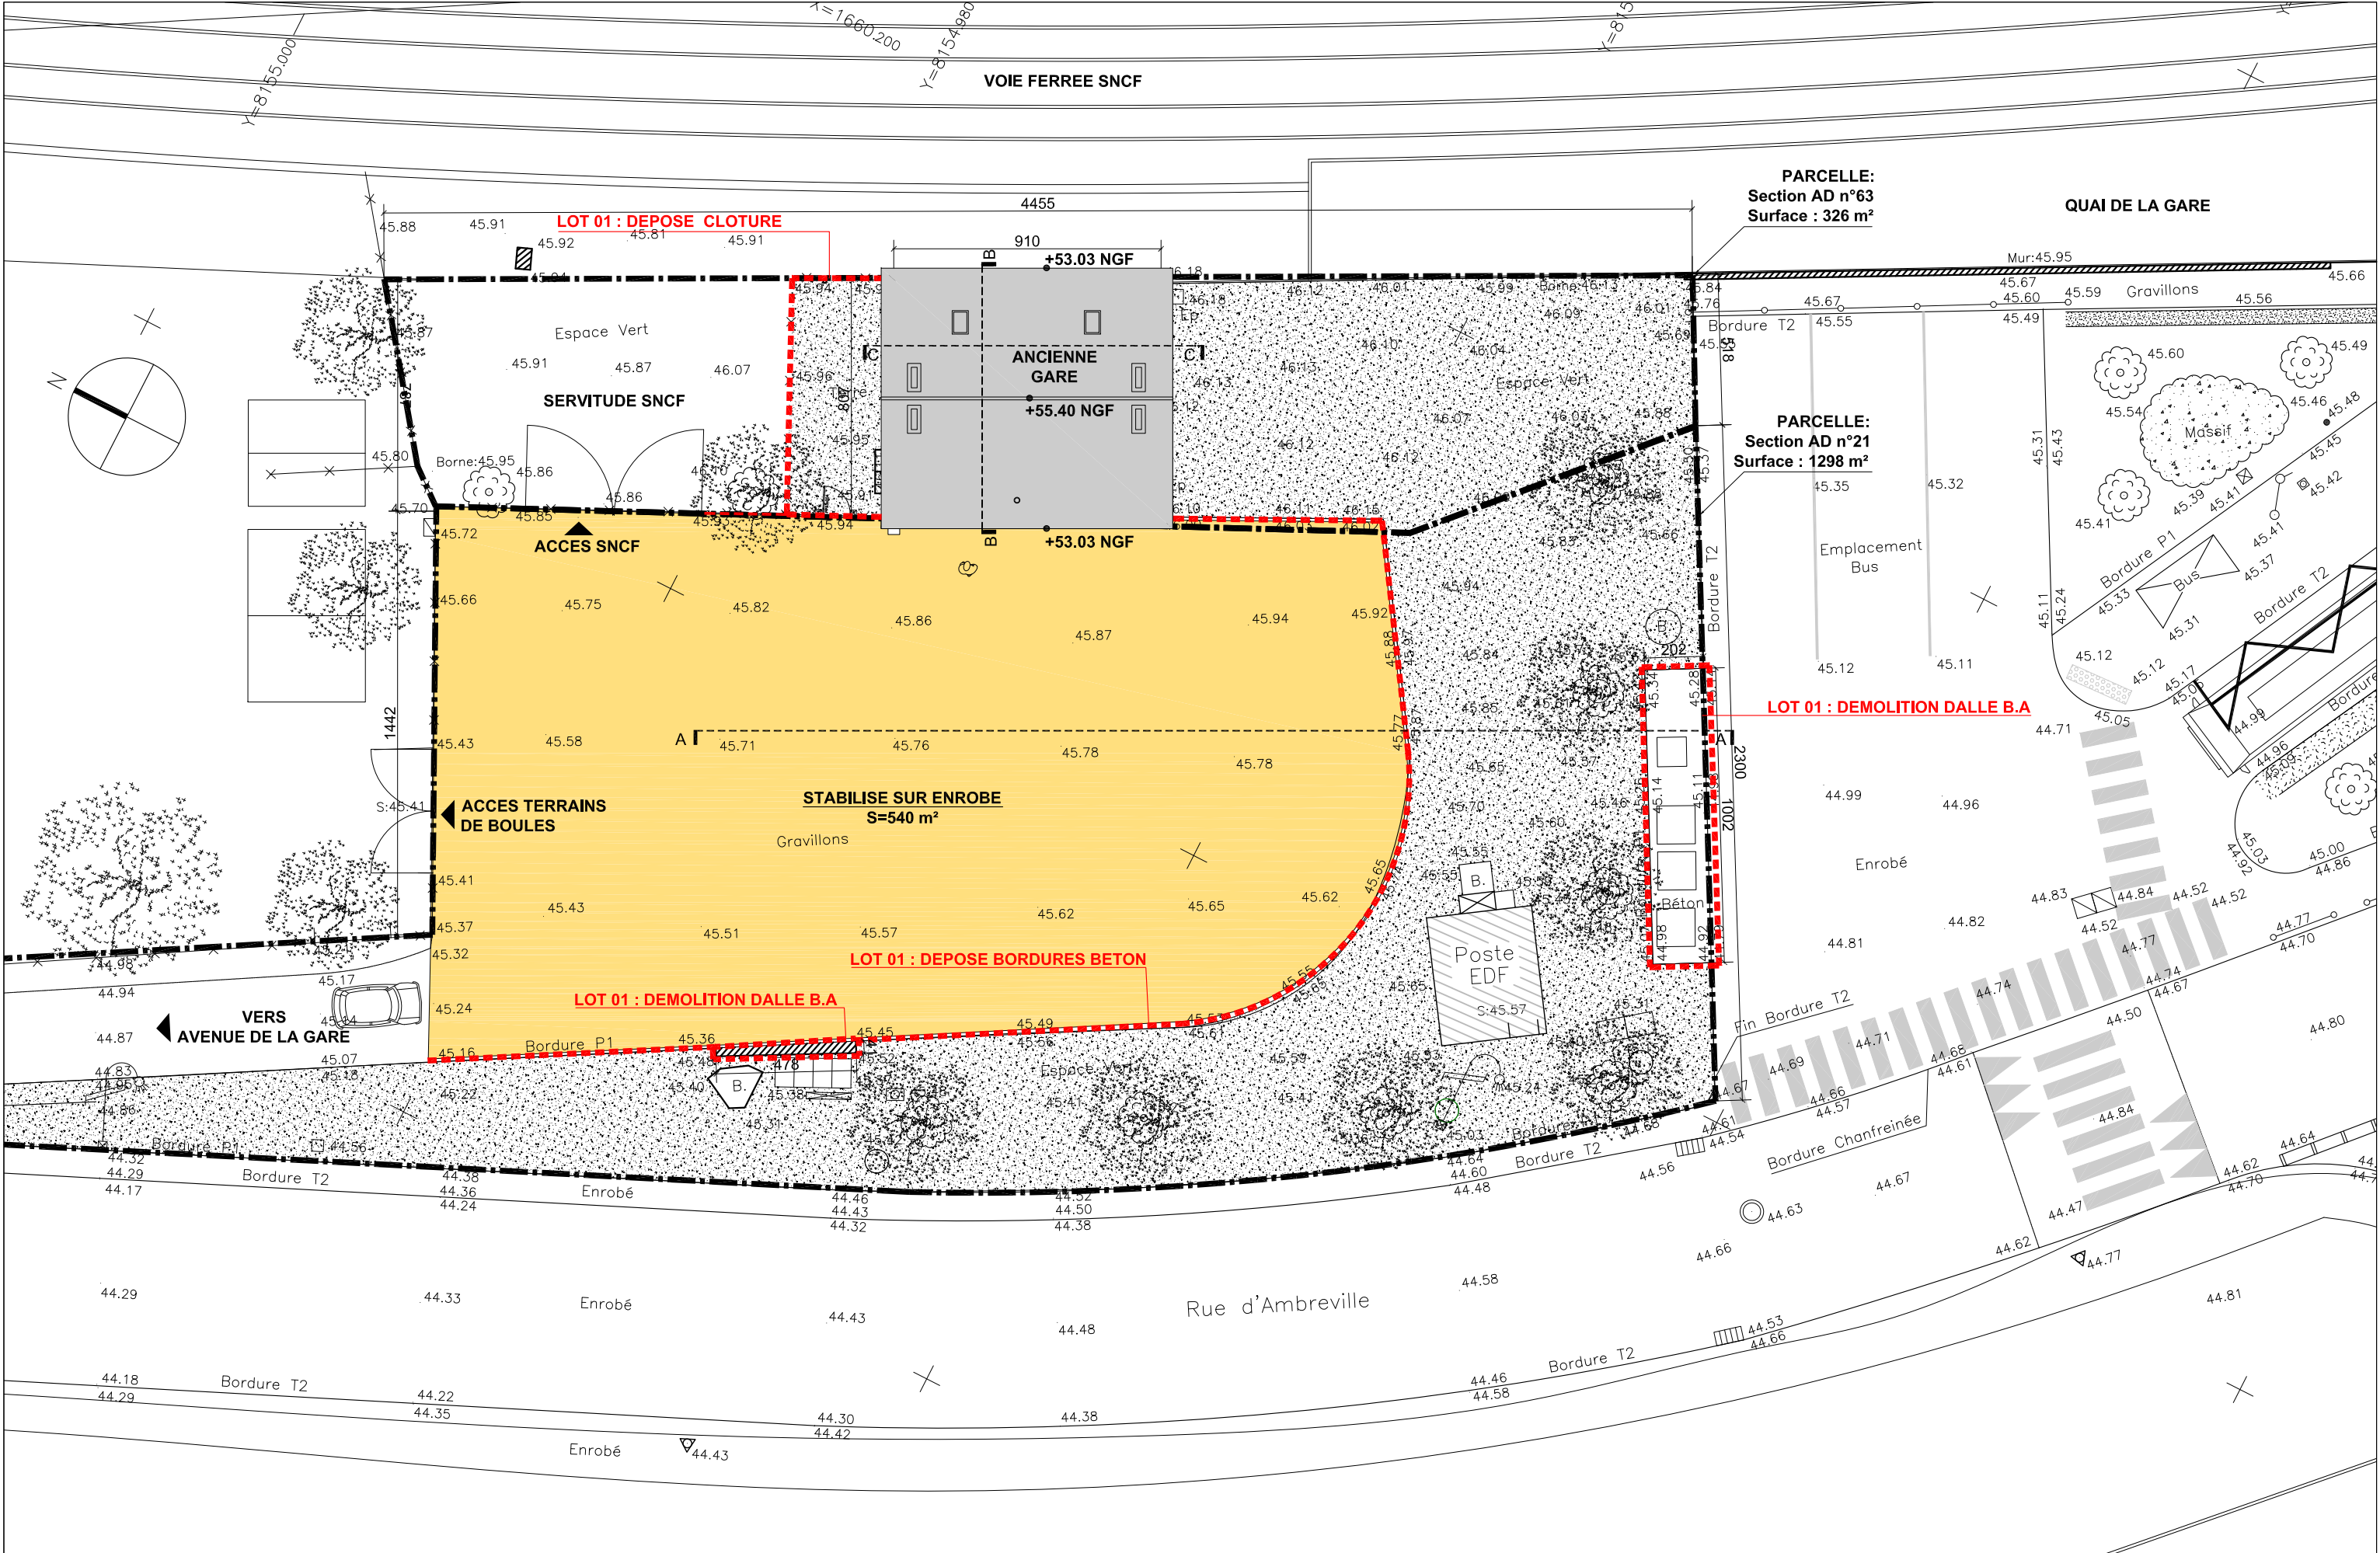

PROJET PROJET DE REHABILITATION DE L'ANCIENNE GARE 91 100 VILLABÉ	MAITRE D'OUVRAGE : MAIRIE DE VILLABÉ 34bis,avenue du 8 mai 1945 91100 VILLABÉ	MAITRE D'OEUVRE : Anna COUROUAU Architecte DPLG 188,rue de Paris 93260 LES LILAS Mob : 06 75 99 03 78 E.mail :a.courouau@free.fr	DOCUMENT PLAN DE MASSE EXISTANT	PHASE	EMETTEUR	ECHELLE	DATE D'EMISSION	DATE DE MODIFICATION	N DOCUMENT	IND
				DCE	A C	1/200	17/04/2015	—	01	—

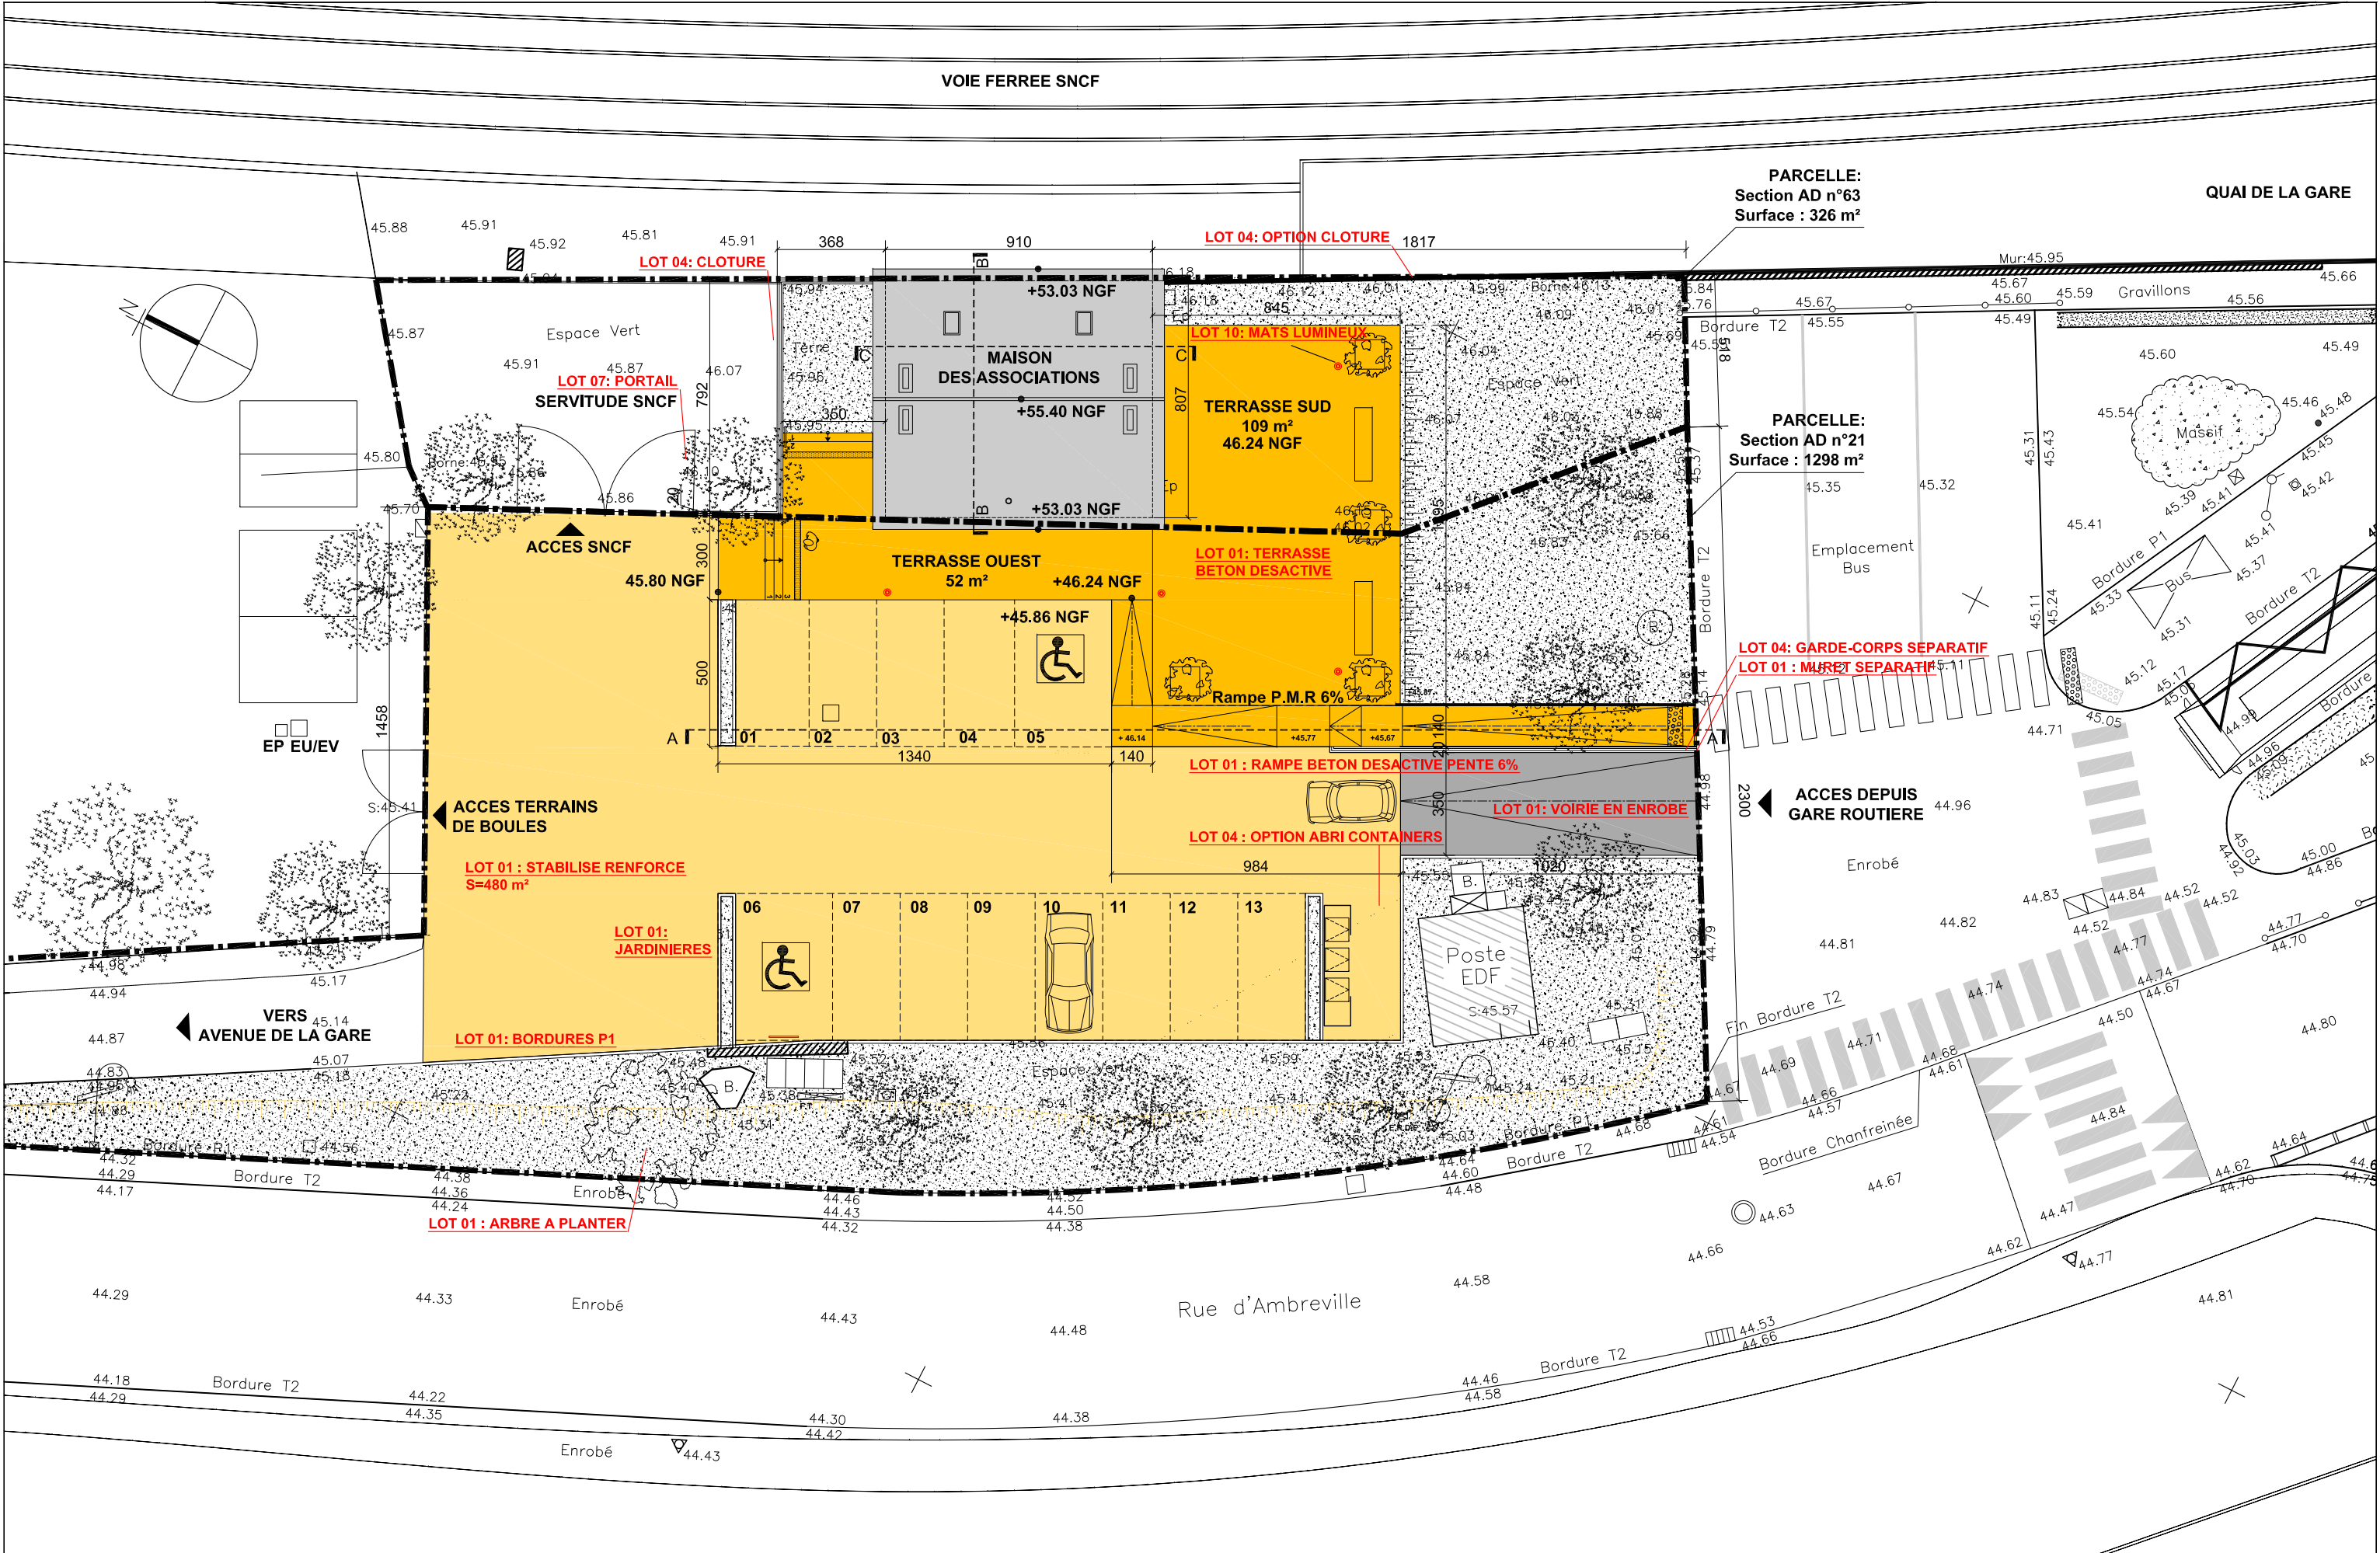


PROJET	MAITRE D'OUVRAGE :	MAITRE D'OEUVRE :	DOCUMENT	PLAN DE MASSE PROJET	PHASE	EMETTEUR	ECHELLE	DATE D'EMISSION	DATE DE MODIFICATION	N DOCUMENT	IND
					DCE	A C	1/200	17/04/2015	—	02	—

PROJET DE REHABILITATION DE L'ANCIENNE GARE
91 100 VILLABÉ

MAIRIE DE VILLABÉ
34bis, avenue du 8 mai 1945
91100 VILLABÉ

Anna COUROUAU
Architecte DPLG
188, rue de Paris 93260 LES LILAS
Mob : 06 75 99 03 78
E.mail : a.courouau@free.fr

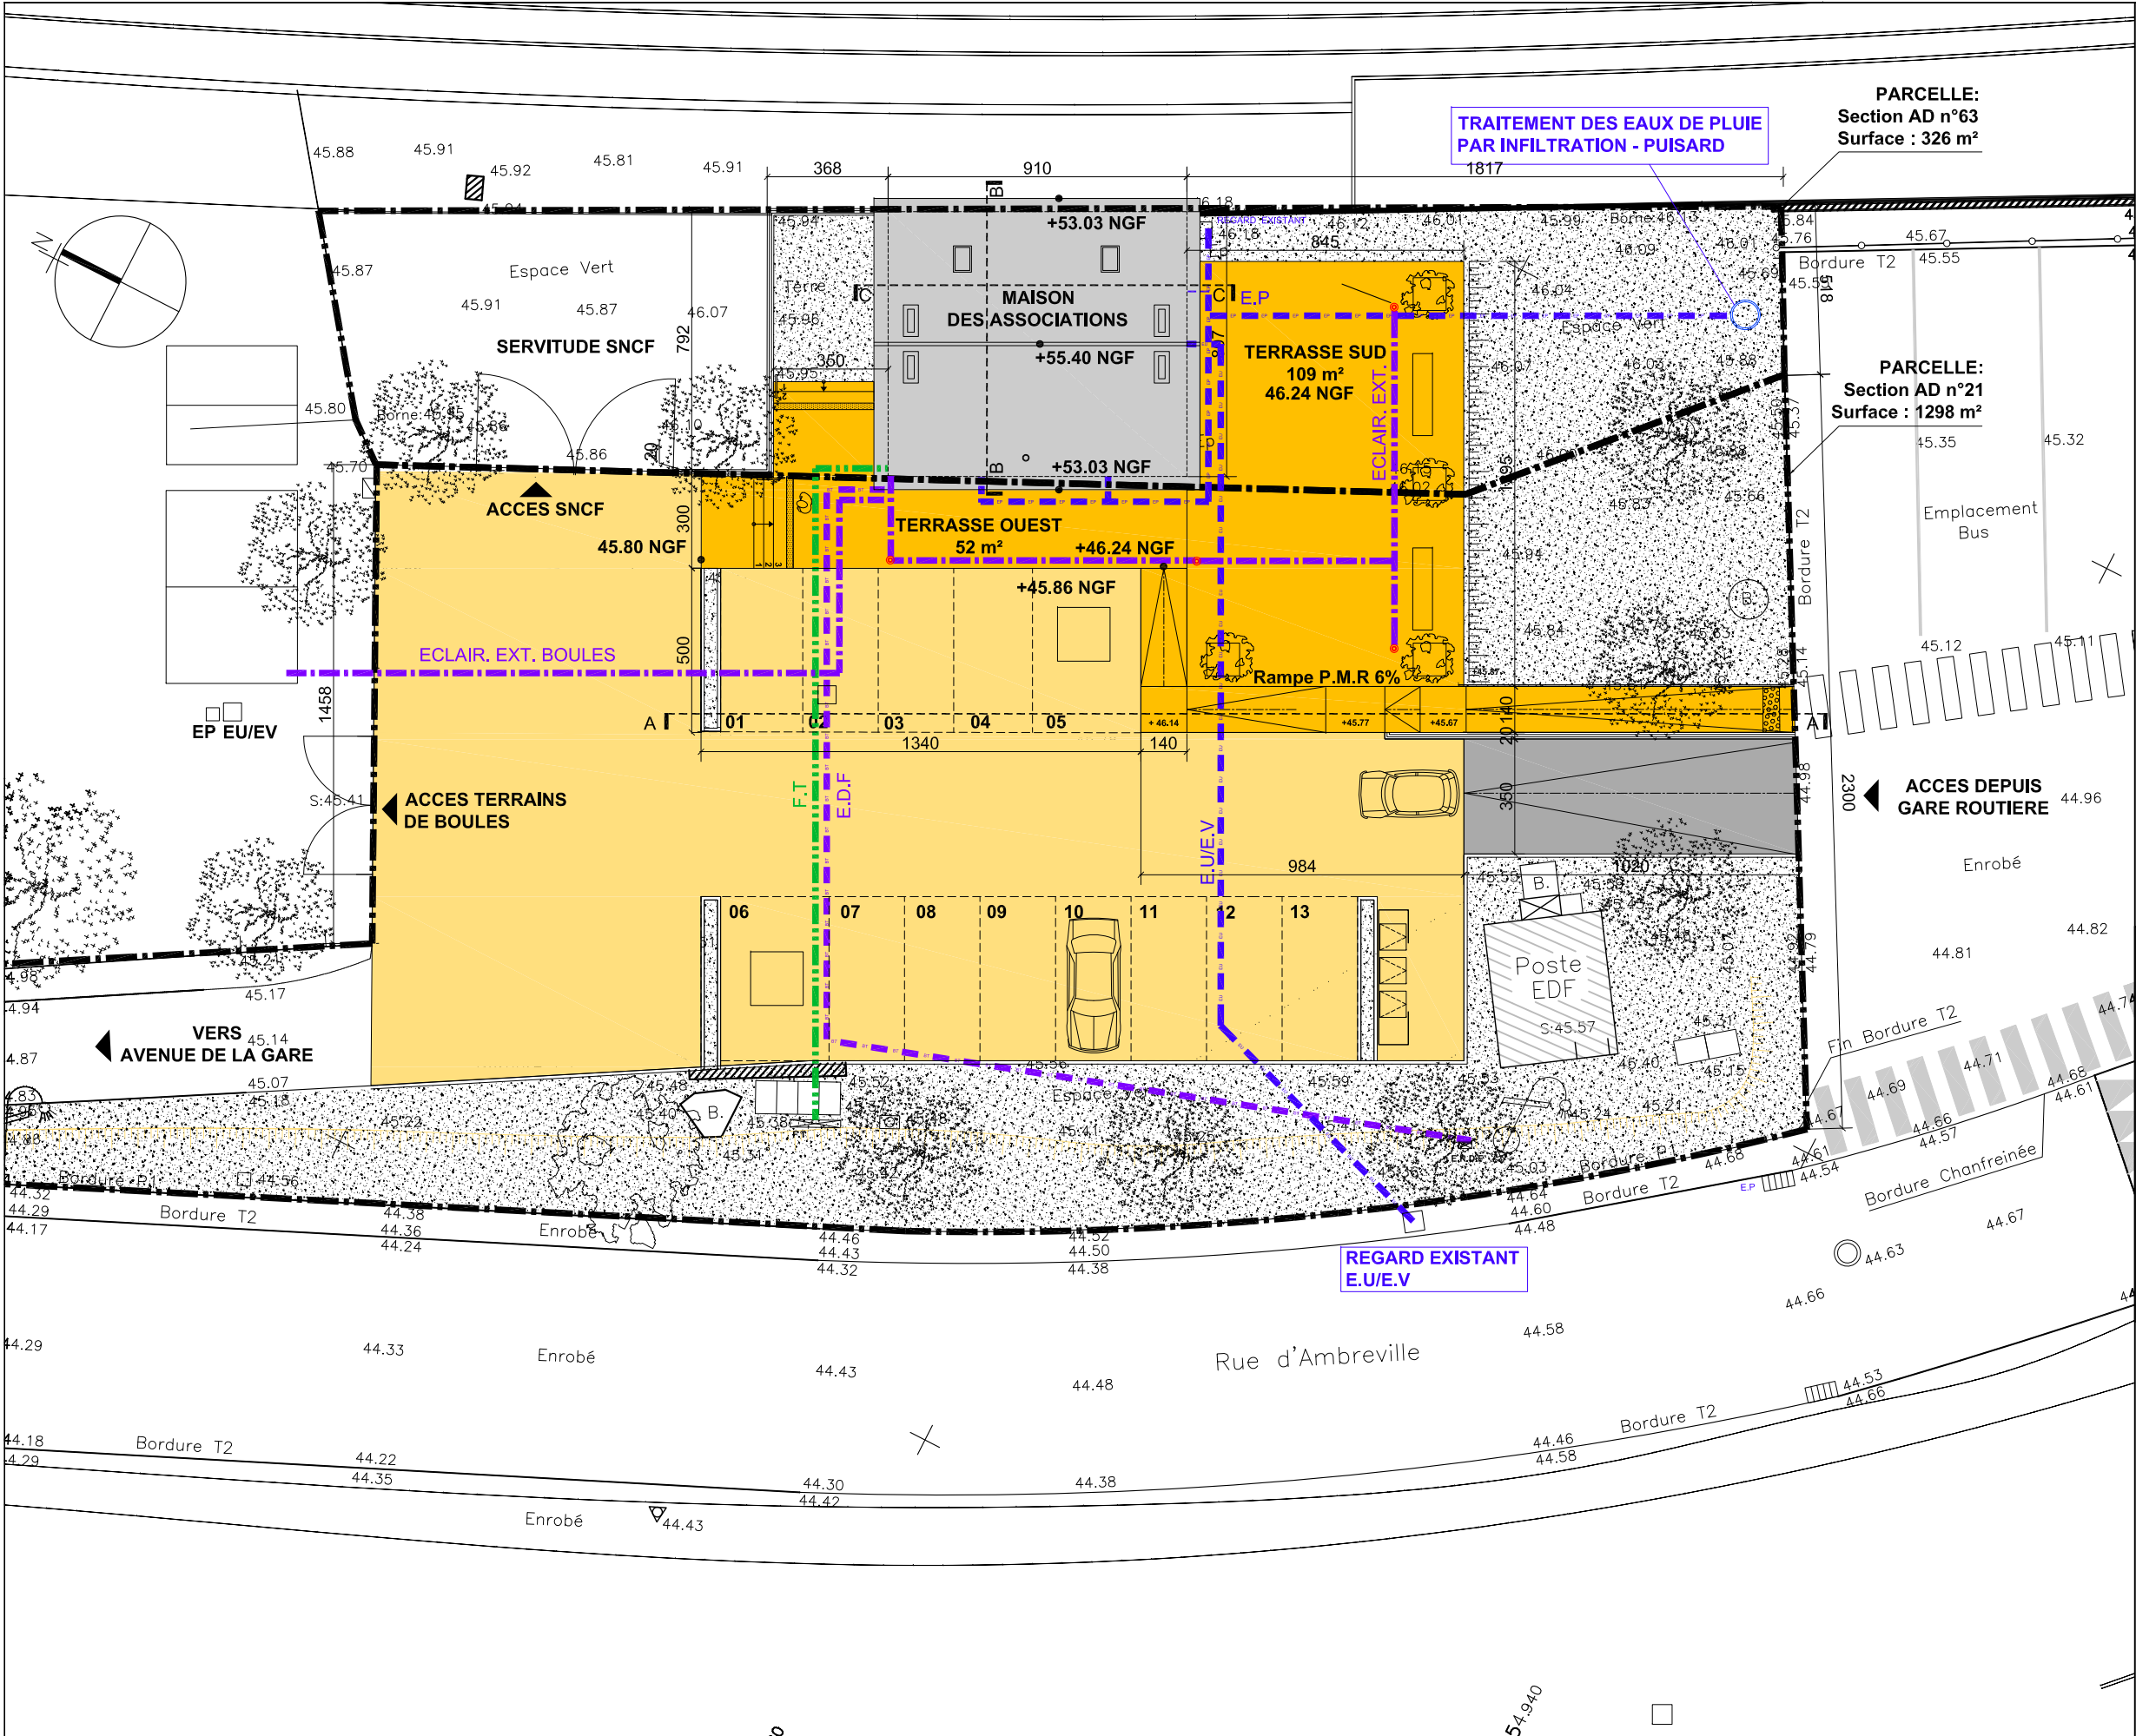

TRAITEMENT DES EAUX DE PLUIE
PAR INFILTRATION - PUISARD
1817

PARCELLE:
Section AD n°63
Surface : 326 m²

PARCELLE:
Section AD n°21
Surface : 1298 m²

LEGENDE REVETEMENTS:

Sable stabilisé renforcé

Béton désactivé

Enrobé

LEGENDE RESEAUX :

Réseau BT

Réseau TELECOM

Eclairage Extérieur

Mâts Lumineux

Réseau Eaux Usées
Eaux Vannes


Réseau Eaux Pluviales

PROJET	MAITRE D'OUVRAGE :	MAITRE D'OEUVRE :	DOCUMENT		PHASE	EMETTEUR	ECHELLE	DATE D'EMISSION	DATE DE MODIFICATION	N° DOCUMENT	IND
					DCE	A C	1/200	17/04/2015	—	03	—


PROJET DE REHABILITATION DE L'ANCIENNE GARE
91 100 VILLABÉ

MAIRIE DE VILLABÉ
34bis, avenue du 8 mai 1945
91100 VILLABÉ

Anna COUROUAU
Architecte DPLG
188, rue de Paris 93260 LES LILAS
Mob : 06 75 99 03 78
E.mail : a.courouau@free.fr

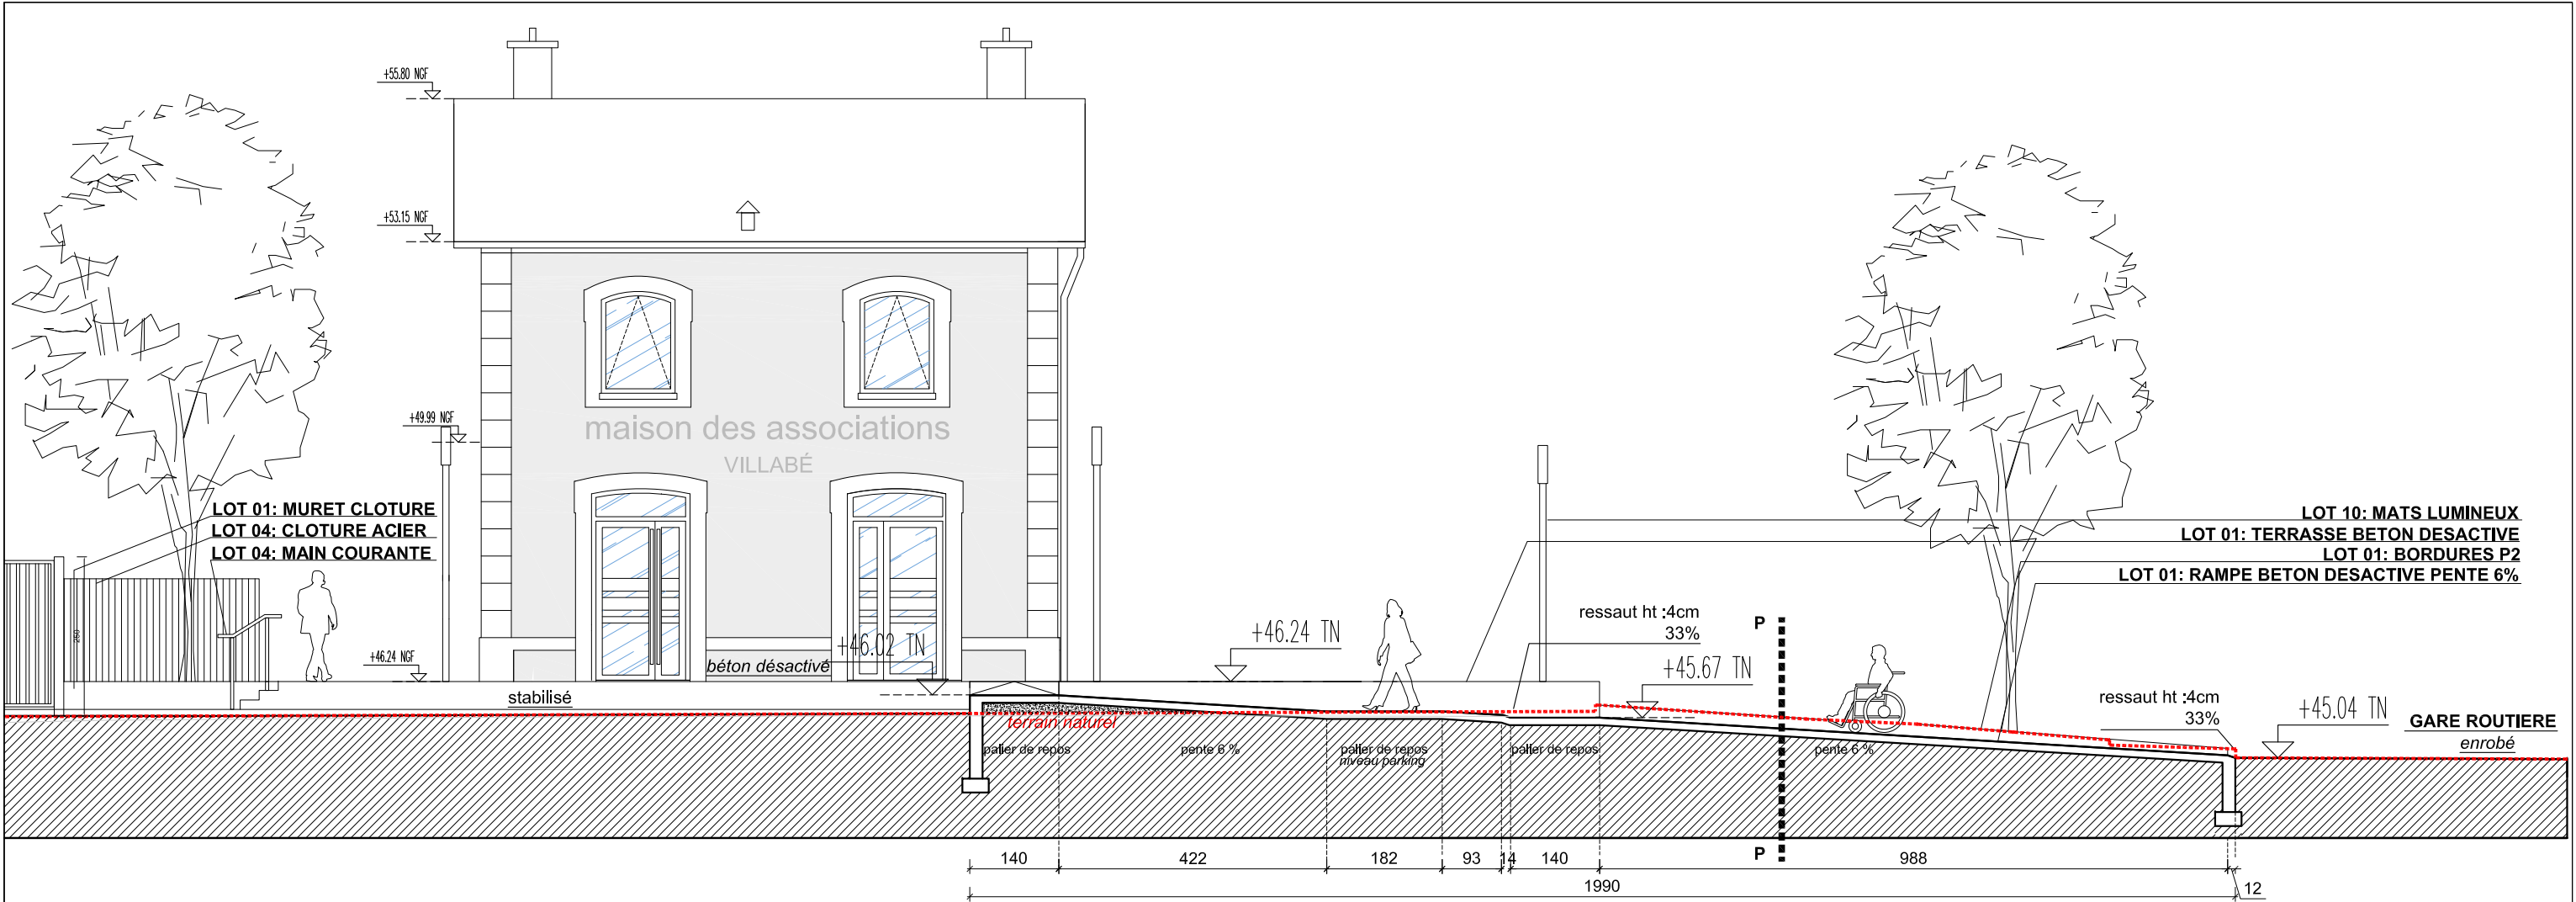



COUPE AA SUR TROTTOIR & RAMPE P.M.R Ech:1/100ème

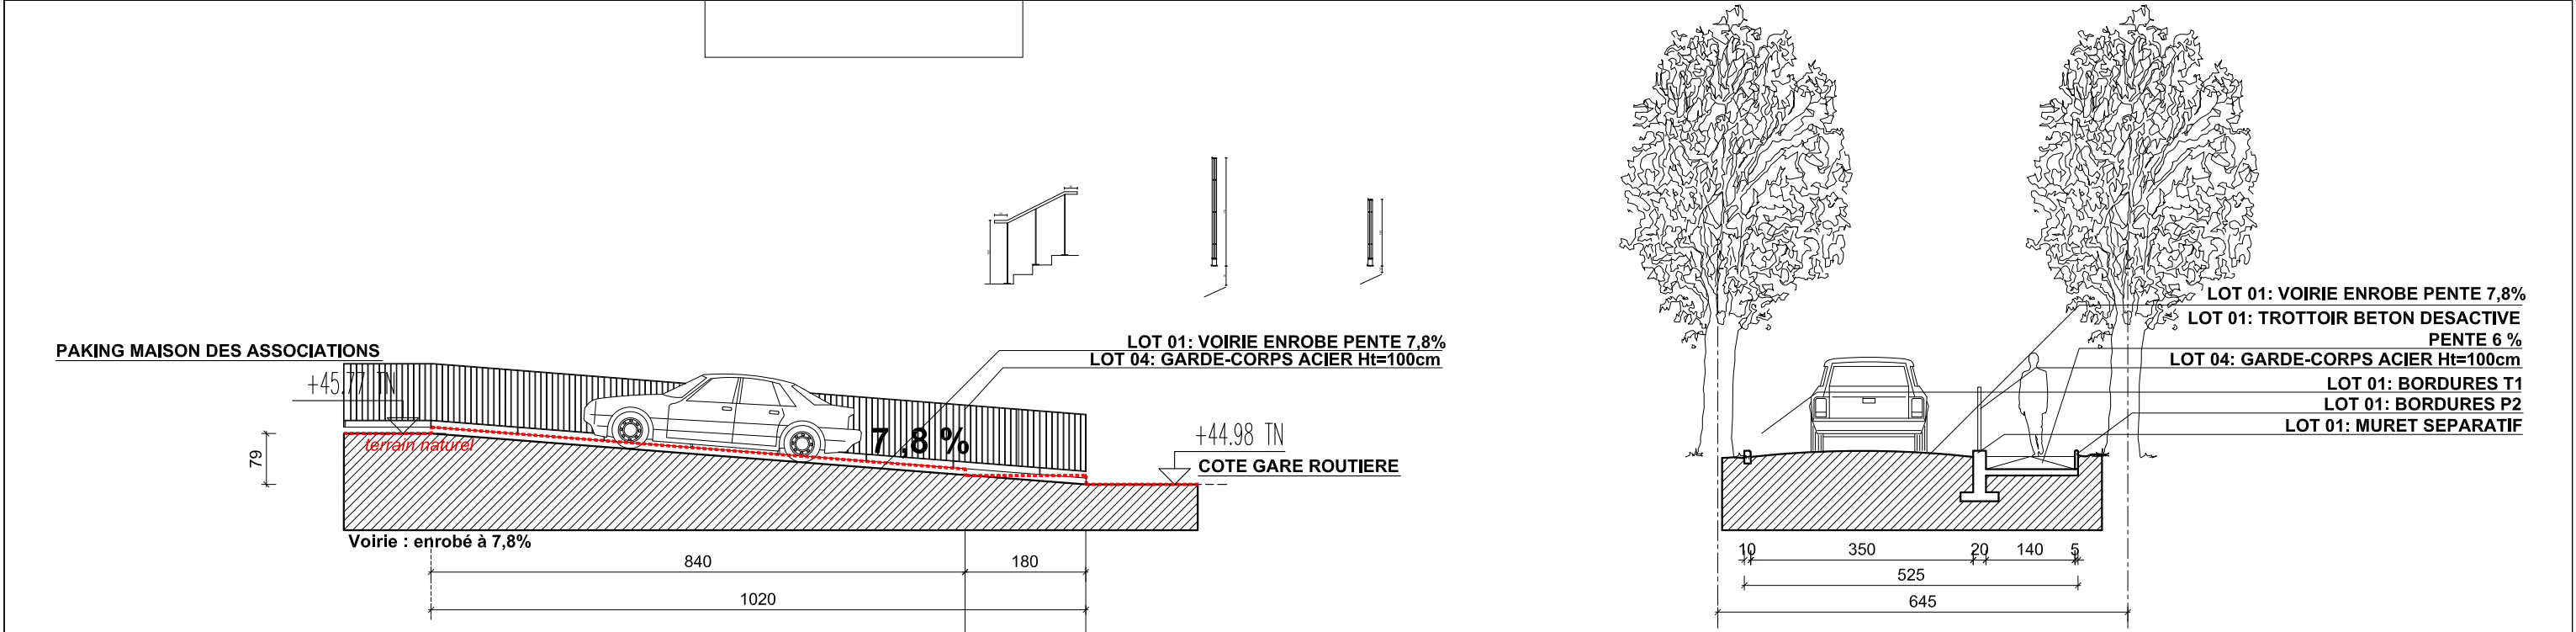



COUPE SUR VOIRIE ENROBE Ech:1/100ème

PROFIL EN TRAVERS
VOIRIE et TROTTOIR Ech:1/100ème

PROJET	MAITRE D'OUVRAGE :	MAITRE D'OEUVRE :	DOCUMENT	COUPE VOIRIES	PHASE	EMETTEUR	ECHELLE	DATE D'EMISSION	DATE DE MODIFICATION	N DOCUMENT	IND
PROJET DE REHABILITATION DE L'ANCIENNE GARE 91 100 VILLABÉ	MAIRIE DE VILLABÉ 34bis,avenue du 8 mai 1945 91100 VILLABÉ	Anna COUROUAU Architecte DPLG 188,rue de Paris 93260 LES LILAS Mob : 06 75 99 03 78 E.mail :a.courouau@free.fr			DCE	A C	1/100	17/04/2015		04	—

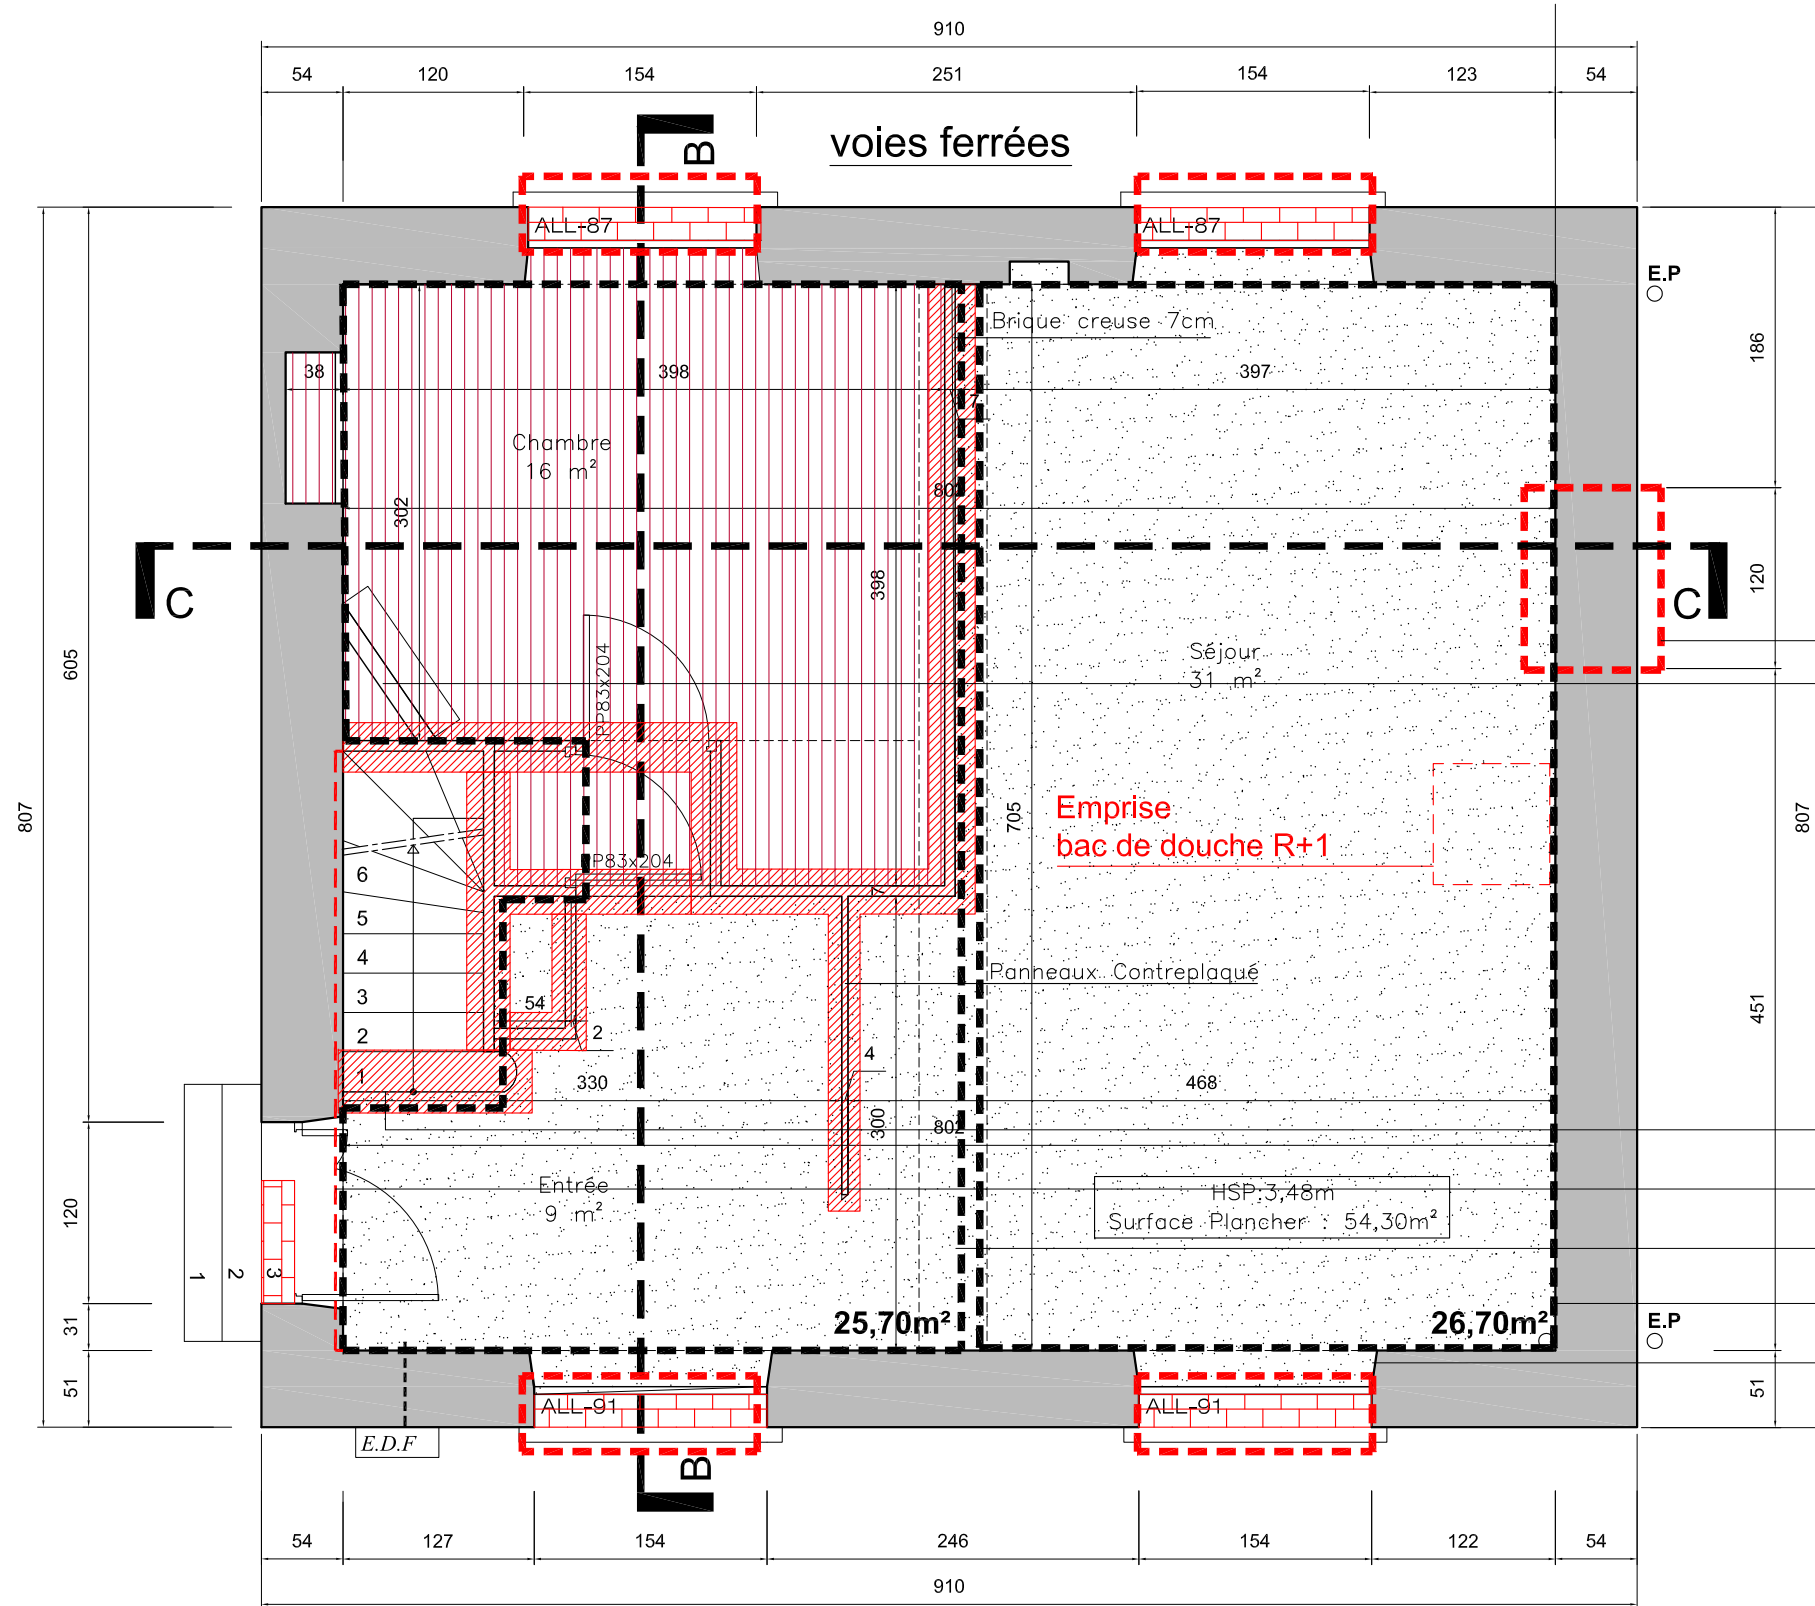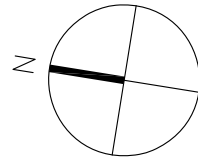

PLAN DU REZ-DE-CHAUSSEE
EXISTANT

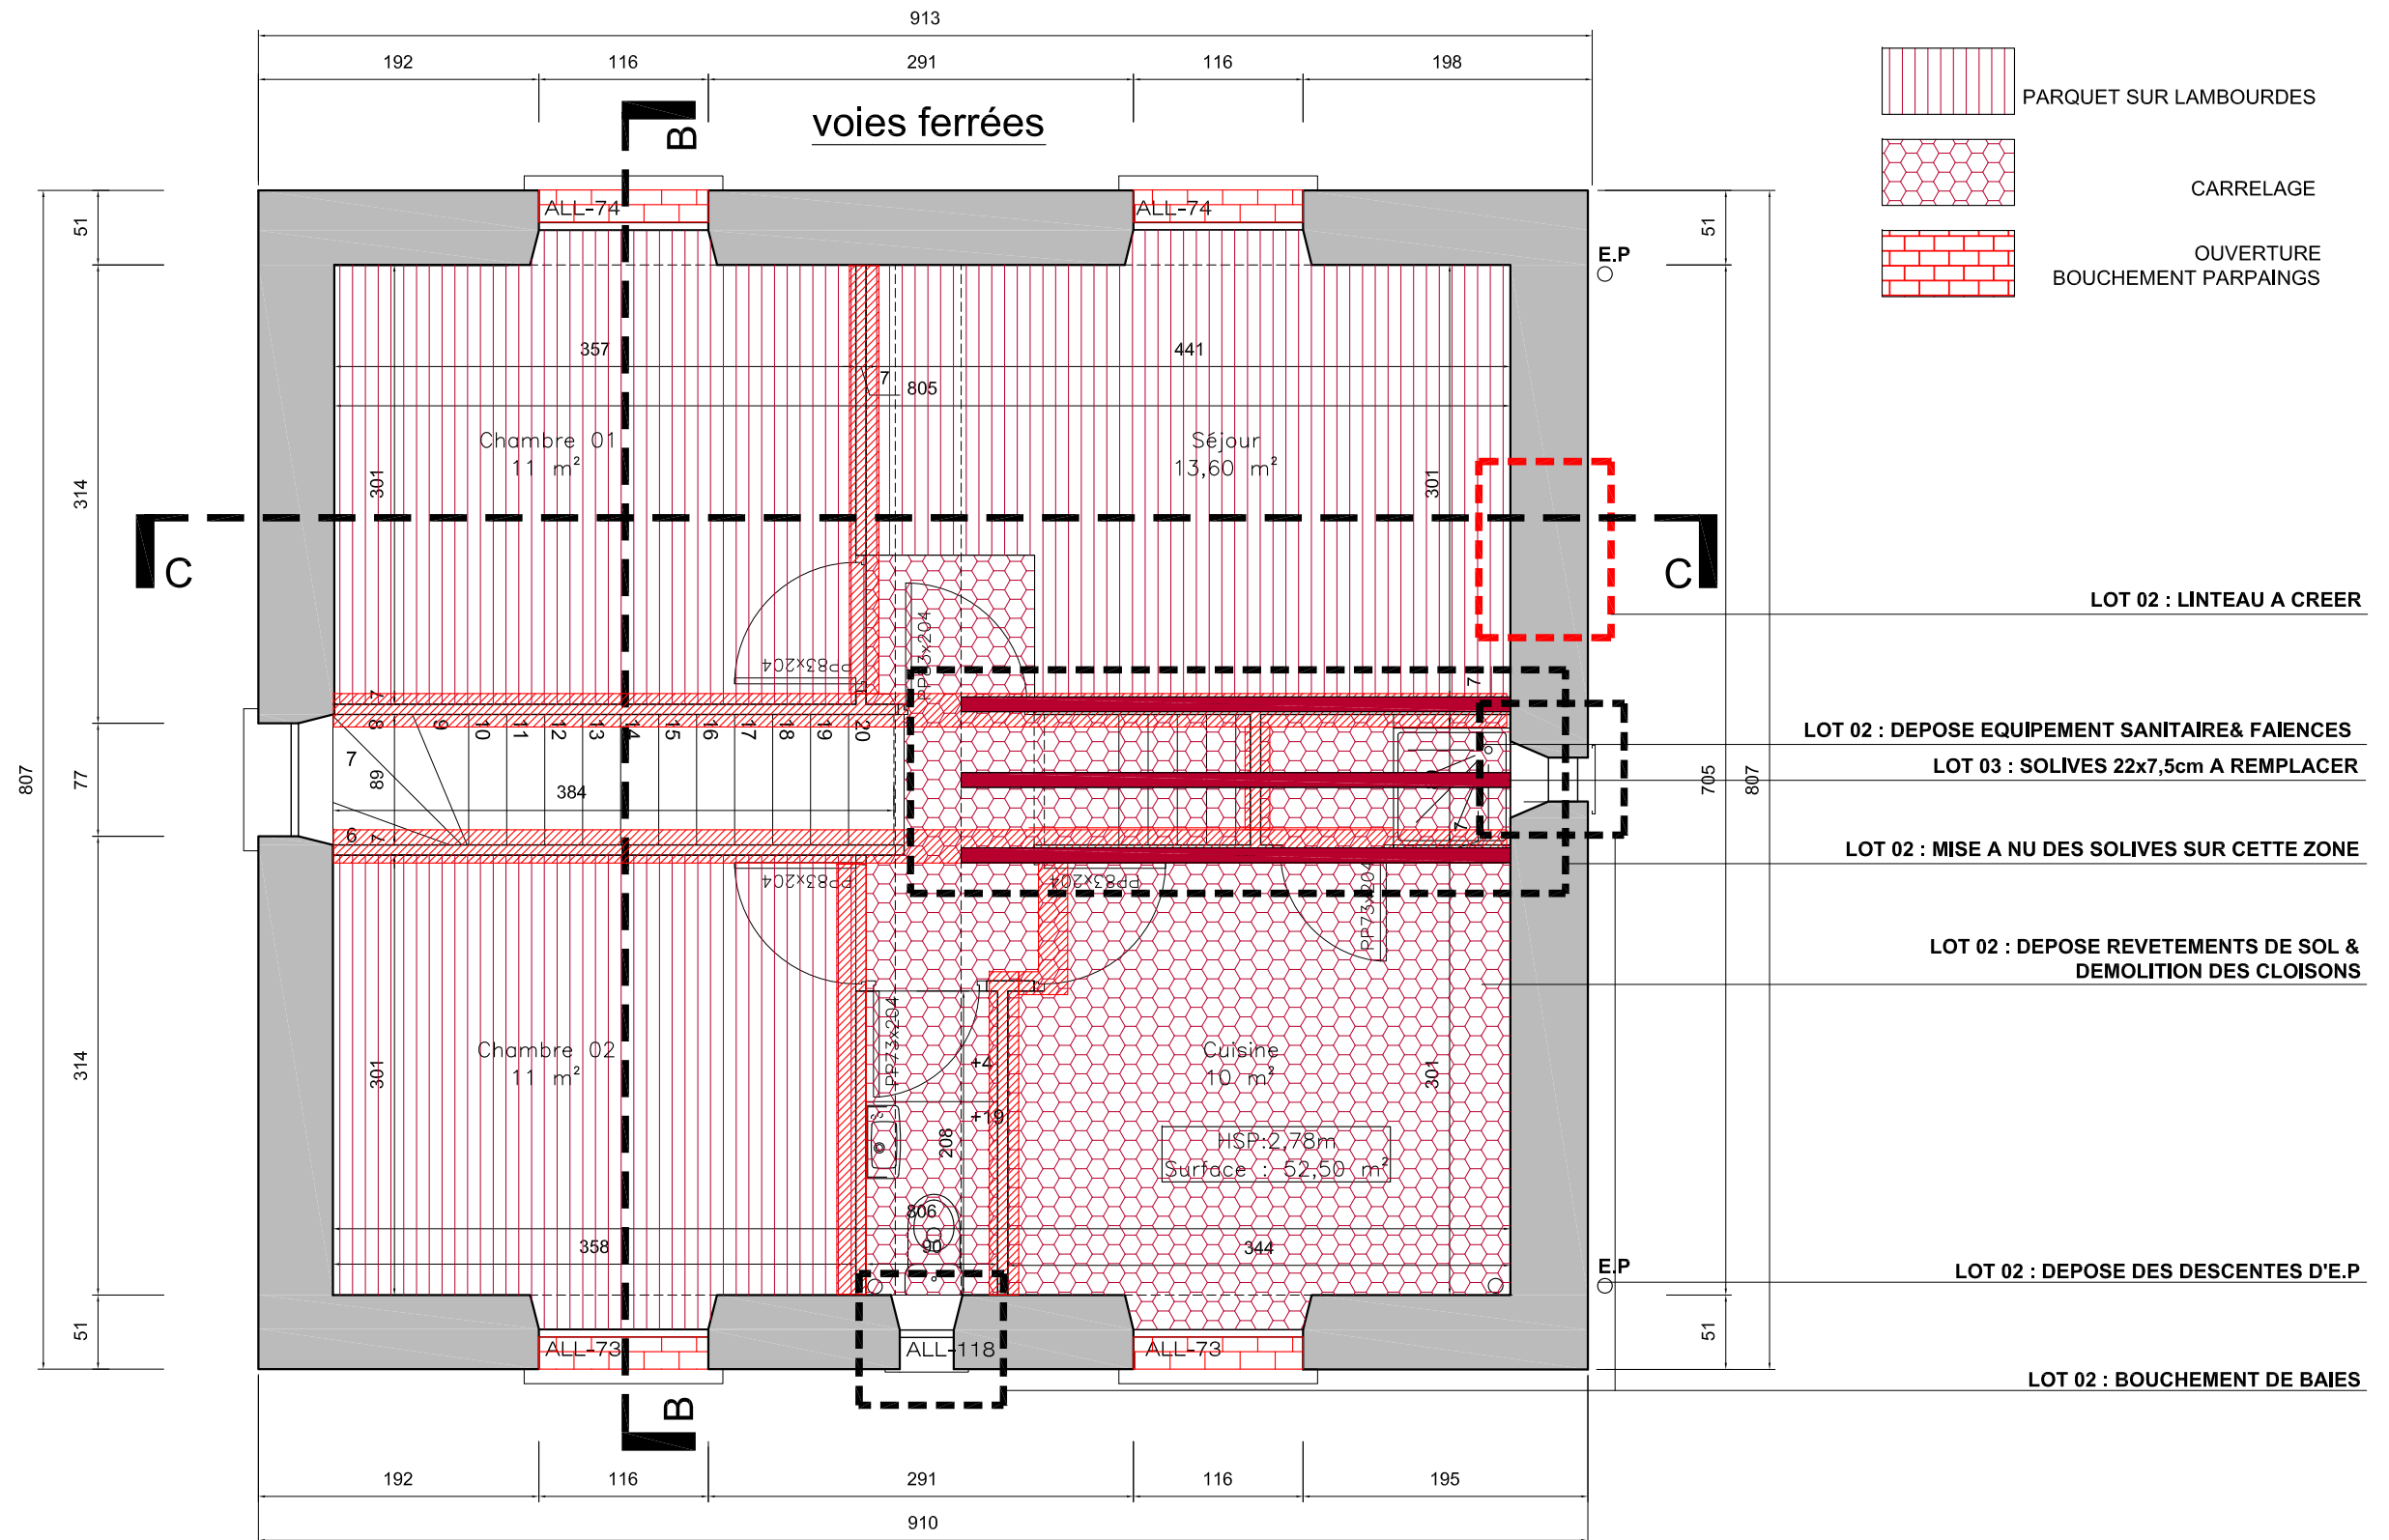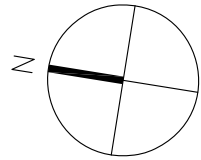


PLAN DE L'ETAGE EXISTANT

PROJET	MAITRE D'OUVRAGE :	MAITRE D'OEUVRE :	DOCUMENT		PHASE	EMETTEUR	ECHELLE	DATE D'EMISSION	DATE DE MODIFICATION	N DOCUMENT	IND
					DCE	A C	1/50	17/04/2015	—	06	—


PROJET DE REHABILITATION DE L'ANCIENNE GARE
91 100 VILLABÉ

MAIRIE DE VILLABÉ
34bis, avenue du 8 mai 1945
91100 VILLABÉ

Anna COUROUAU
Architecte DPLG
188, rue de Paris 93260 LES LILAS
Mob : 06 75 99 03 78
E.mail : a.courouau@free.fr

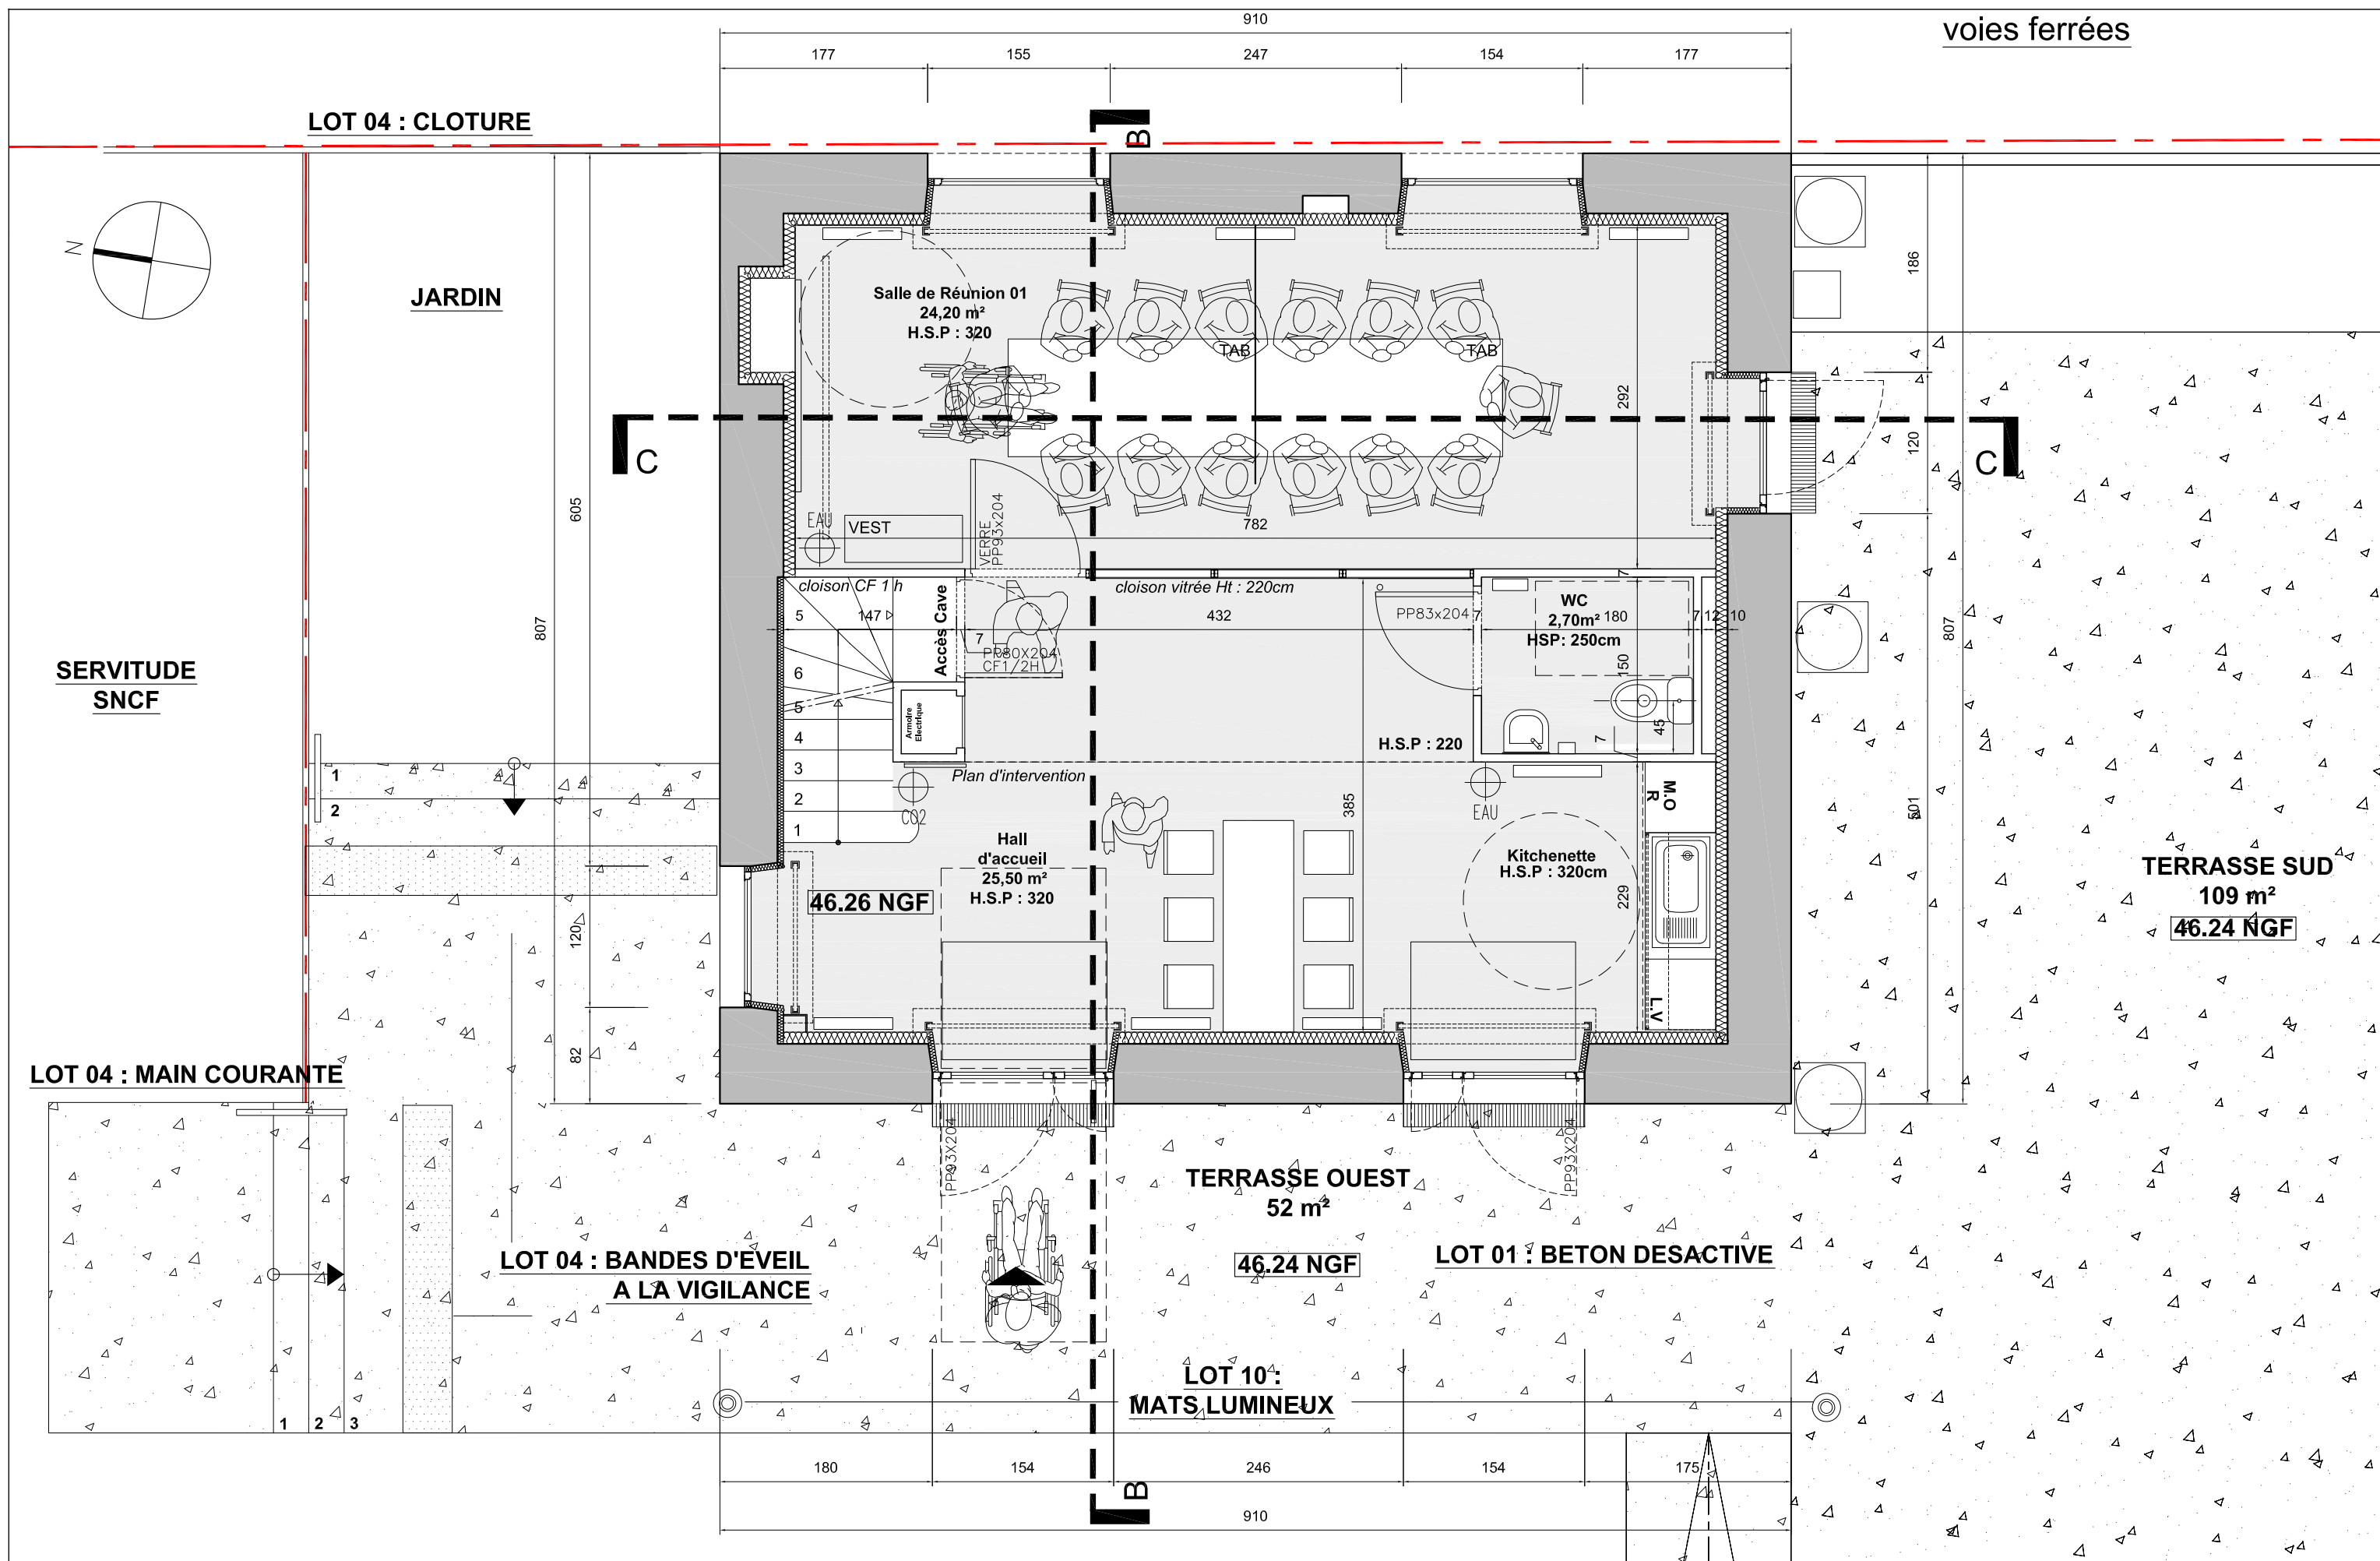

PROJET PROJET DE REHABILITATION DE L'ANCIENNE GARE 91 100 VILLABÉ	MAITRE D'OUVRAGE : MAIRIE DE VILLABÉ 34bis,avenue du 8 mai 1945 91100 VILLABÉ	MAITRE D'OEUVRE : Anna COUROUAU Architecte DPLG 188,rue de Paris 93260 LES LILAS Mob : 06 75 99 03 78 E.mail :a.courouau@free.fr	DOCUMENT	PLAN DU REZ-DE-CHAUSSEE	PHASE	EMETTEUR	ECHELLE	DATE D'EMISSION	DATE DE MODIFICATION	N DOCUMENT	IND
					DCE	A C	1/50	17/04/2015	—	07-1	—


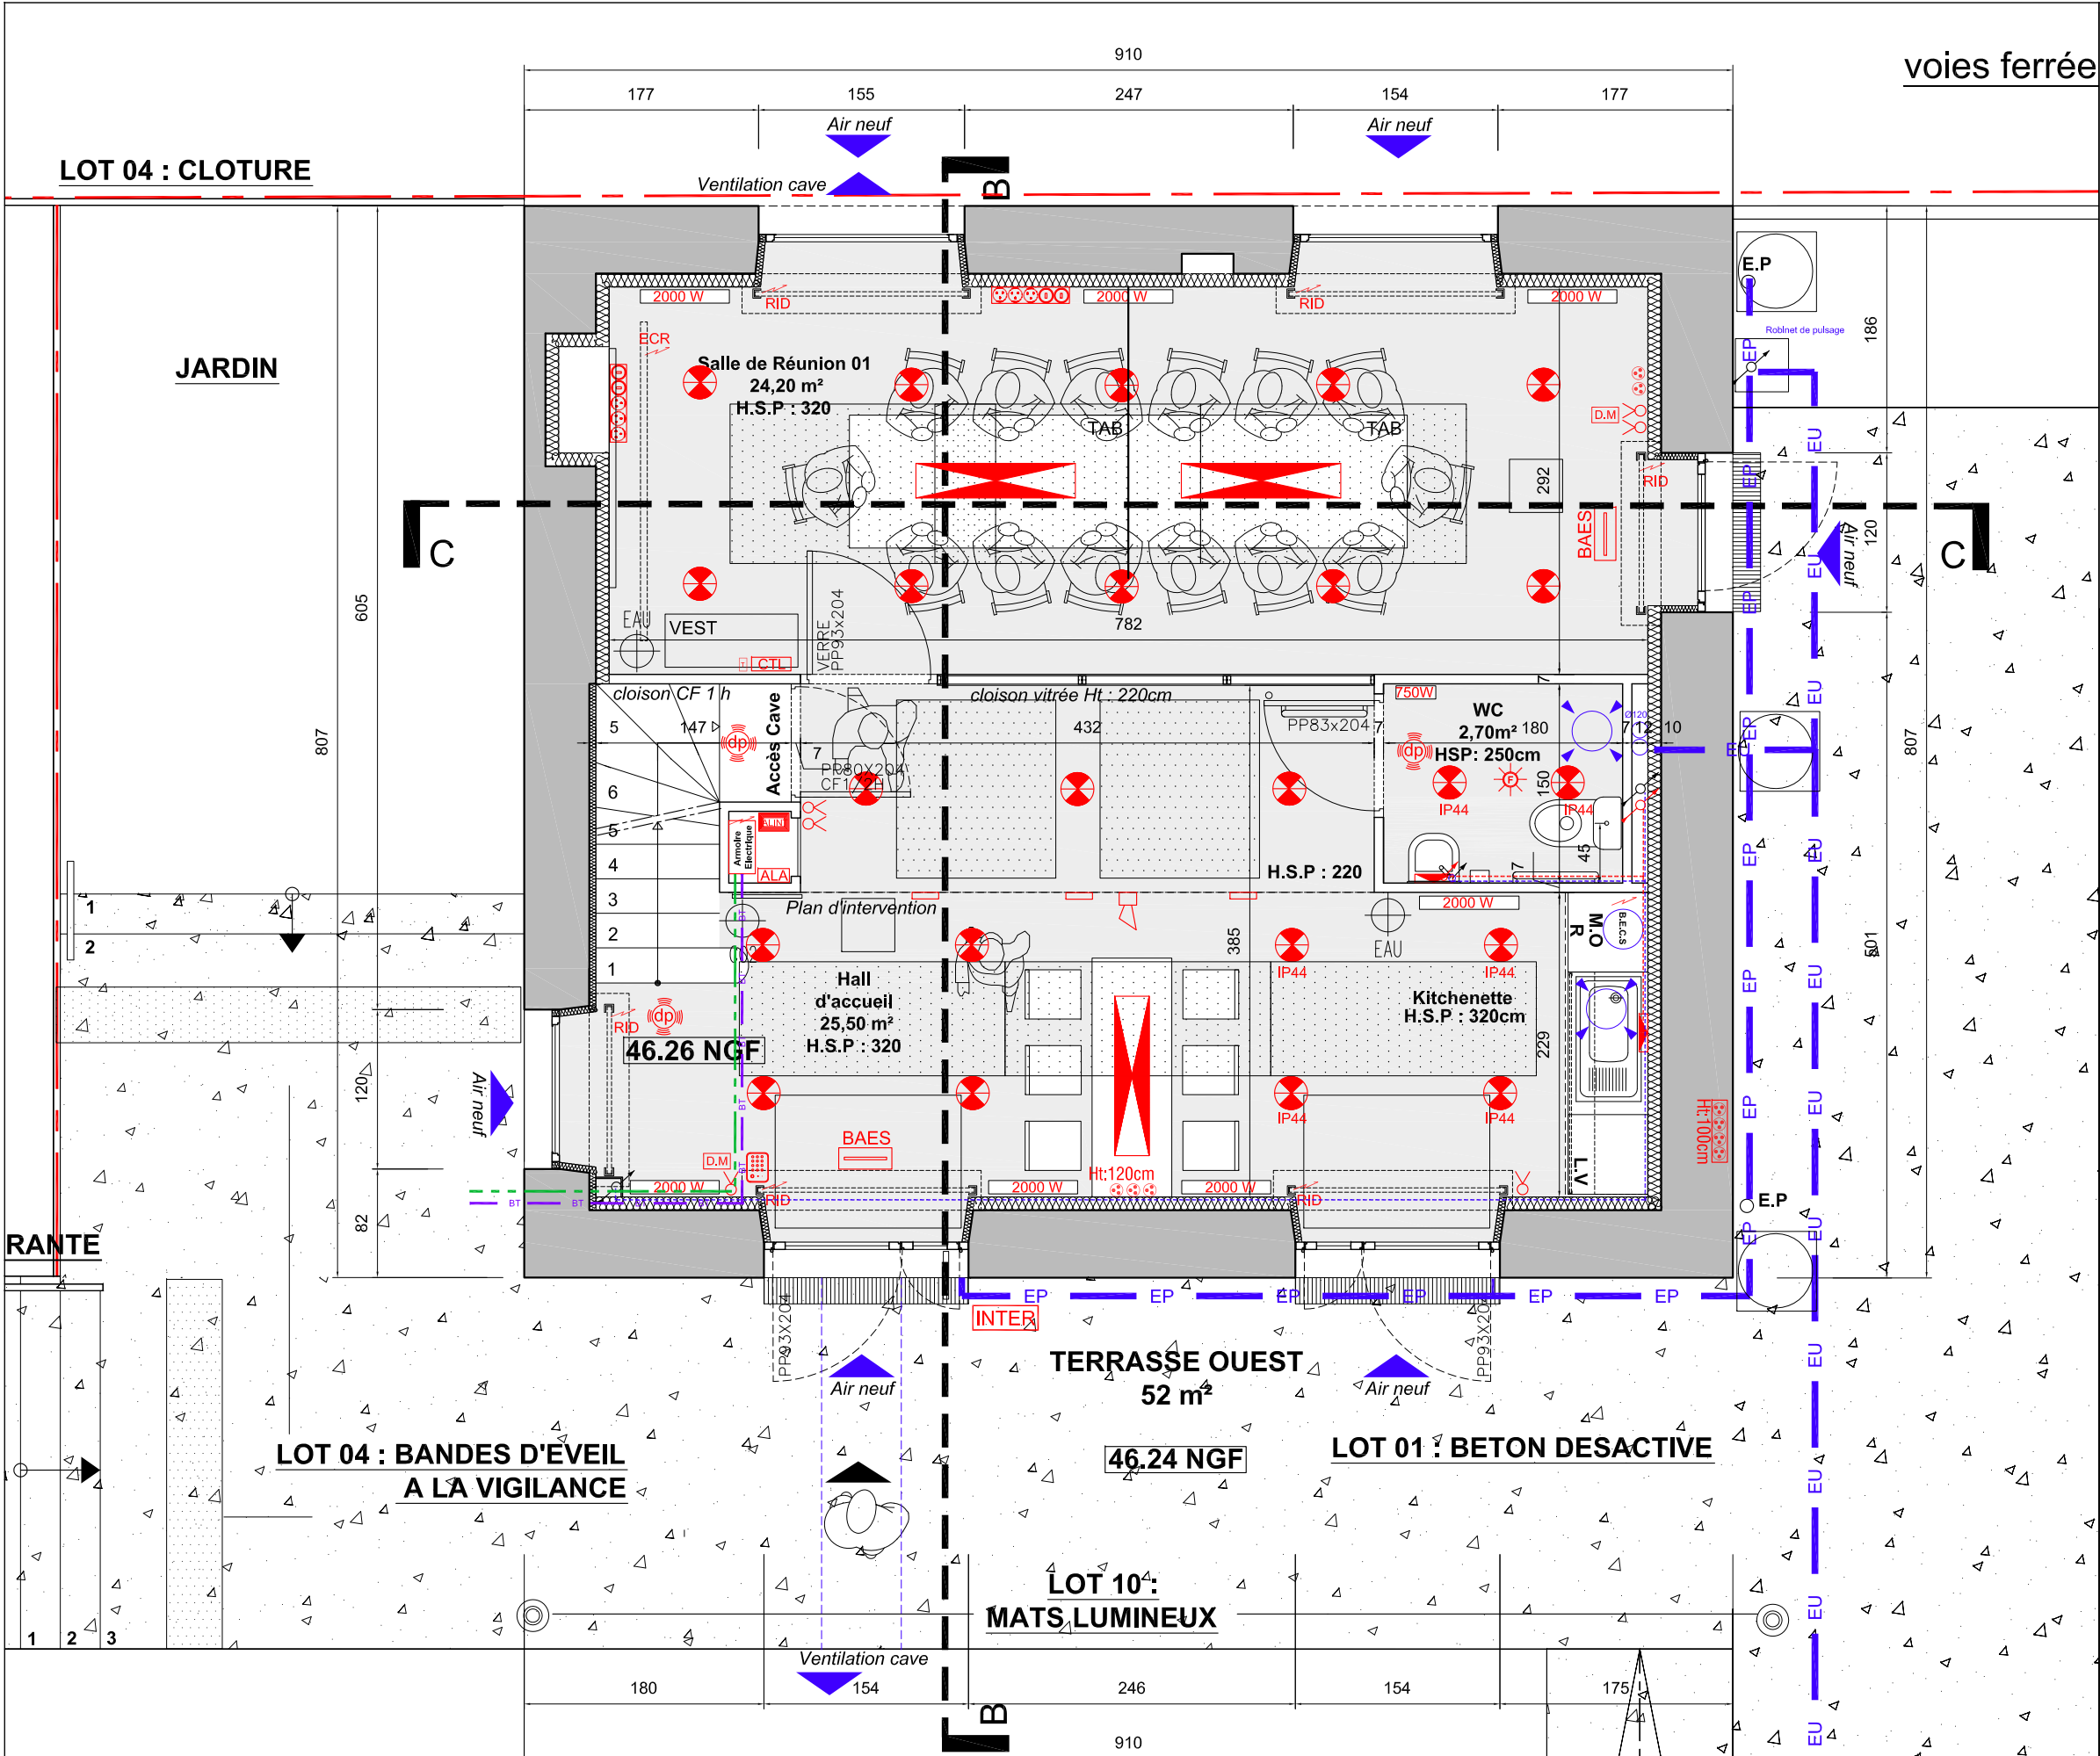


LEGENDE ELECTRICITE

- Interrupteur simple allumage
- Interrupteur va et vient
- Interrupteur double
- Prise 16 A + terre
- Prise RJ45
- Attente électrique
- Applique murale
- Applique murale carrée
- Spot encastré
- Spot encastré IP44
- Plafonnier led
- Réglette
- Détecteur de Présence
- Flash lumineux
- Bloc Autonome d'Evacuation
- Déclencheur manuel
- Sirène incendie
- Alarme incendie
- Vidéophone
- Ecran de contrôle
- Alarme anti intrusion
- Clavier anti intrusion
- Thermostat d'ambiance
- Mâts lumineux
- Eclairage de façade



LEGENDE PLOMBERIE

- Bouche d'extraction
- Colonne EFS
- Grilles d'entrée d'air châssis
- Eau chaude sanitaire
- Eau froide sanitaire

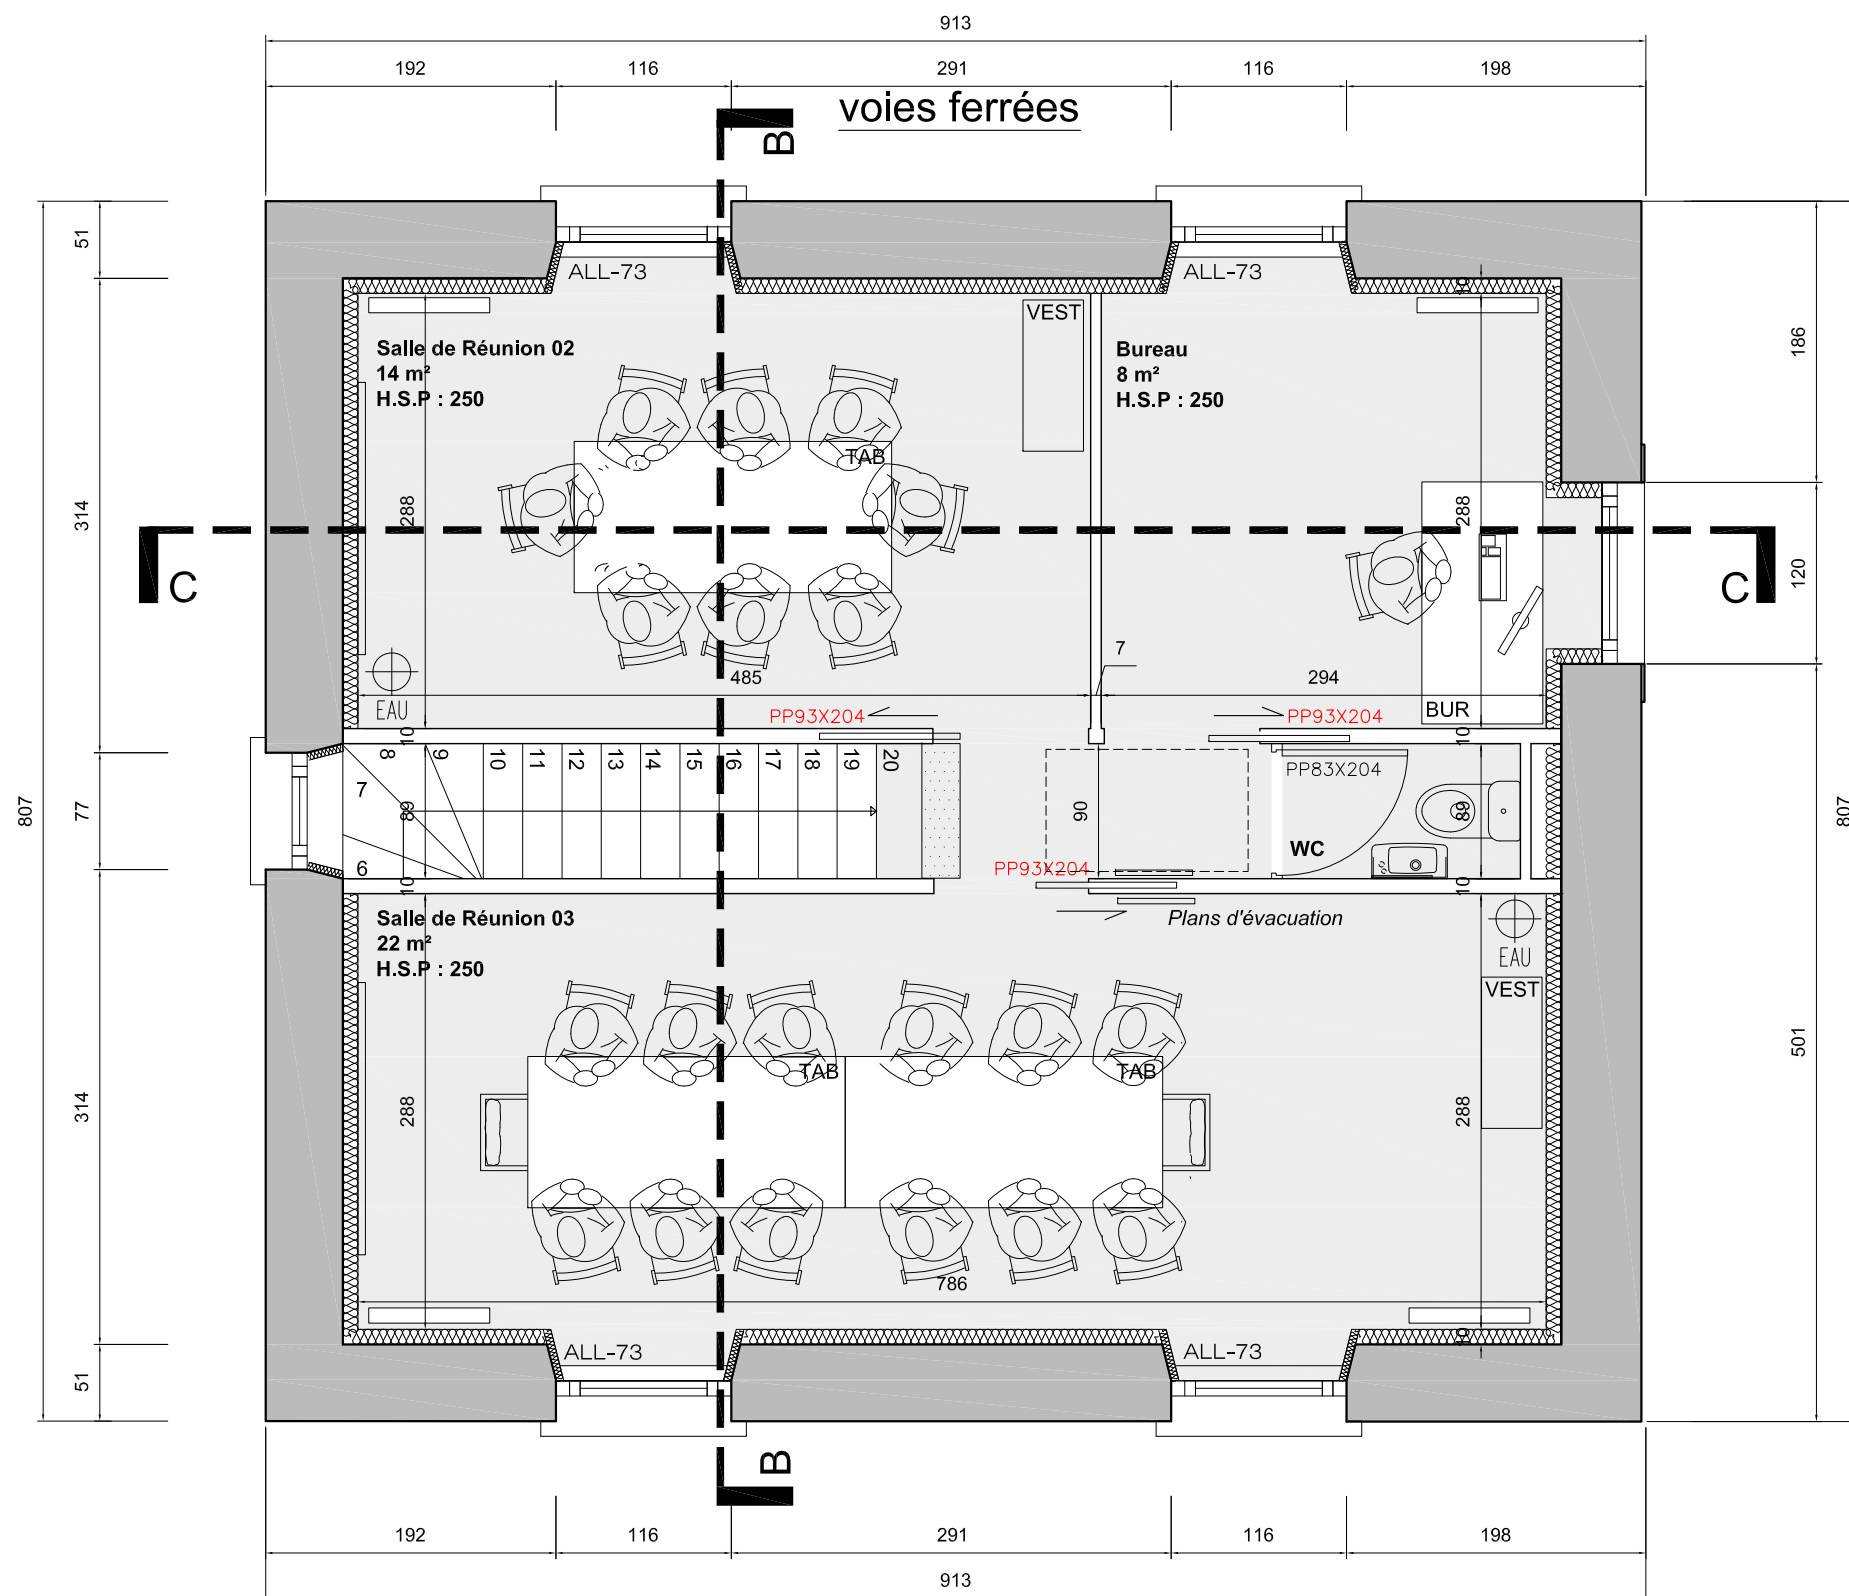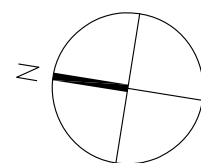

PLAN DE L'ETAGE
S PI.= 50,40m²

PROJET	MAITRE D'OUVRAGE :	MAITRE D'OEUVRE :	DOCUMENT	PLAN DE L'ETAGE	PHASE	EMETTEUR	ECHELLE	DATE D'EMISSION	DATE DE MODIFICATION	N DOCUMENT	IND
					DCE	A C	1/50	17/04/2015	—	08-1	—

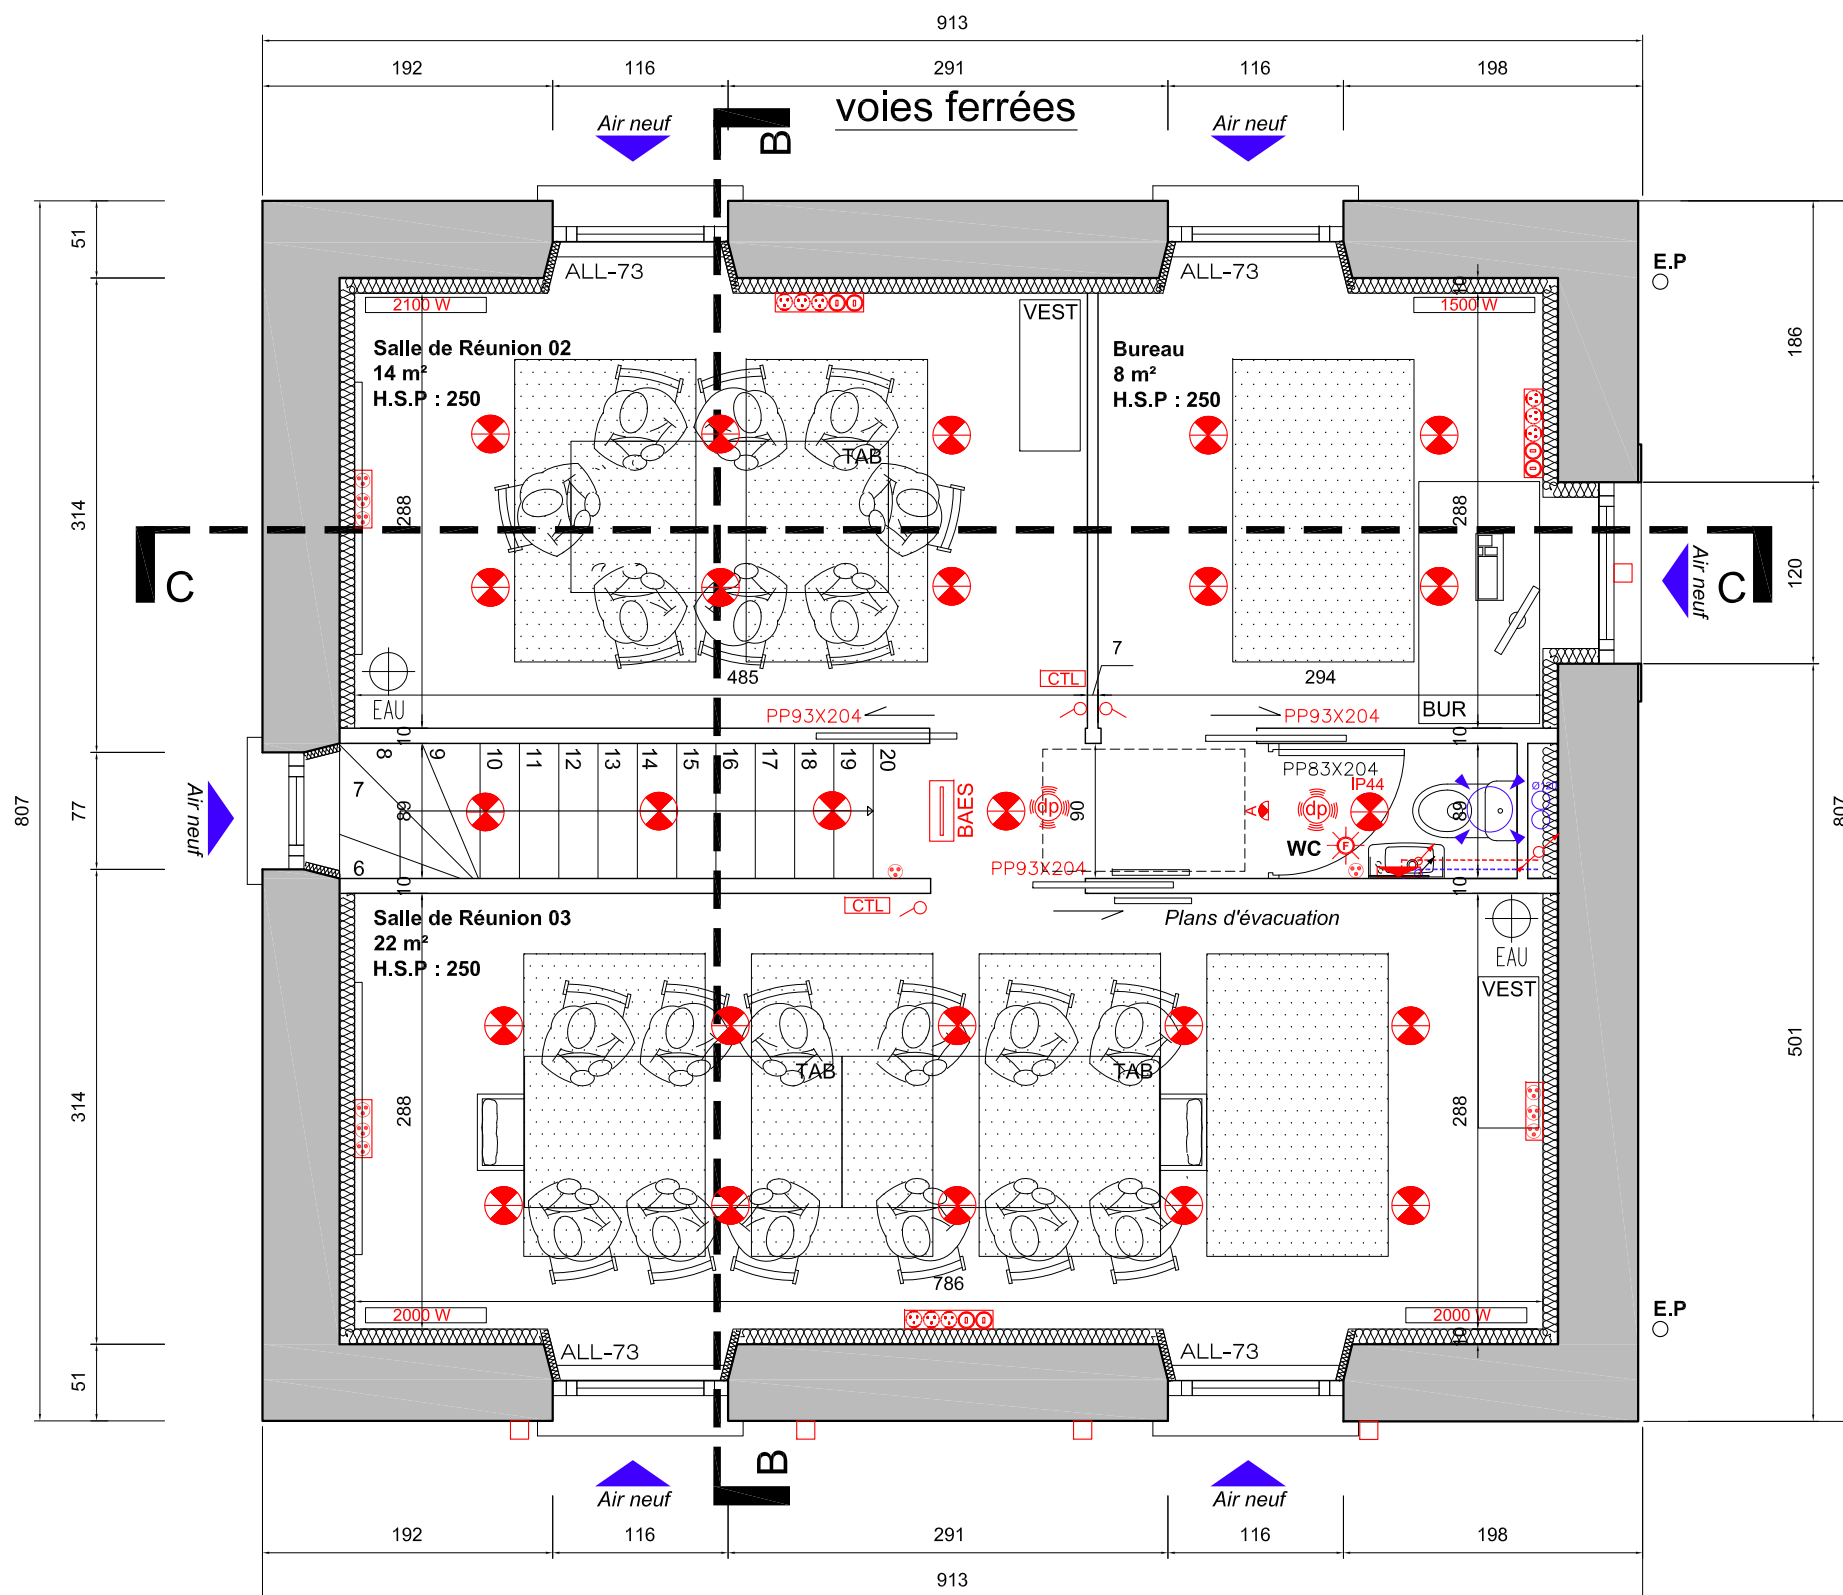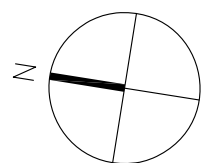

PLAN DE L'ETAGE
S PI.= 50,40m²

LEGENDE ELECTRICITE

- Interrupteur simple allumage
- Interrupteur va et vient
- Interrupteur double
- Prise 16 A + terre
- Prise RJ45
- Attente électrique
- Applique murale
- Applique murale carrée
- Spot encastré
- Spot encastré IP44
- Plafonnier led
- Réglette
- Détecteur de Présence
- Flash lumineux
- Bloc Autonome d'Evacuation
- Déclencheur manuel
- Sirène incendie
- Alarme incendie
- Vidéophone
- Ecran de contrôle
- Alarme anti intrusion
- Clavier anti intrusion
- Thermostat d'ambiance
- Mâts lumineux
- Eclairage de façade

LEGENDE PLOMBERIE

- Bouche d'extraction
- Colonne EFS
- Grilles d'entrée d'air châssis
- Eau chaude sanitaire
- Eau froide sanitaire

PROJET

PROJET DE REHABILITATION DE L'ANCIENNE GARE
91 100 VILLABÉ

MAITRE D'OUVRAGE :

MAIRIE DE VILLABÉ
34bis, avenue du 8 mai 1945
91100 VILLABÉ

MAITRE D'OEUVRE : Anna COUROUAU
Architecte DPLG
188, rue de Paris 93260 LES LILAS
Mob : 06 75 99 03 78
E.mail : a.courouau@free.fr

DOCUMENT

PLAN DE L'ETAGE
ELECTRICITE / PLOMBERIE / VENTILATION

PHASE

DCE

EMETTEUR

A C

ECHELLE

1/50

DATE D'EMISSION

17/04/2015

DATE DE MODIFICATION



—

N° DOCUMENT

08-2

IND

—

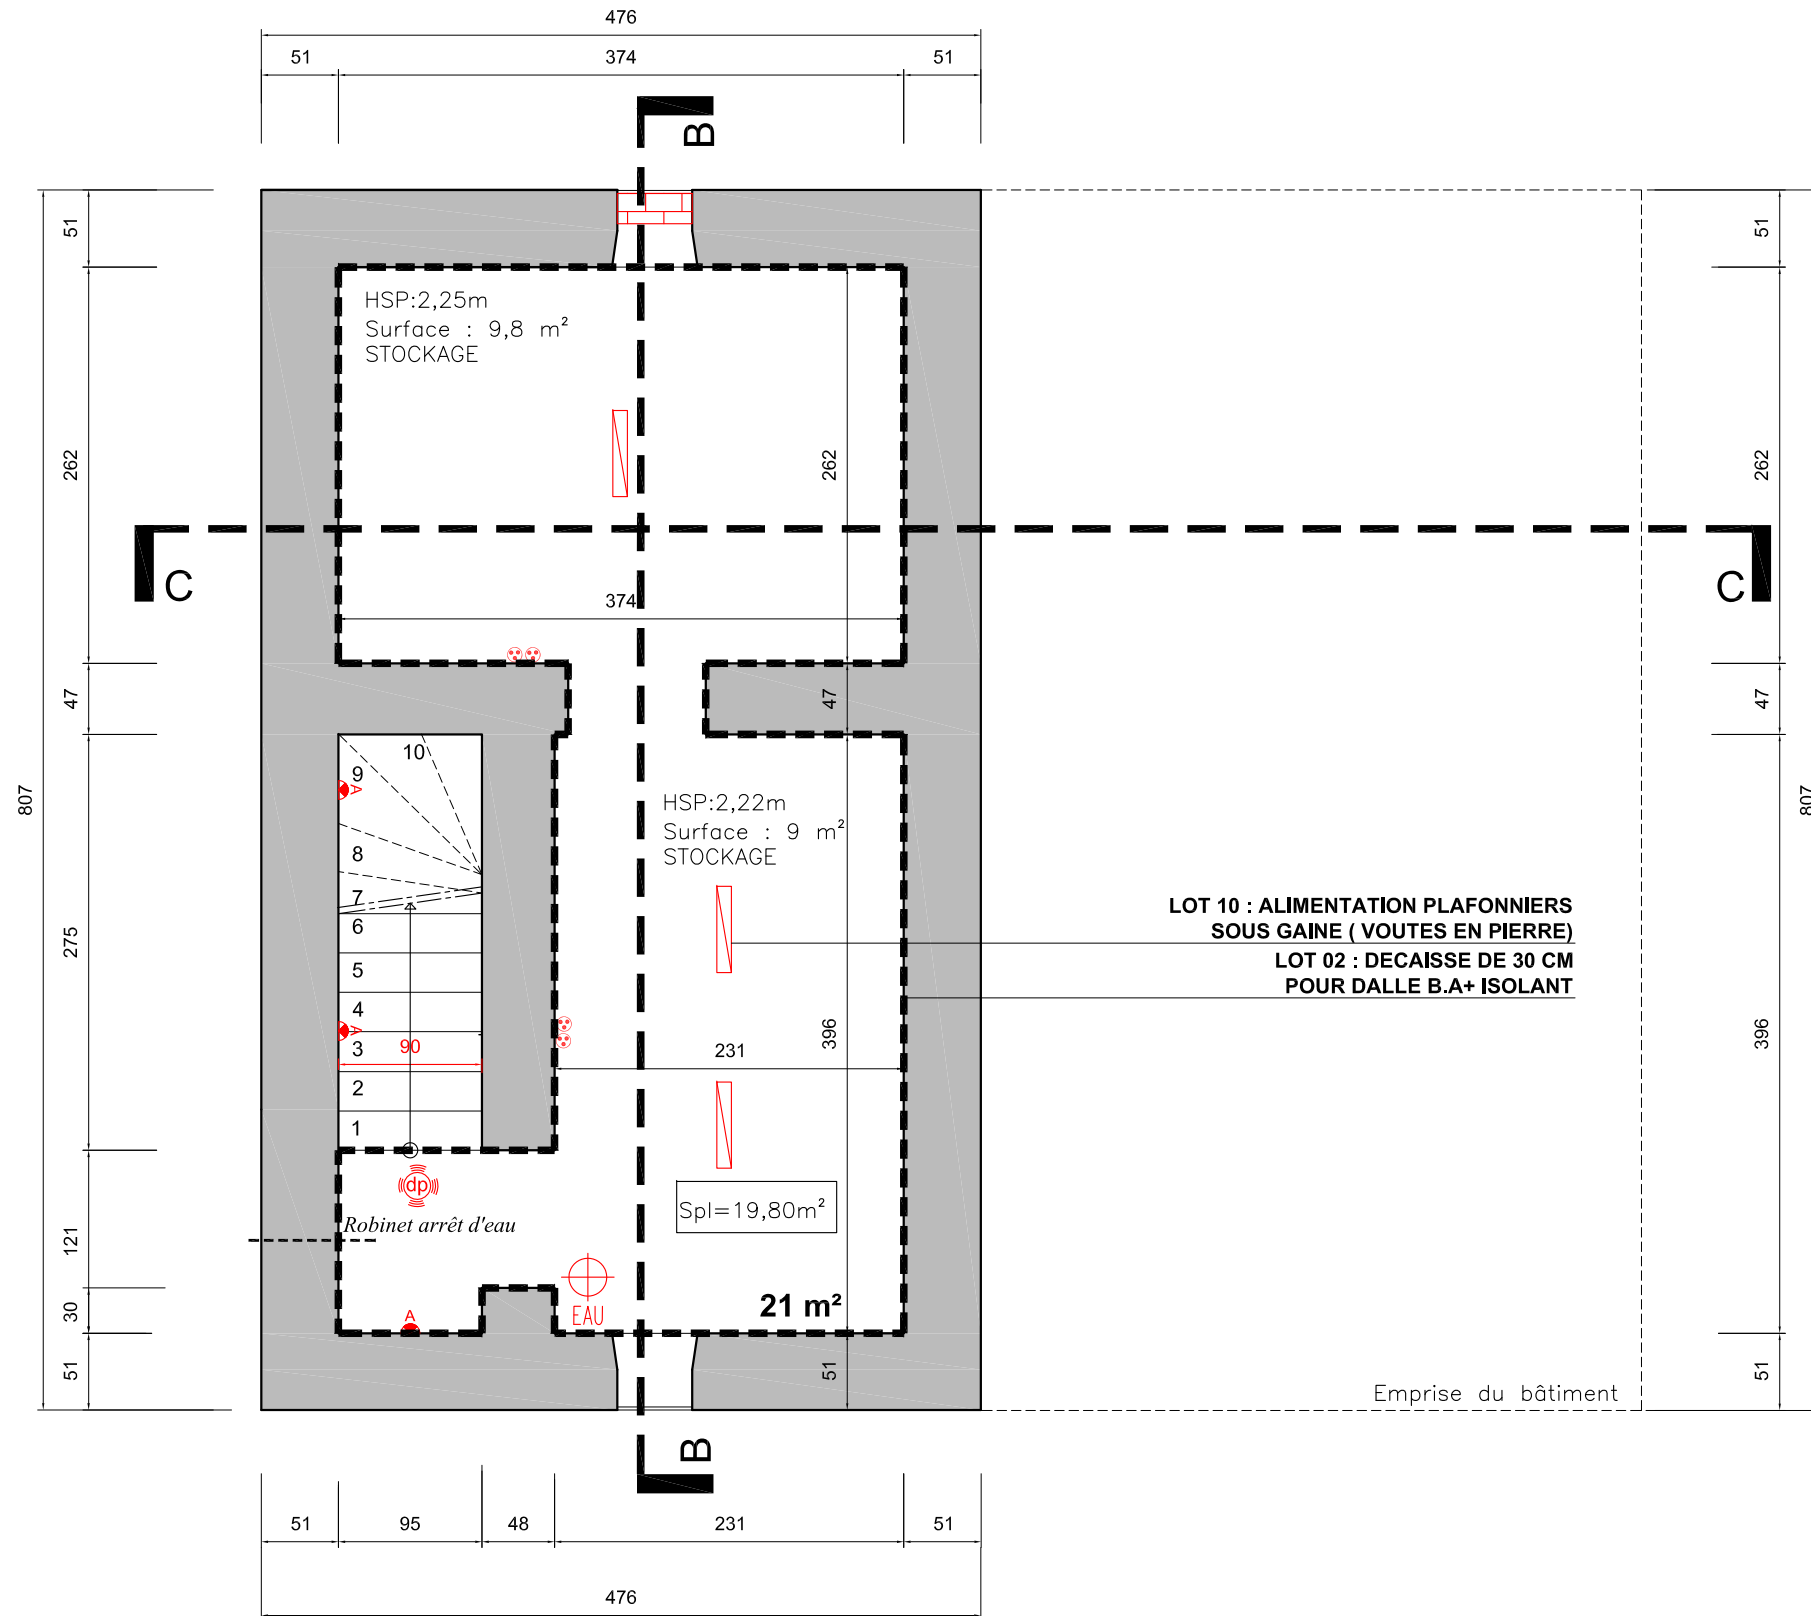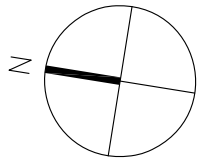


LEGENDE ELECTRICITE

- Interrupteur simple allumage
- Interrupteur va et vient
- Interrupteur double
- Prise 16 A + terre
- Prise RJ45
- Attente électrique
- Applique murale
- Applique murale carrée
- Spot encastré
- Spot encastré IP44
- Plafonnier led
- Réglette
- Détecteur de Présence
- Flash lumineux
- Bloc Autonome d'Evacuation
- Déclencheur manuel
- Sirène incendie
- Alarme incendie
- Vidéophone
- Ecran de contrôle
- Alarme anti intrusion
- Clavier anti intrusion
- Thermostat d'ambiance
- Mâts lumineux
- Eclairage de façade

LEGENDE PLOMBERIE

- Bouche d'extraction
- Colonne EFS
- Grilles d'entrée d'air châssis
- Eau chaude sanitaire
- Eau froide sanitaire

PROJET	MAITRE D'OUVRAGE :	MAITRE D'OEUVRE :	DOCUMENT	PHASE	EMETTEUR	ECHELLE	DATE D'EMISSION	DATE DE MODIFICATION	N DOCUMENT	IND
PROJET DE REHABILITATION DE L'ANCIENNE GARE 91 100 VILLABÉ	MAIRIE DE VILLABÉ 34bis,avenue du 8 mai 1945 91100 VILLABÉ	Anna COUROUAU Architecte DPLG 188,rue de Paris 93260 LES LILAS Mob : 06 75 99 03 78 E.mail :a.courouau@free.fr	PLAN DE SOUS-SOL PROJET	DCE	A C	1/50	17/04/2015	—	09	—


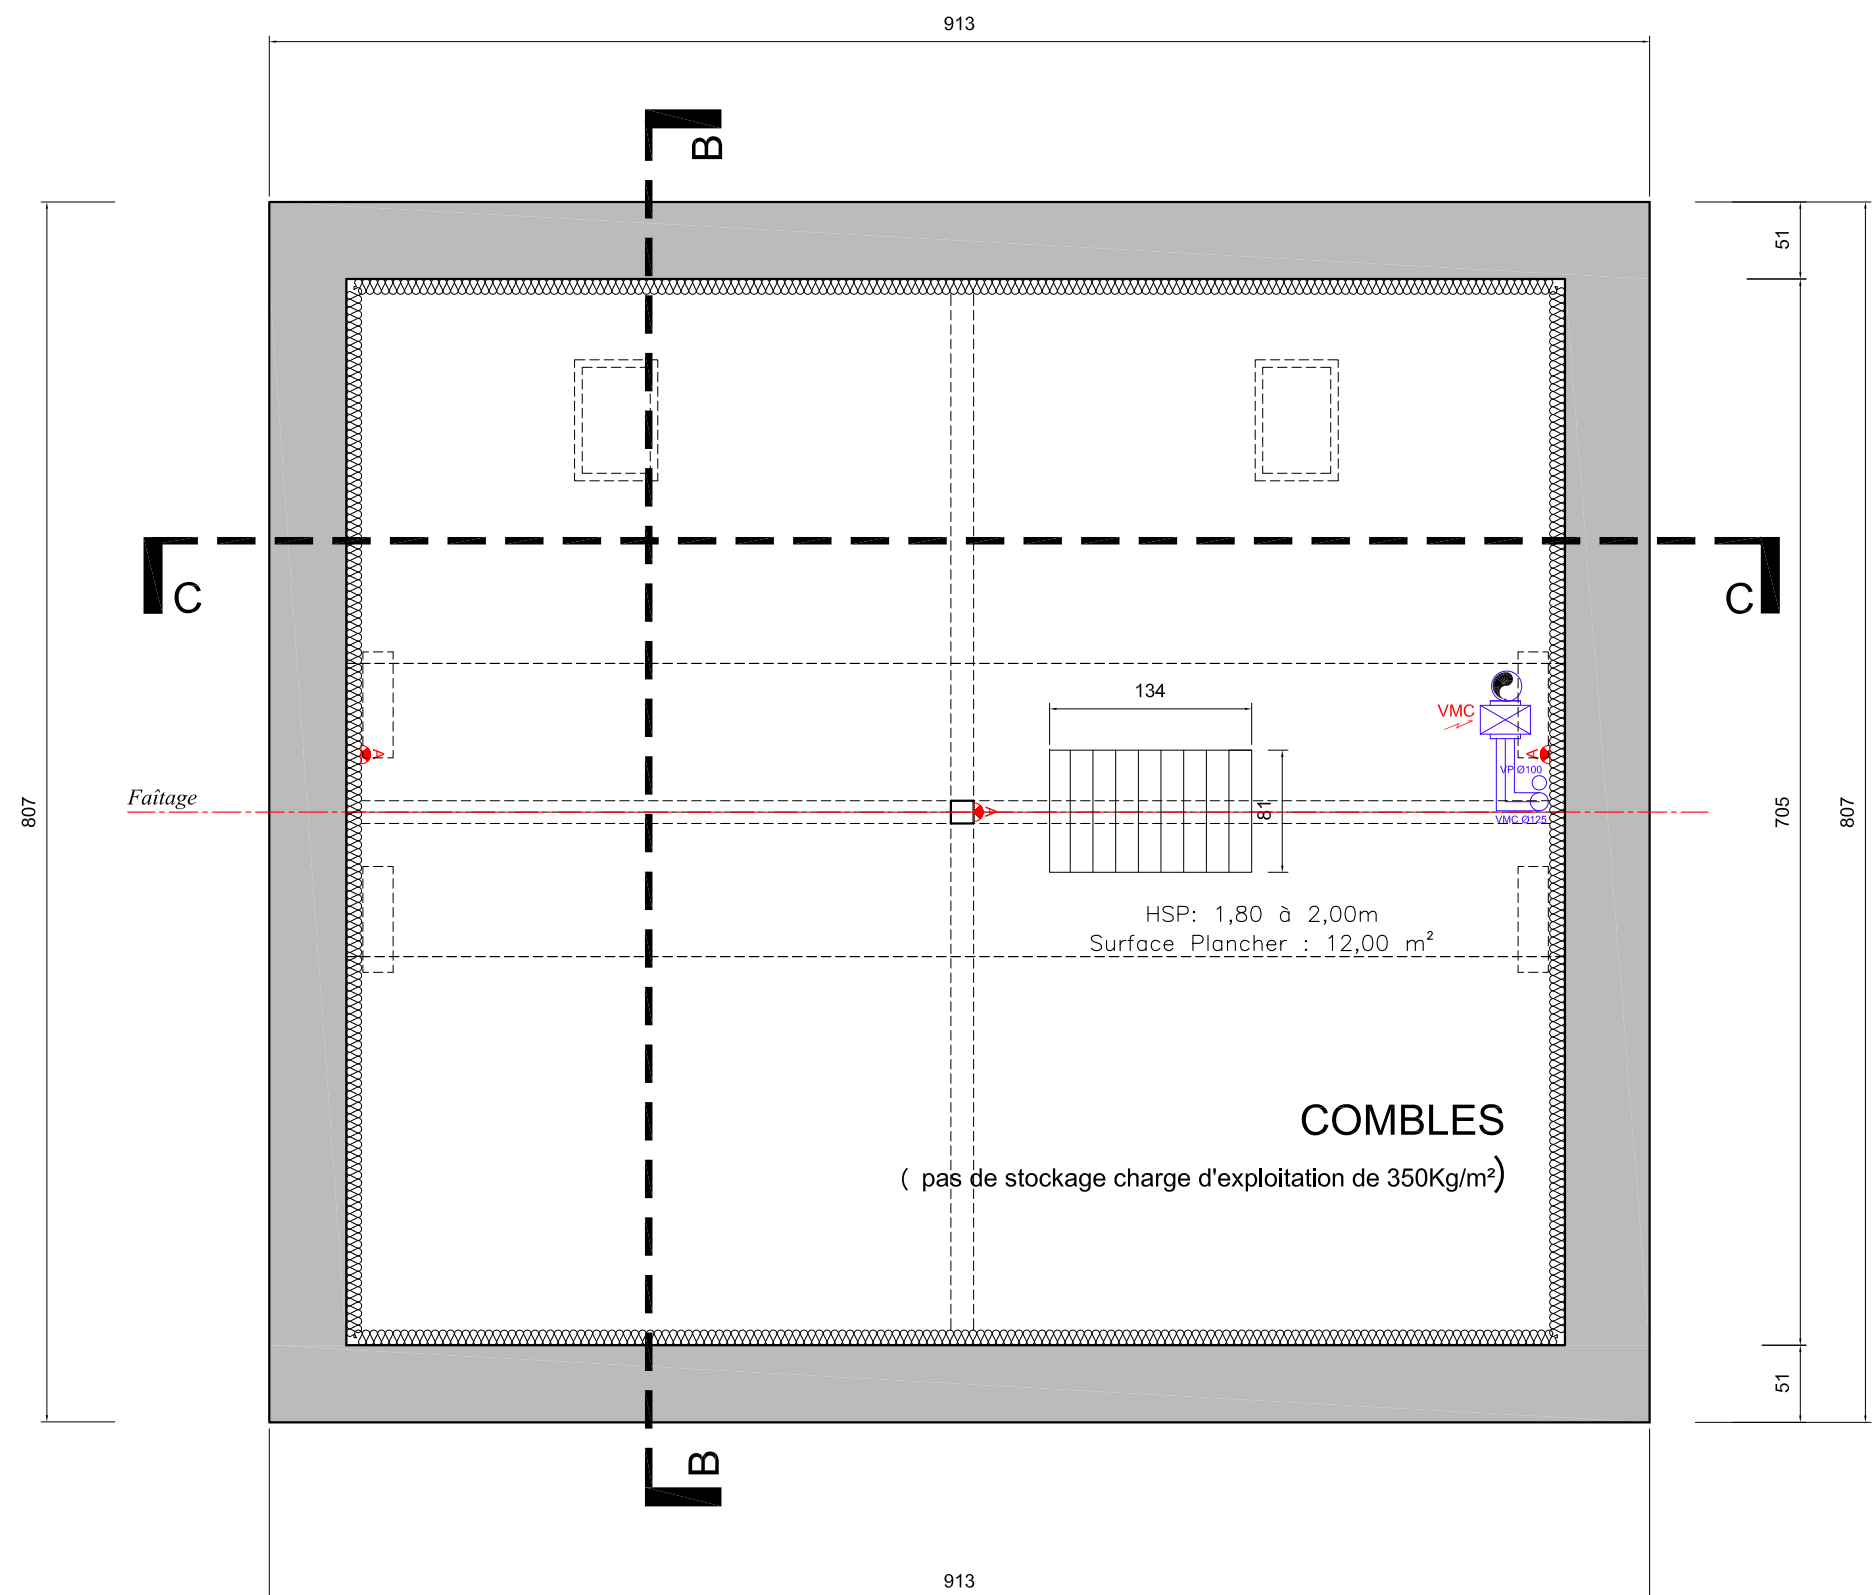


LEGENDE ELECTRICITE

-  Interrupteur simple allumage
-  Interrupteur va et vient
-  Interrupteur double
-  Prise 16 A + terre
-  Prise RJ45
-  Attente électrique
-  Applique murale
-  Applique murale carrée
-  Spot encastré
-  Spot encastré IP44
-  Plafonnier led
-  Réglette
-  Détecteur de Présence
-  Flash lumineux
-  Bloc Autonome d'Evacuation
-  Déclencheur manuel
-  Sirène incendie
-  Alarme incendie
-  Vidéophone
-  Ecran de contrôle
-  Alarme anti intrusion
-  Clavier anti intrusion
-  Thermostat d'ambiance
-  Mâts lumineux
-  Eclairage de façade


LEGENDE PLOMBERIE

-  Bouche d'extraction
-  Colonne EFS
-  Grilles d'entrée d'air châssis
-  Eau chaude sanitaire
-  Eau froide sanitaire

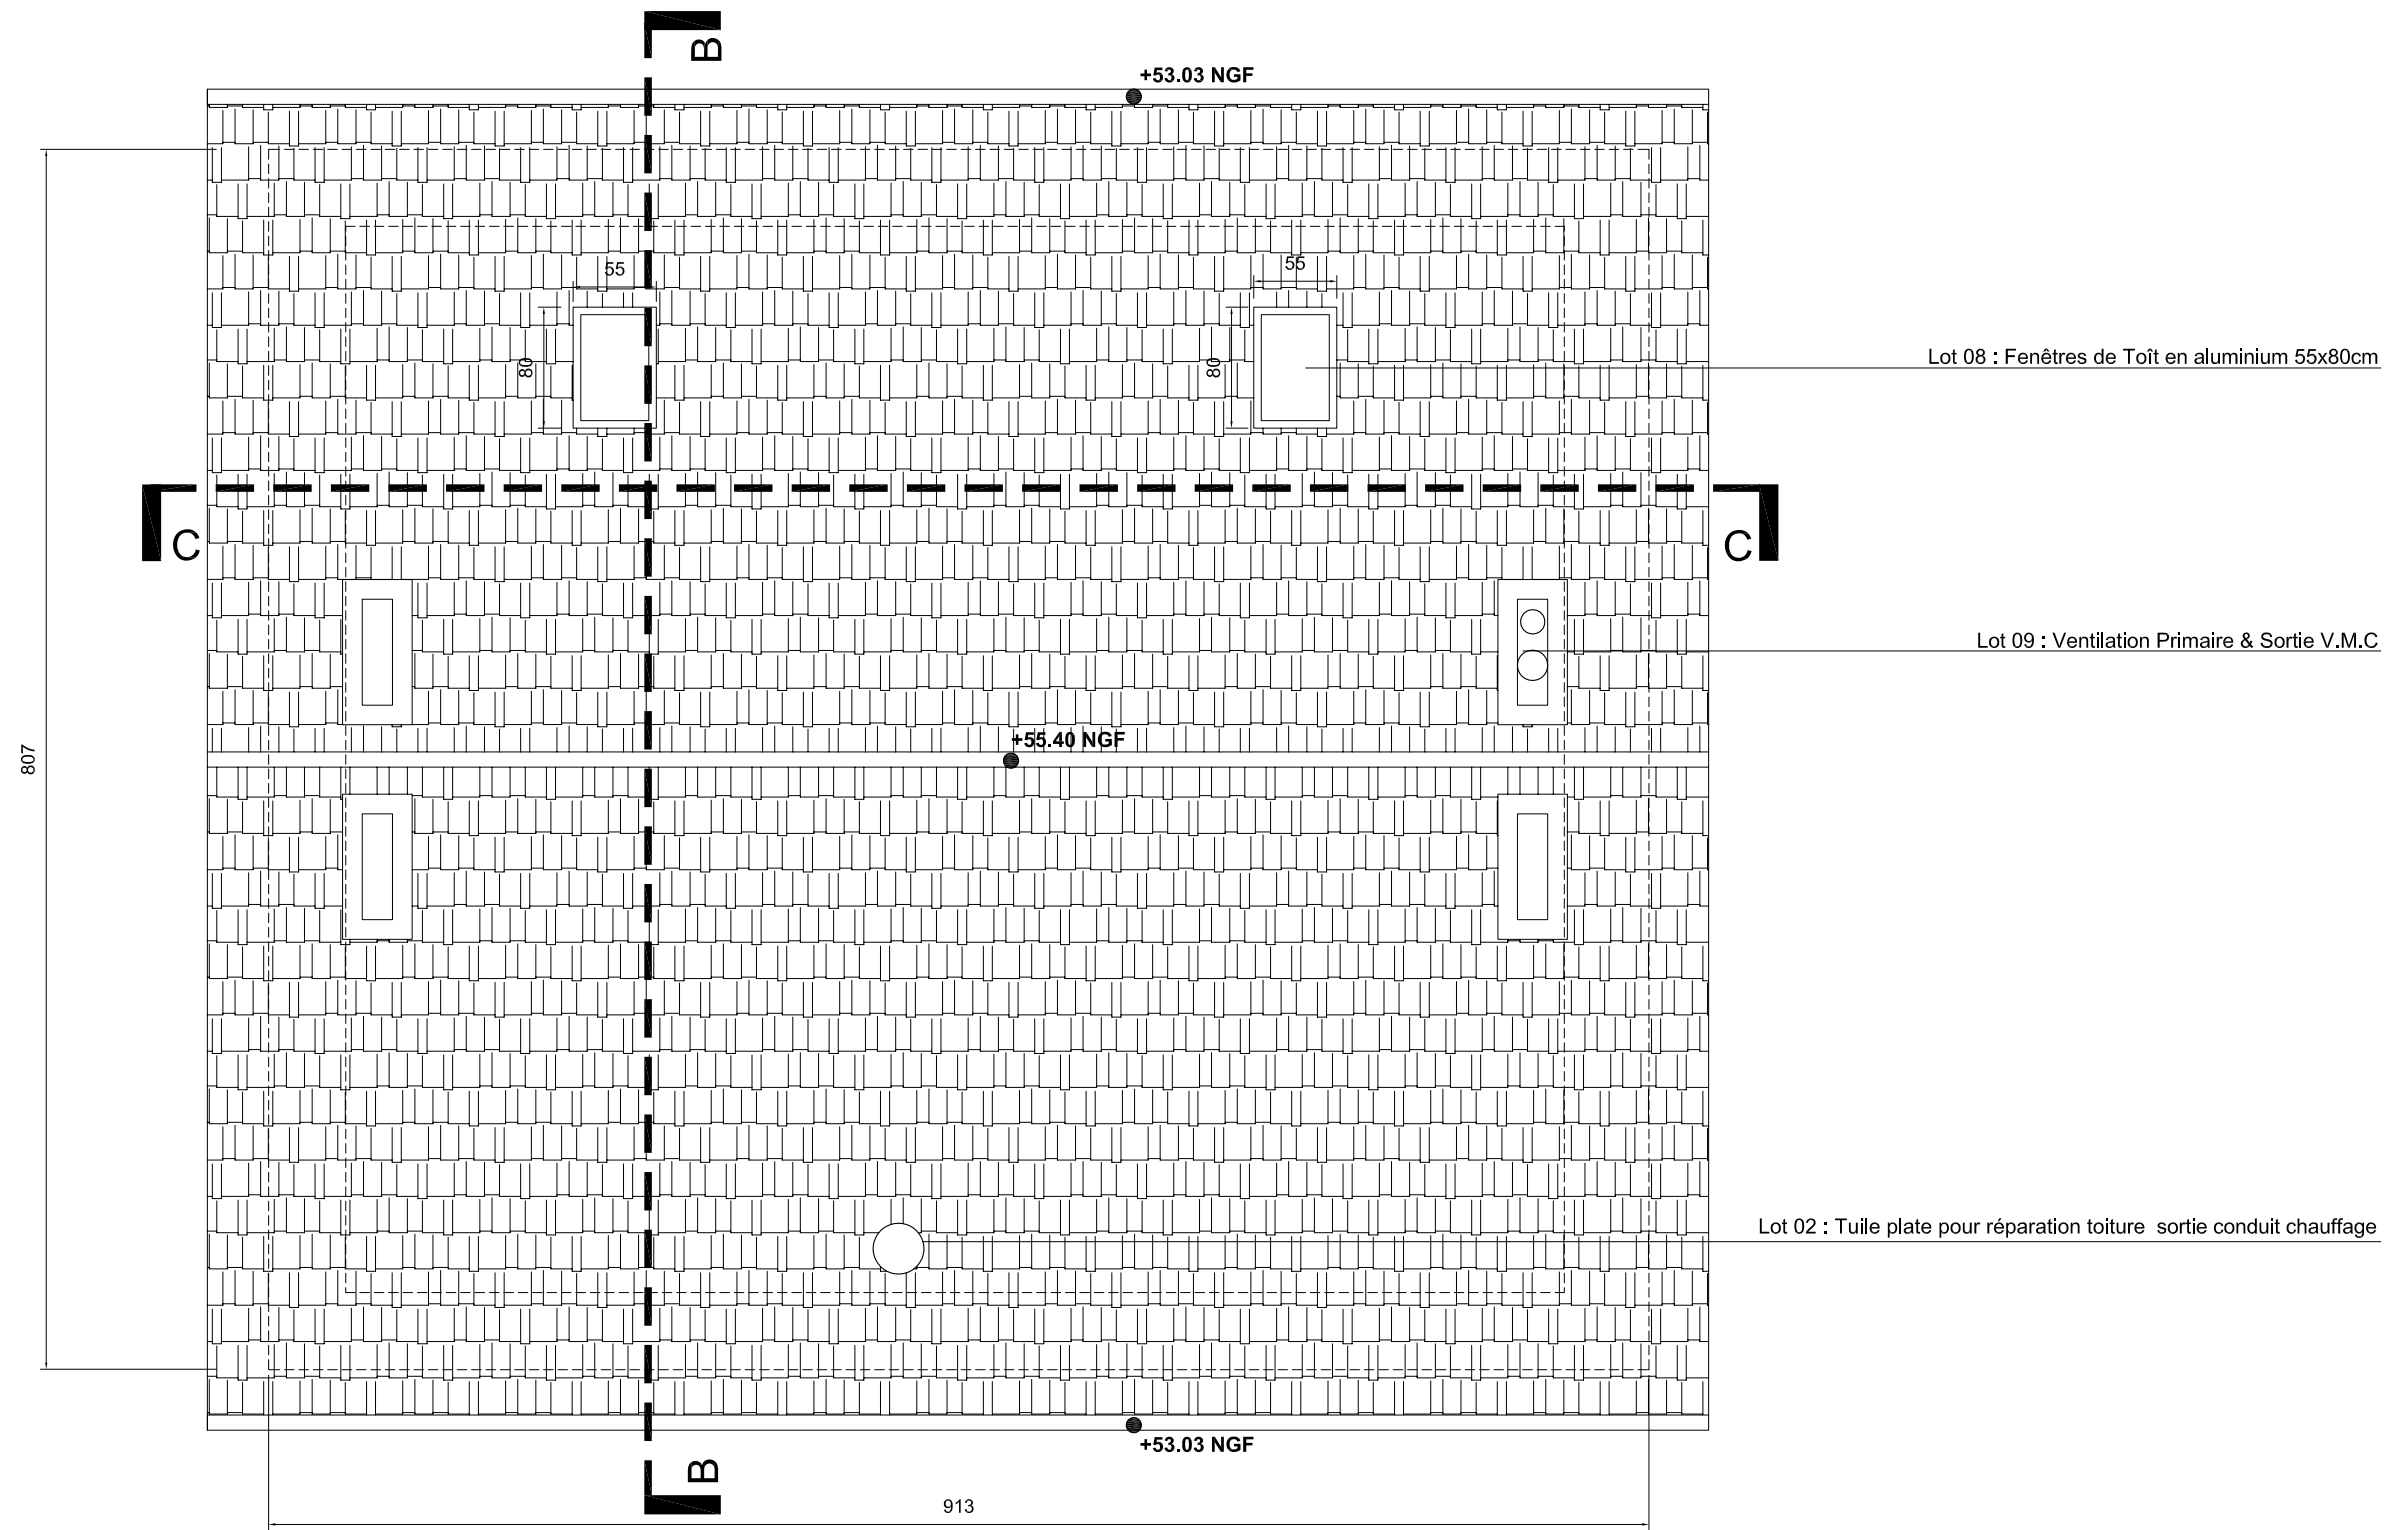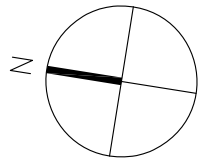


PLAN DE TOITURE Ech:1/50ème

PROJET	MAITRE D'OUVRAGE :	MAITRE D'OEUVRE :	DOCUMENT	PHASE	EMETTEUR	ECHELLE	DATE D'EMISSION	DATE DE MODIFICATION	N DOCUMENT	IND
PROJET DE REHABILITATION DE L'ANCIENNE GARE 91 100 VILLABÉ	MAIRIE DE VILLABÉ 34bis,avenue du 8 mai 1945 91100 VILLABÉ	Anna COUROUAU Architecte DPLG 188,rue de Paris 93260 LES LILAS Mob : 06 75 99 03 78 E.mail :a.courouau@free.fr	PLAN DE TOITURE	DCE	A C	1/50	17/04/2015	—	11	—

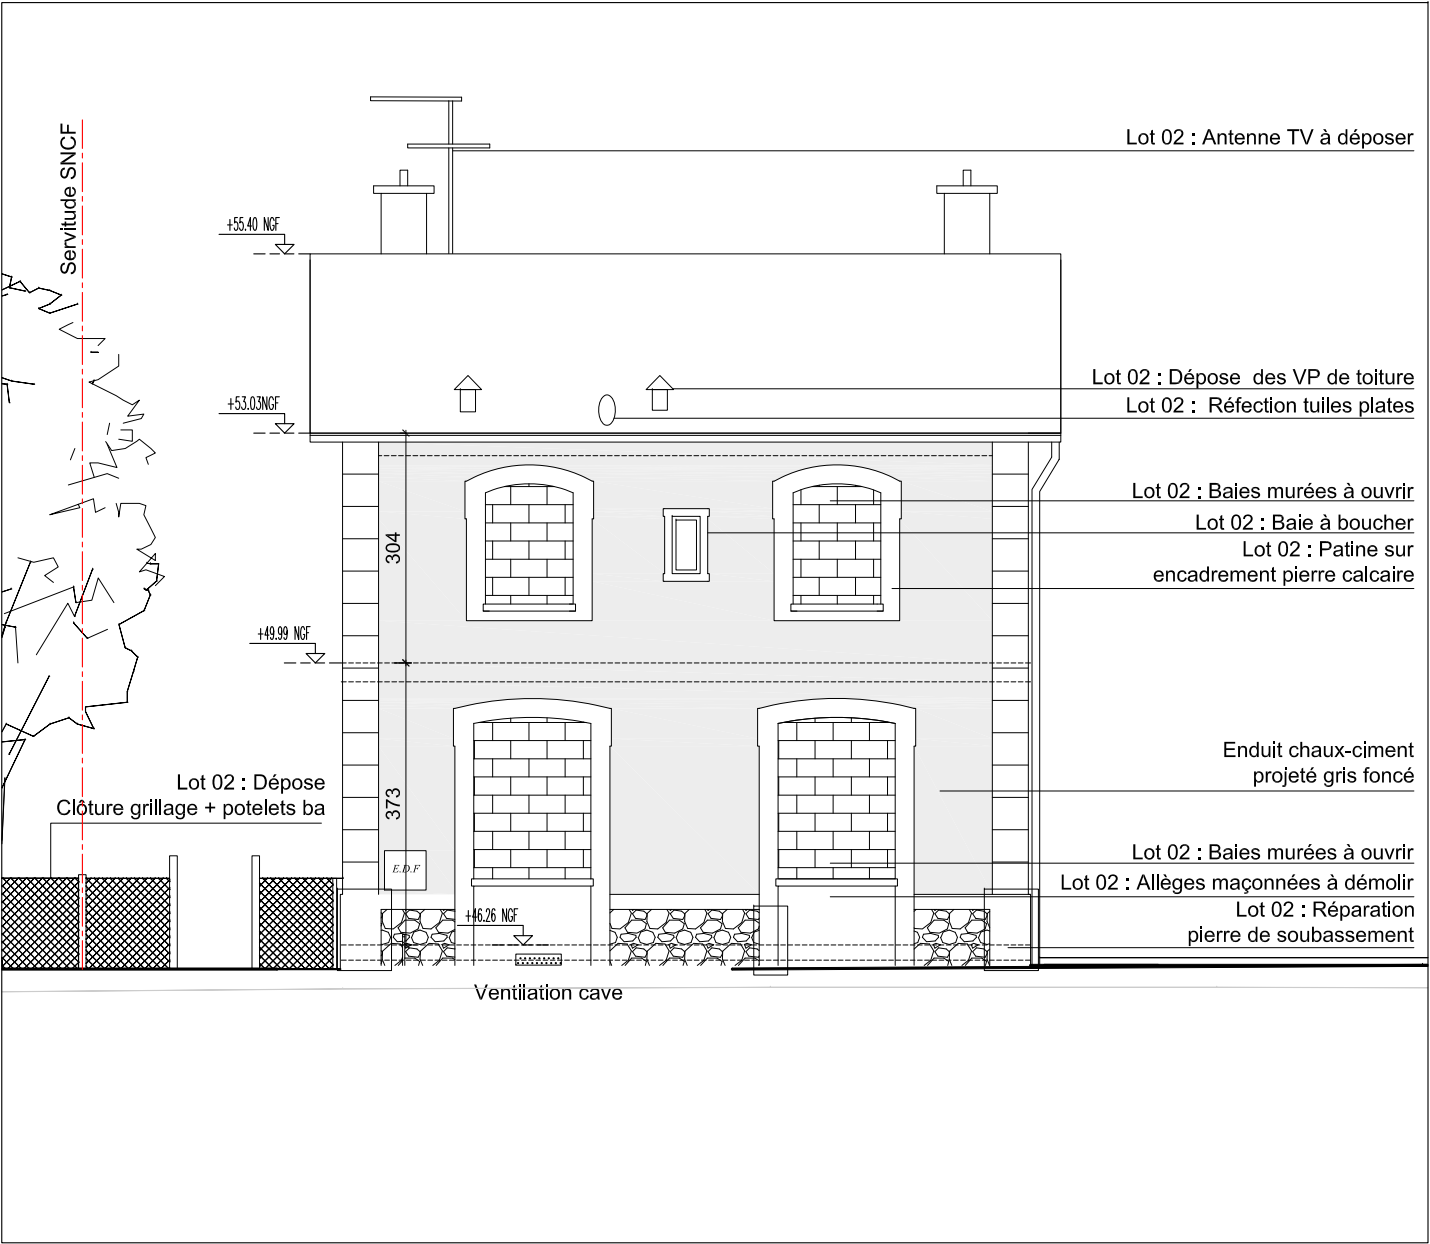


FACADE OUEST EXISTANT Ech:1/100ème

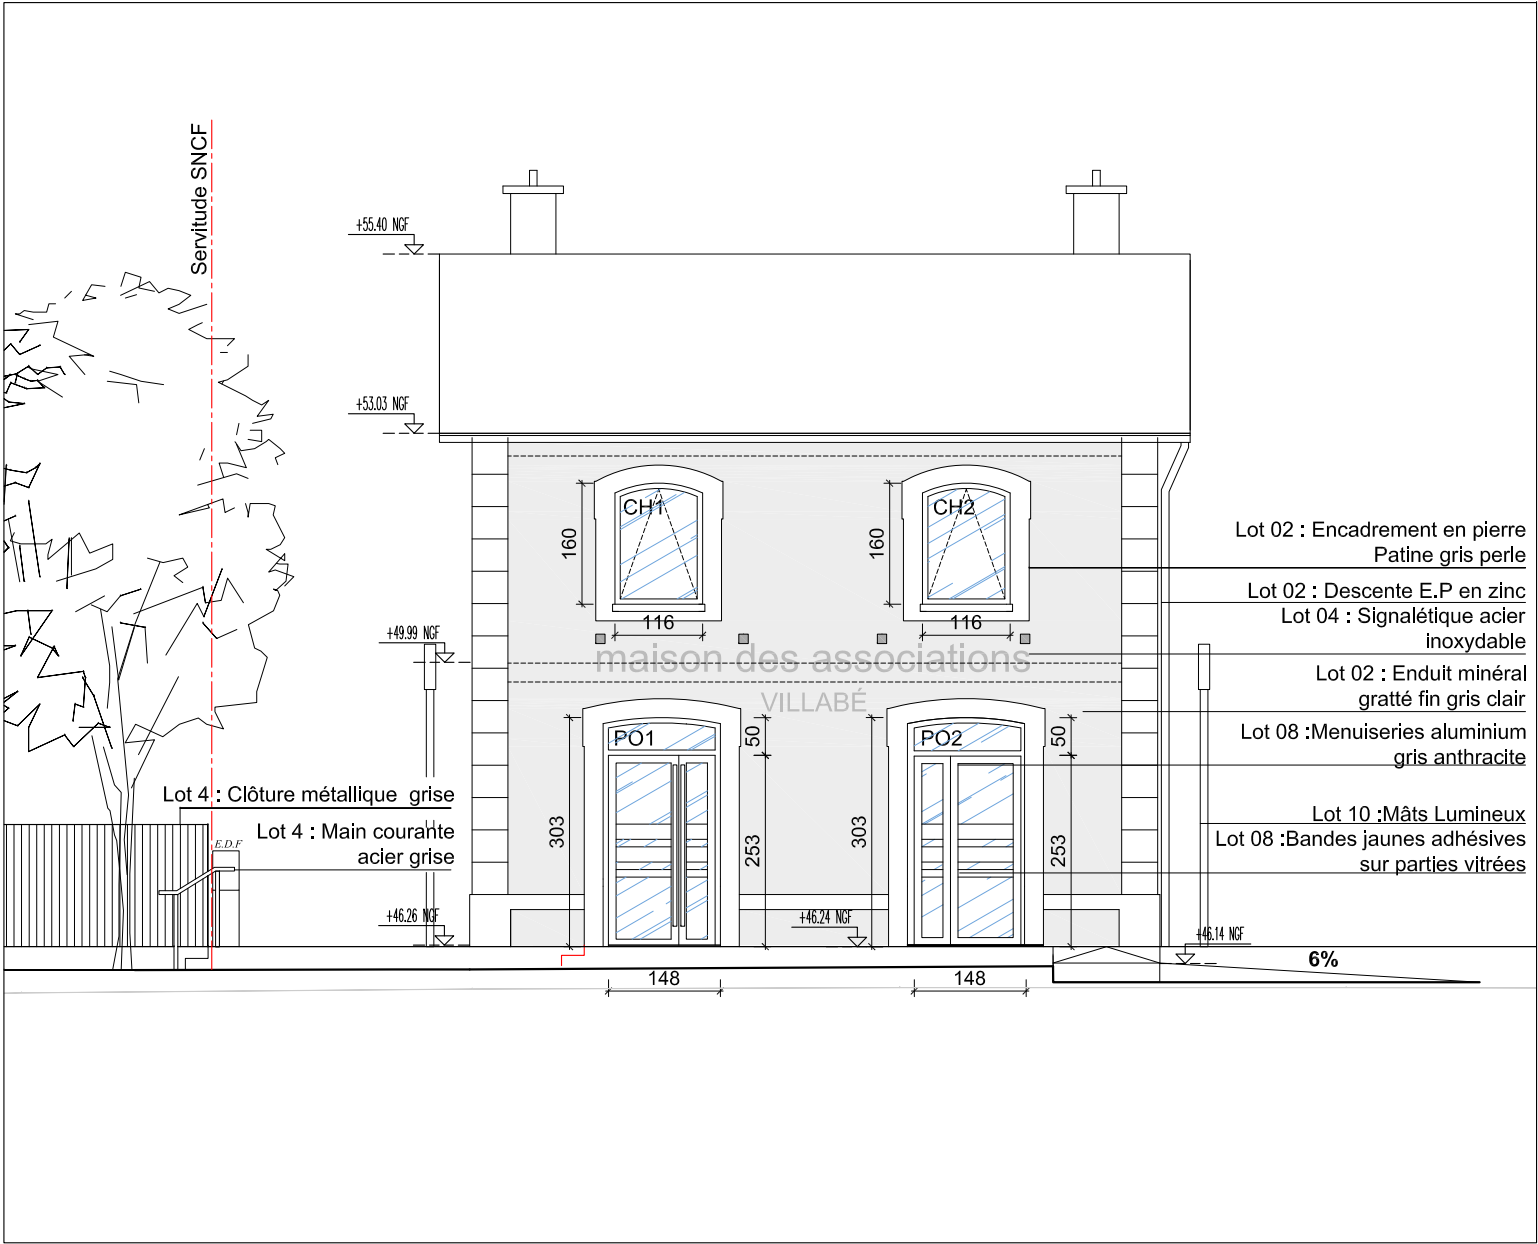


FACADE OUEST PROJET Ech:1/100ème

PROJET	MAITRE D'OUVRAGE :	MAITRE D'OEUVRE :	DOCUMENT	PHASE	EMETTEUR	ECHELLE	DATE D'EMISSION	DATE DE MODIFICATION	N DOCUMENT	IND
PROJET DE REHABILITATION DE L'ANCIENNE GARE 91 100 VILLABÉ	MAIRIE DE VILLABÉ 34bis,avenue du 8 mai 1945 91100 VILLABÉ	Anna COUROUAU Architecte DPLG 188,rue de Paris 93260 LES LILAS Mob : 06 75 99 03 78 E.mail :a.courouau@free.fr	FACADE OUEST	DCE	A C	1/100	17/04/2015	—	12	—

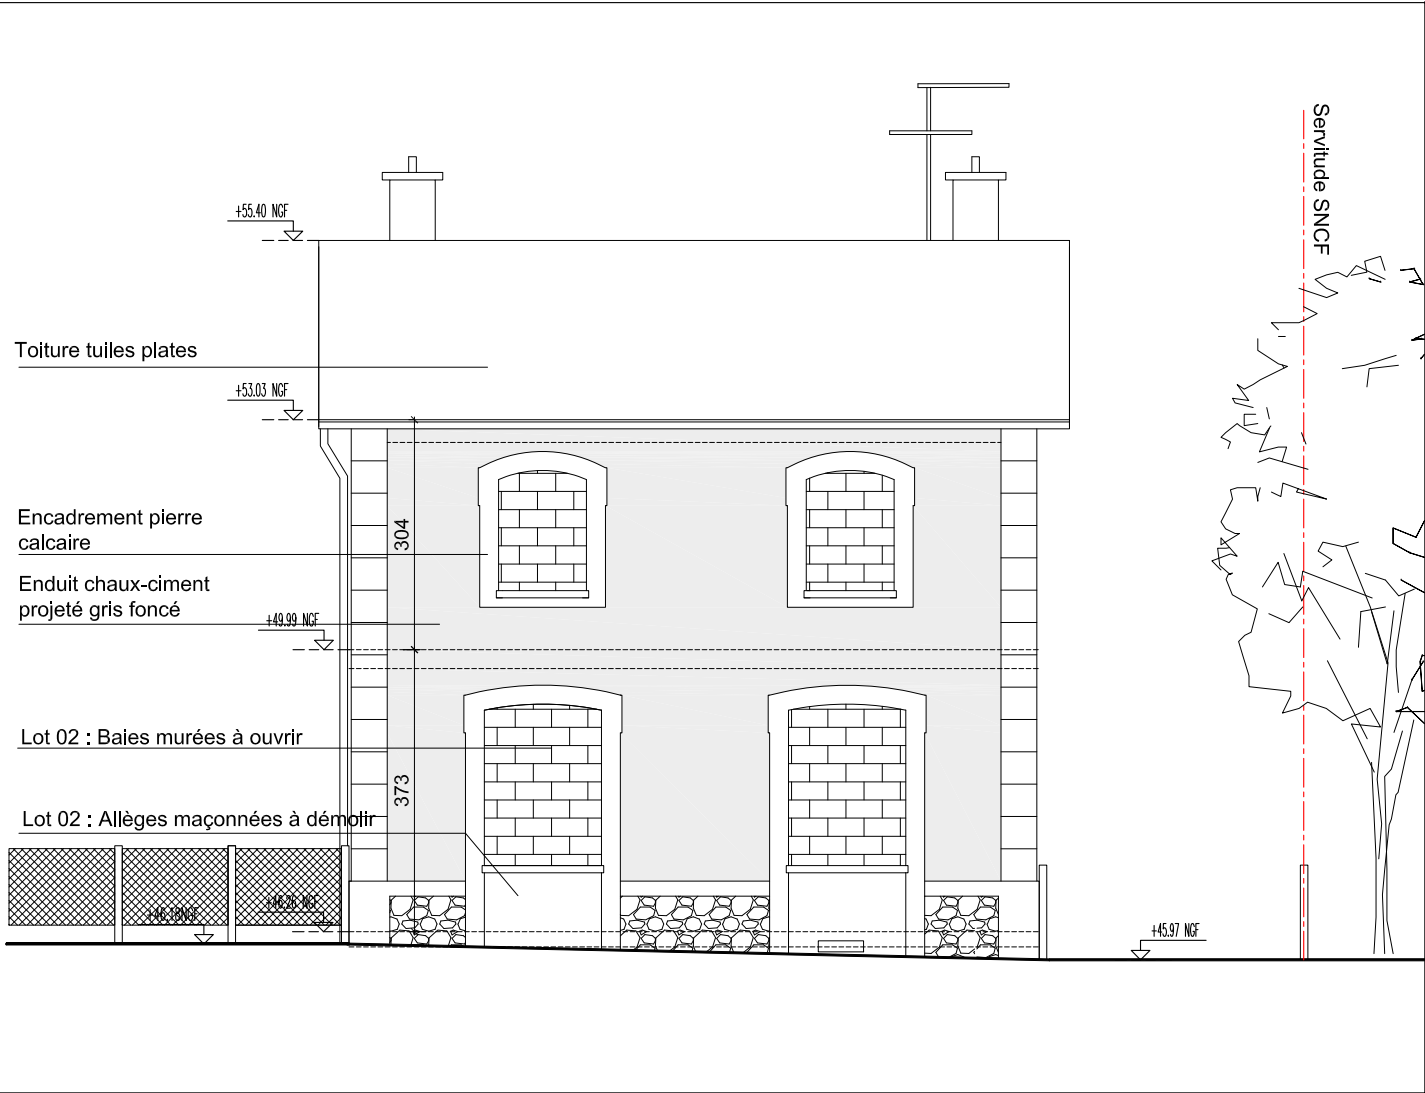


FACADE EST EXISTANT (côté voie ferrée) Ech:1/100ème

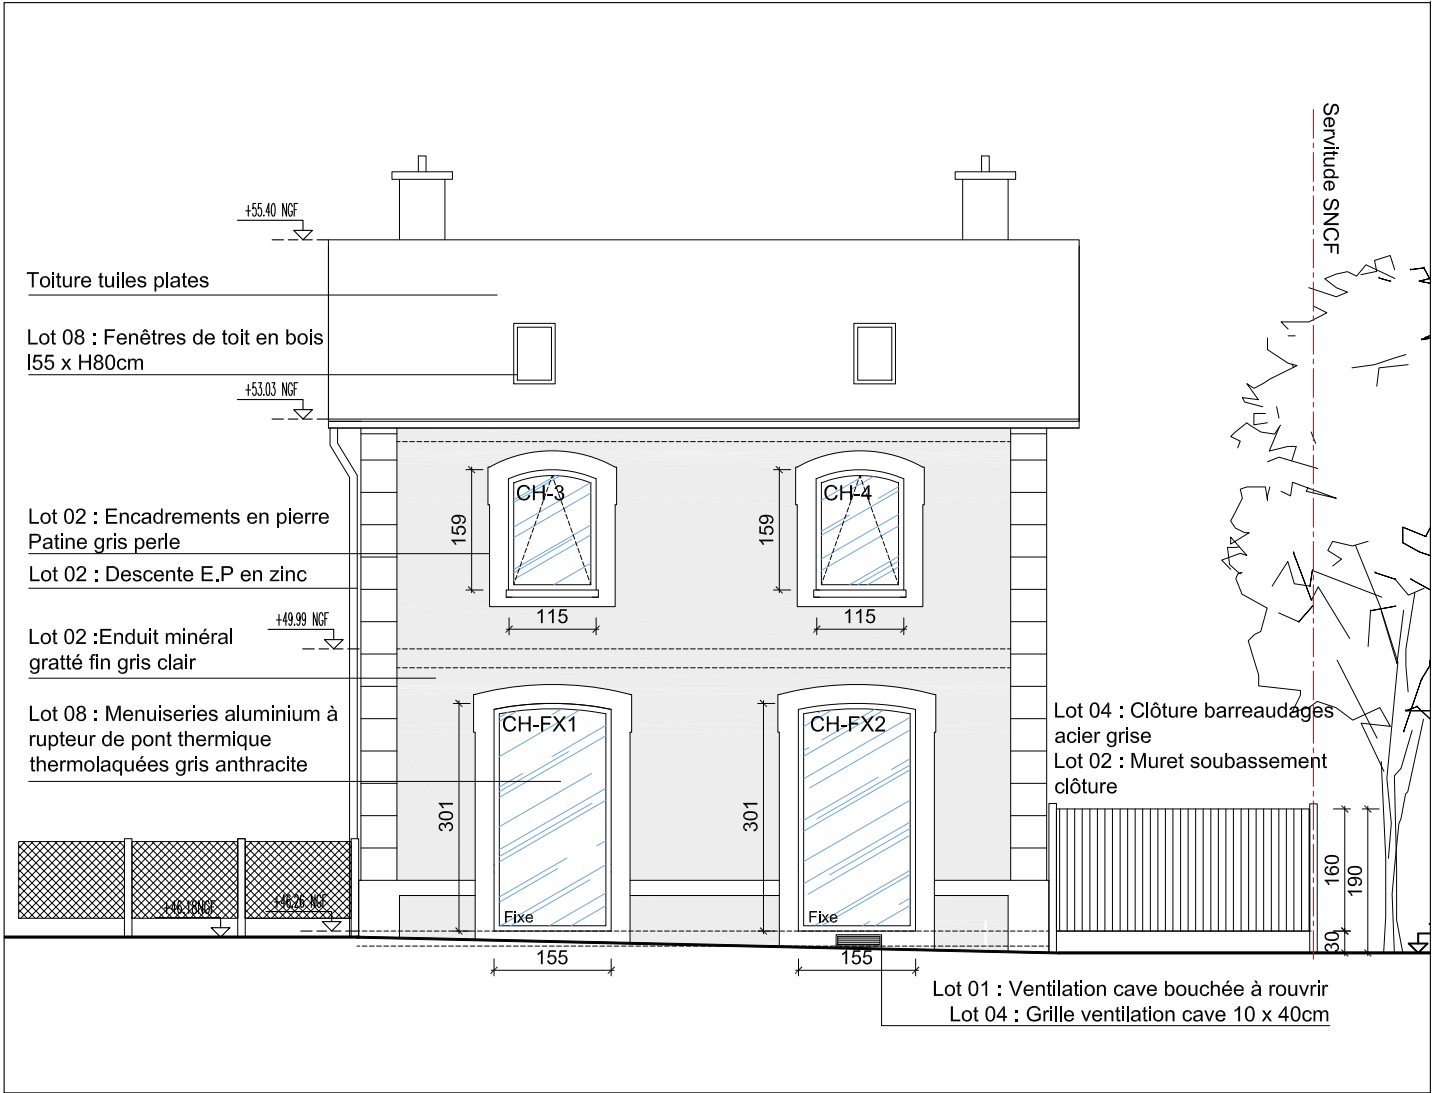


FACADE EST PROJET (côté voie ferrée) Ech:1/100ème


PROJET	MAITRE D'OUVRAGE :	MAITRE D'OEUVRE :	DOCUMENT	PHASE	EMETTEUR	ECHELLE	DATE D'EMISSION	DATE DE MODIFICATION	N DOCUMENT	IND
PROJET DE REHABILITATION DE L'ANCIENNE GARE 91 100 VILLABÉ	MAIRIE DE VILLABÉ 34bis,avenue du 8 mai 1945 91100 VILLABÉ	Anna COUROUAU Architecte DPLG 188,rue de Paris 93260 LES LILAS Mob : 06 75 99 03 78 E.mail :a.courouau@free.fr	FACADE EST	DCE	A C	1/100	17/04/2015	—	13	—

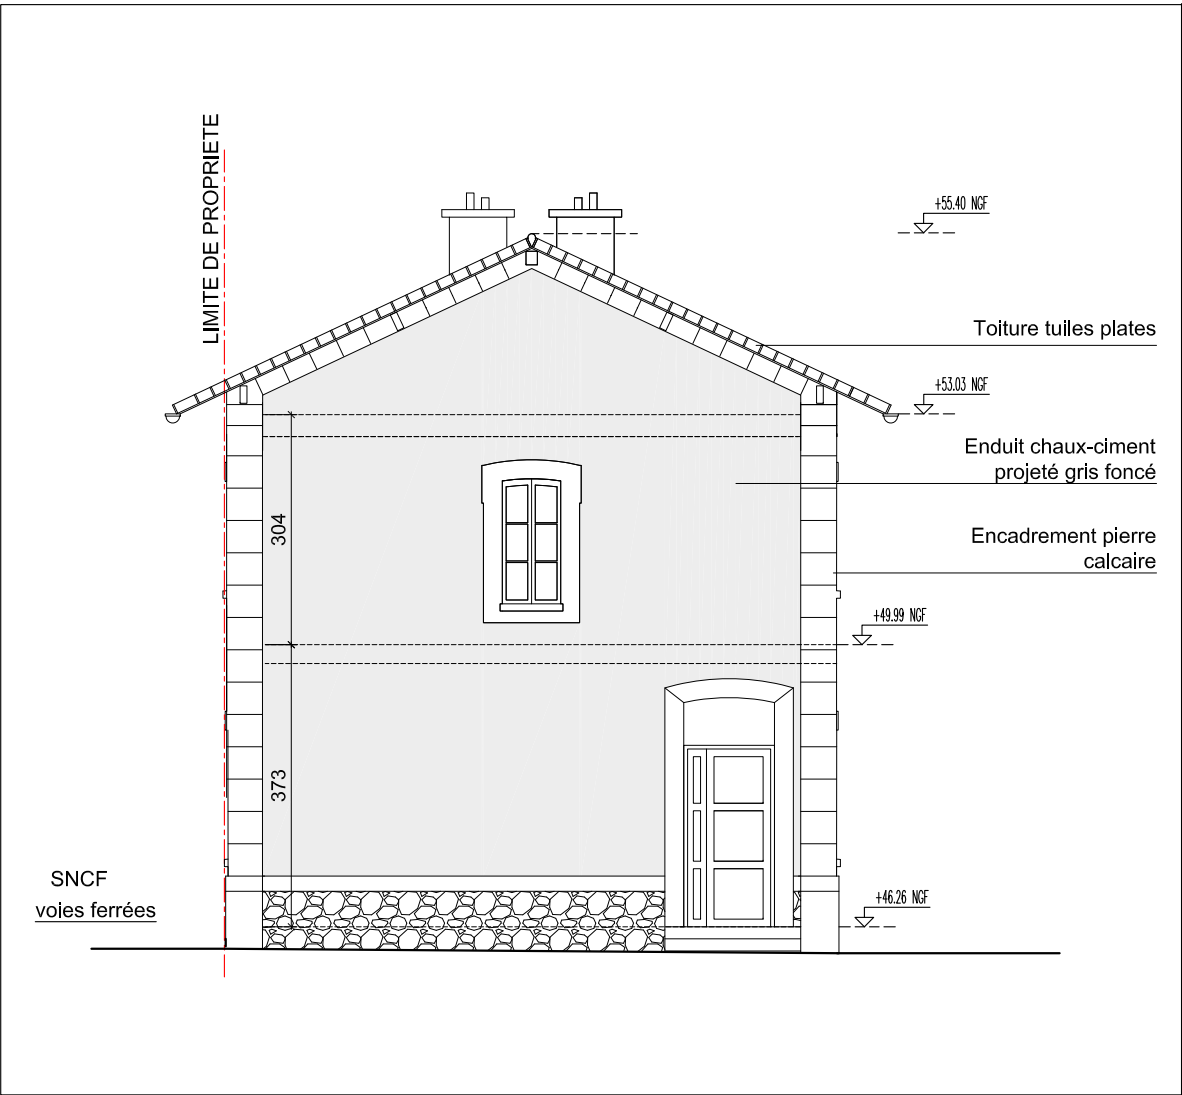


FACADE NORD EXISTANT Ech:1/100ème

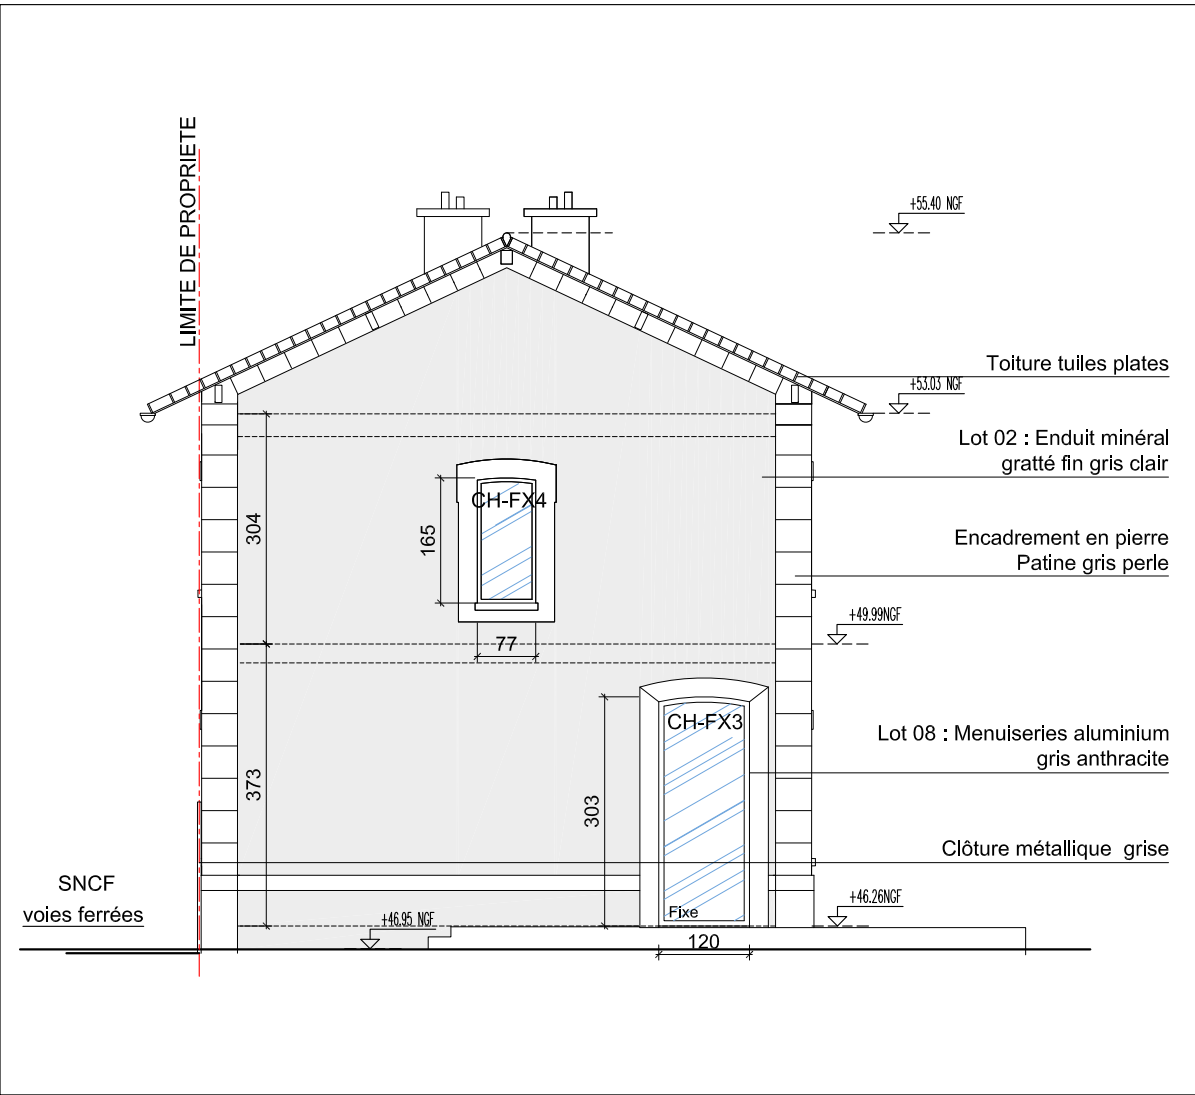

FACADE NORD PROJET Ech:1/100ème

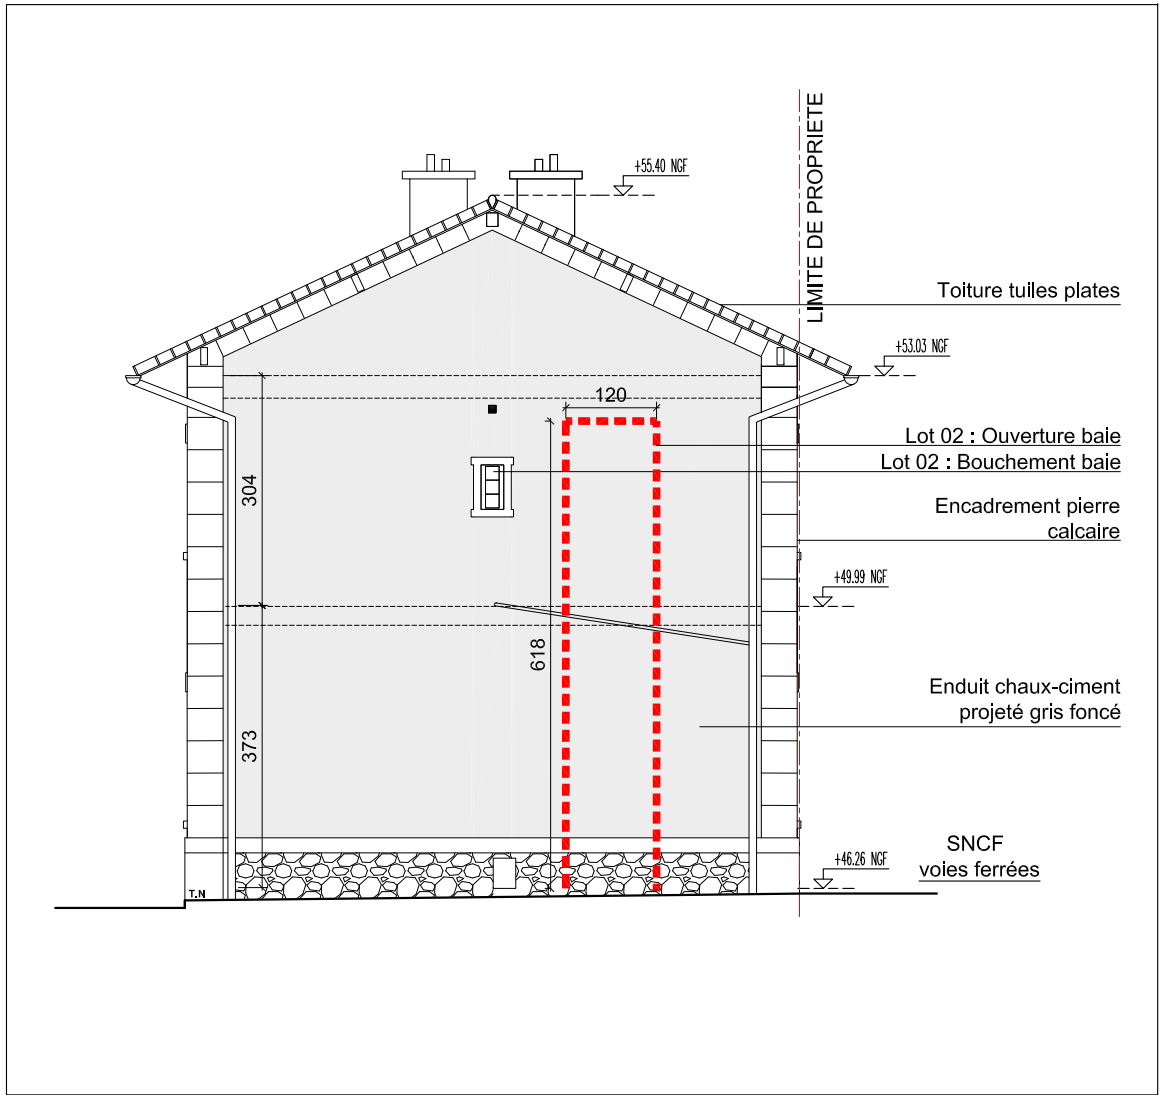



FACADE SUD EXISTANT Ech:1/100ème

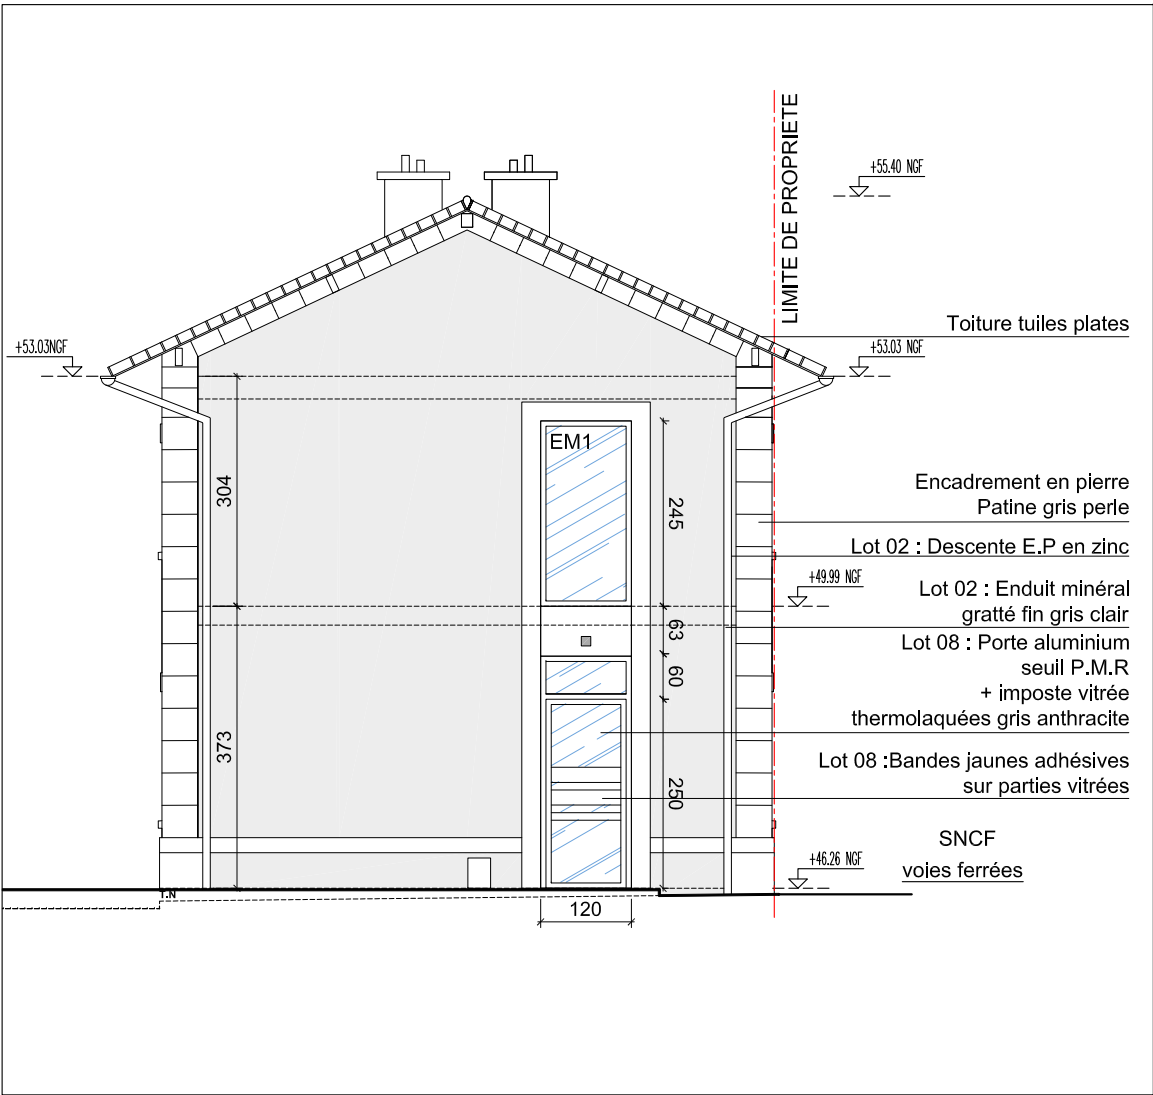


FACADE SUD PROJET Ech:1/100ème

PROJET	MAITRE D'OUVRAGE :	MAITRE D'OEUVRE :	DOCUMENT	PHASE	EMETTEUR	ECHELLE	DATE D'EMISSION	DATE DE MODIFICATION	N DOCUMENT	IND
PROJET DE REHABILITATION DE L'ANCIENNE GARE 91 100 VILLABÉ	MAIRIE DE VILLABÉ 34bis,avenue du 8 mai 1945 91100 VILLABÉ	Anna COUROUAU Architecte DPLG 188,rue de Paris 93260 LES LILAS Mob : 06 75 99 03 78 E.mail :a.courouau@free.fr	FACADE SUD	DCE	A C	1/100	17/04/2015	—	15	—

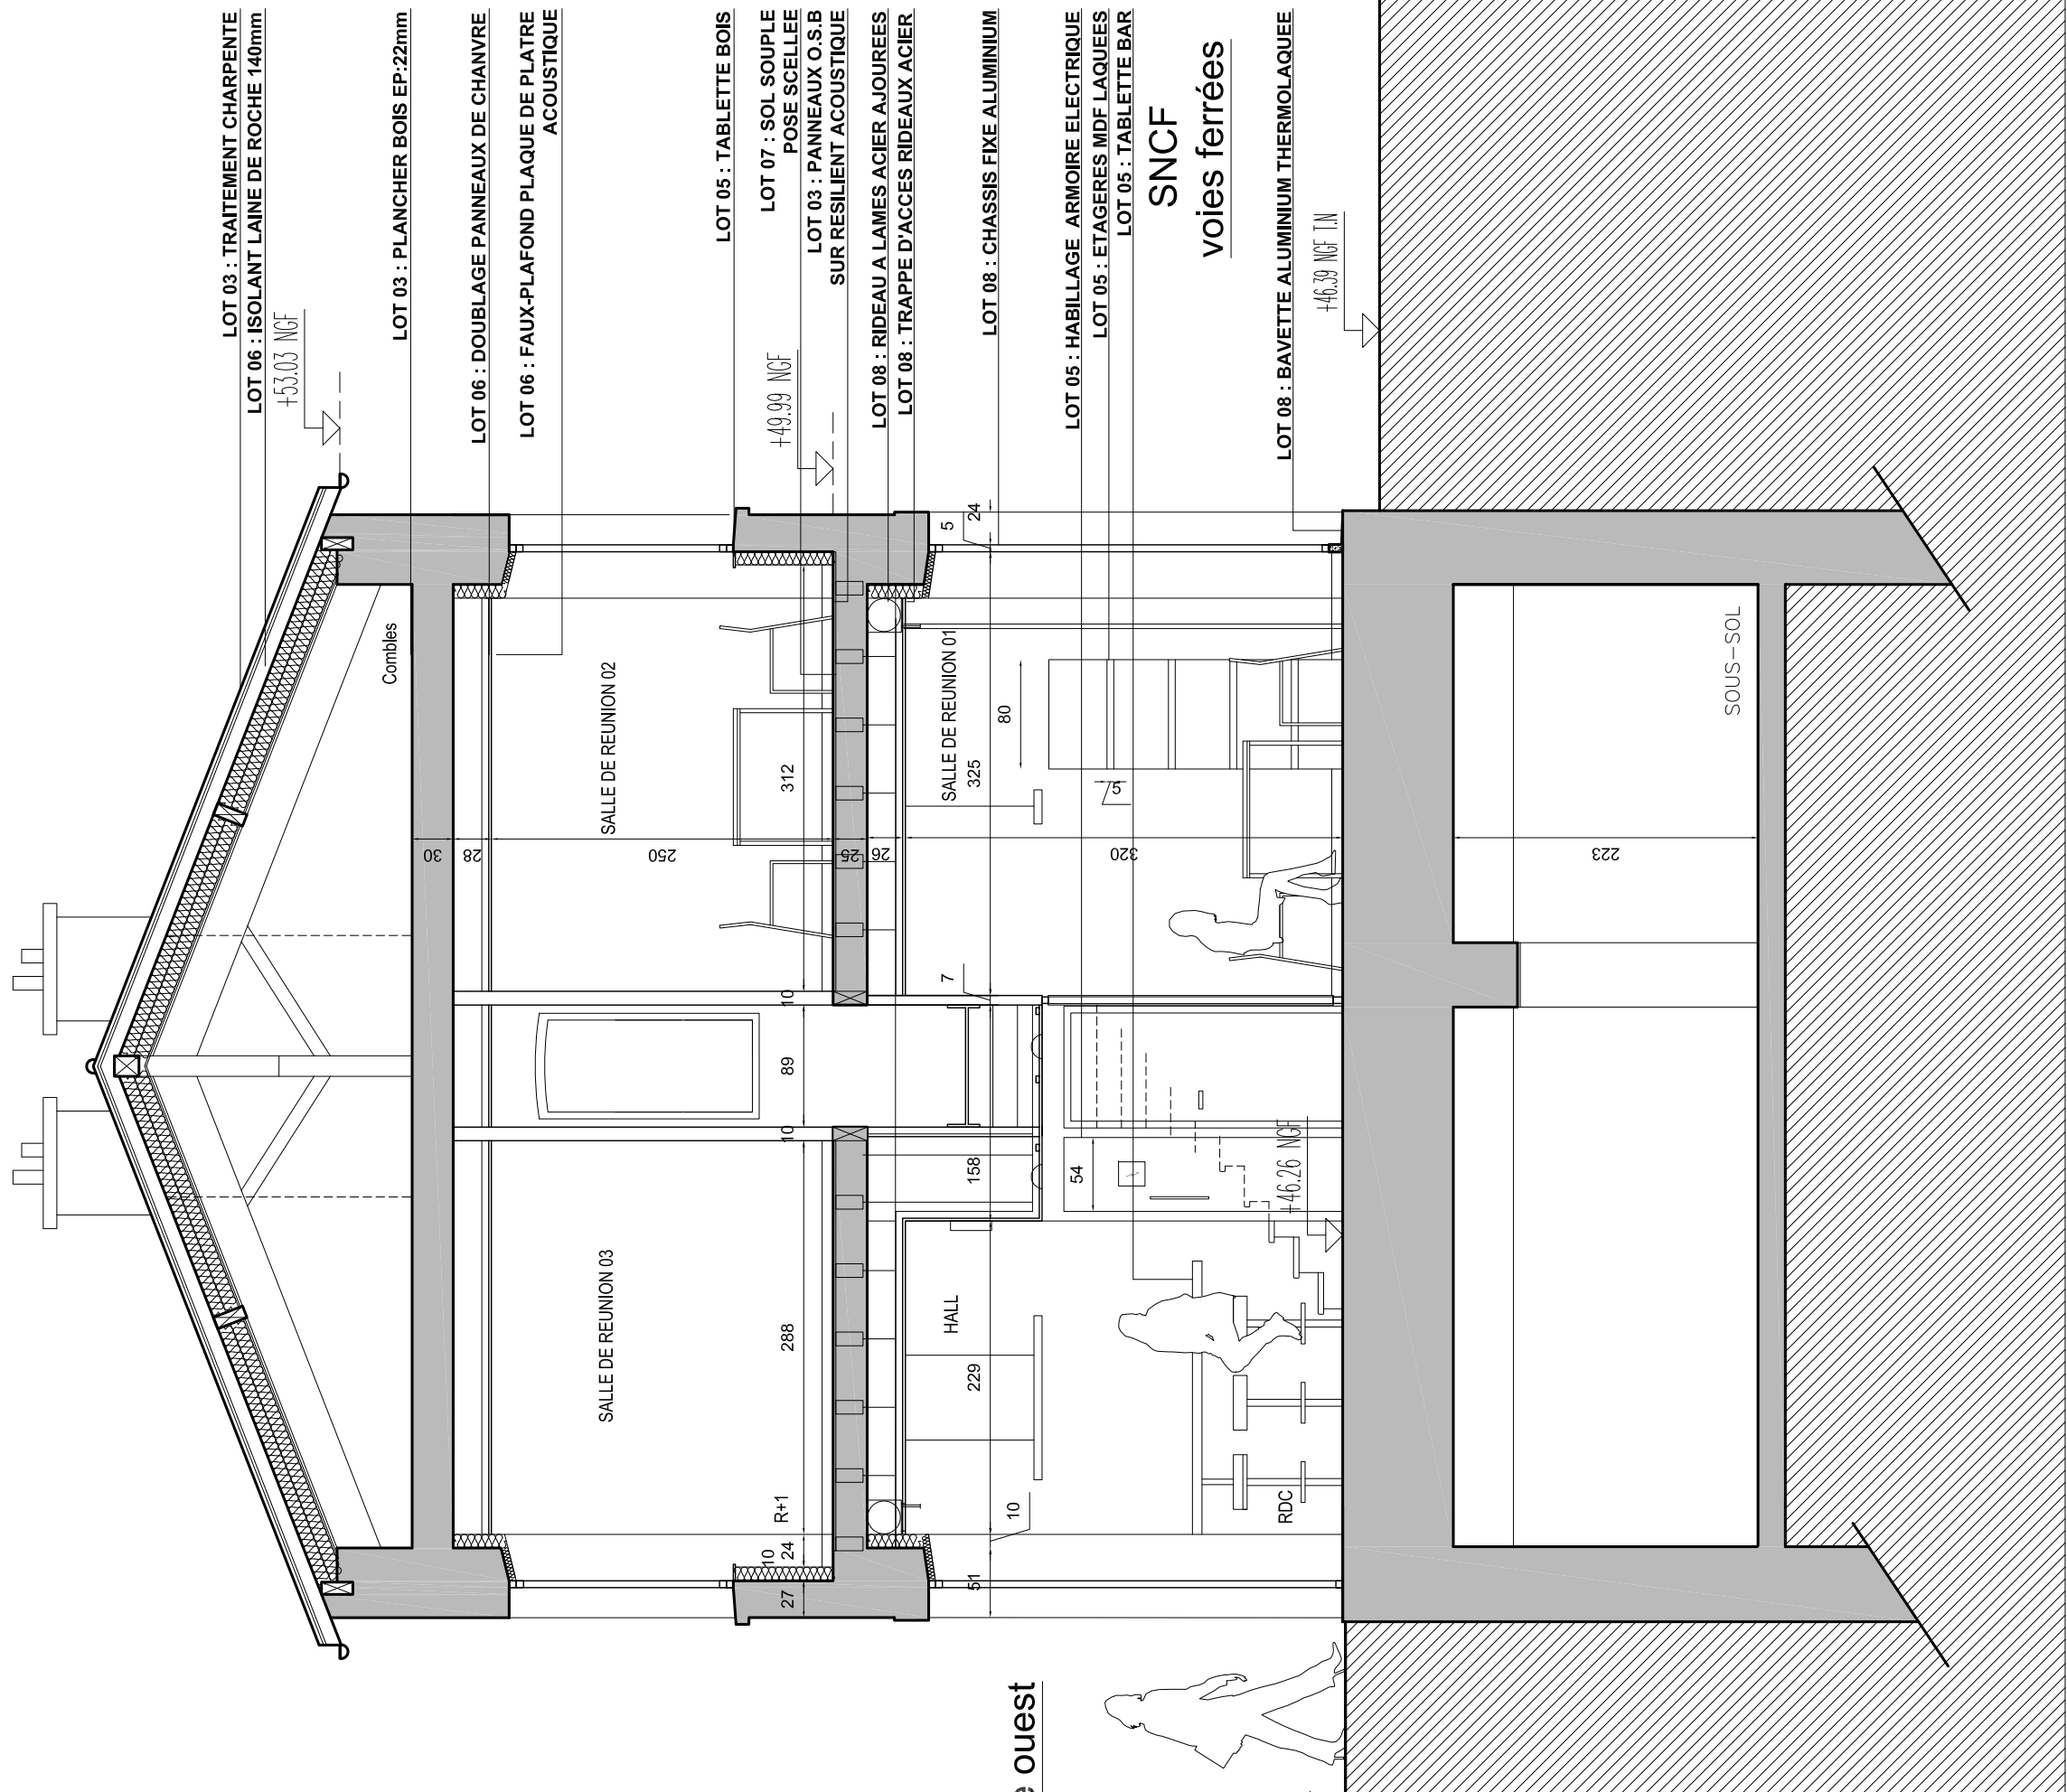

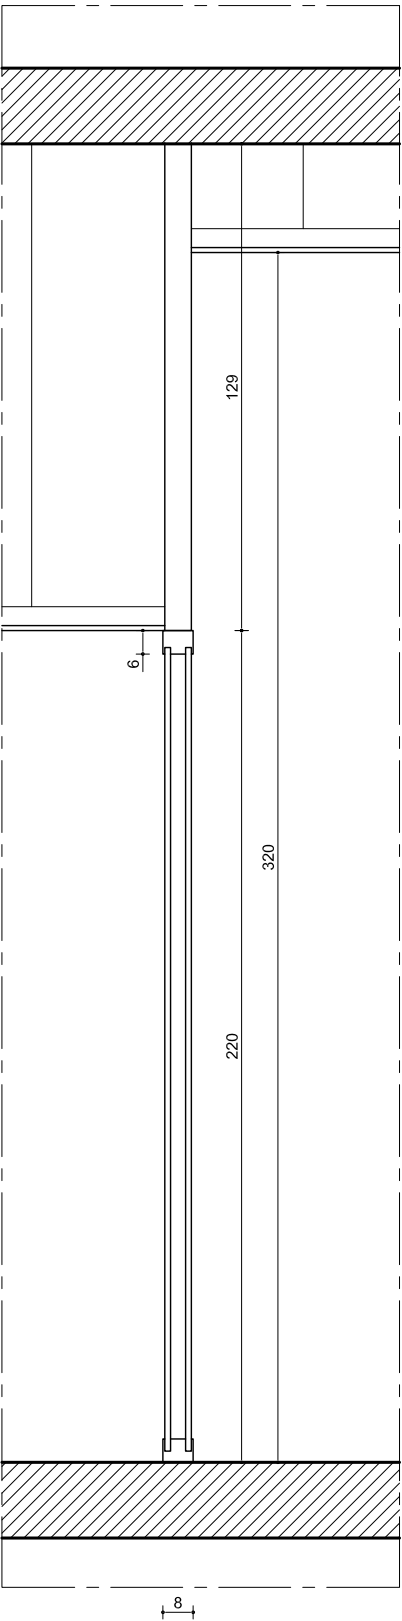

COUPE CLOISON VITREE
Ech:1/20ème

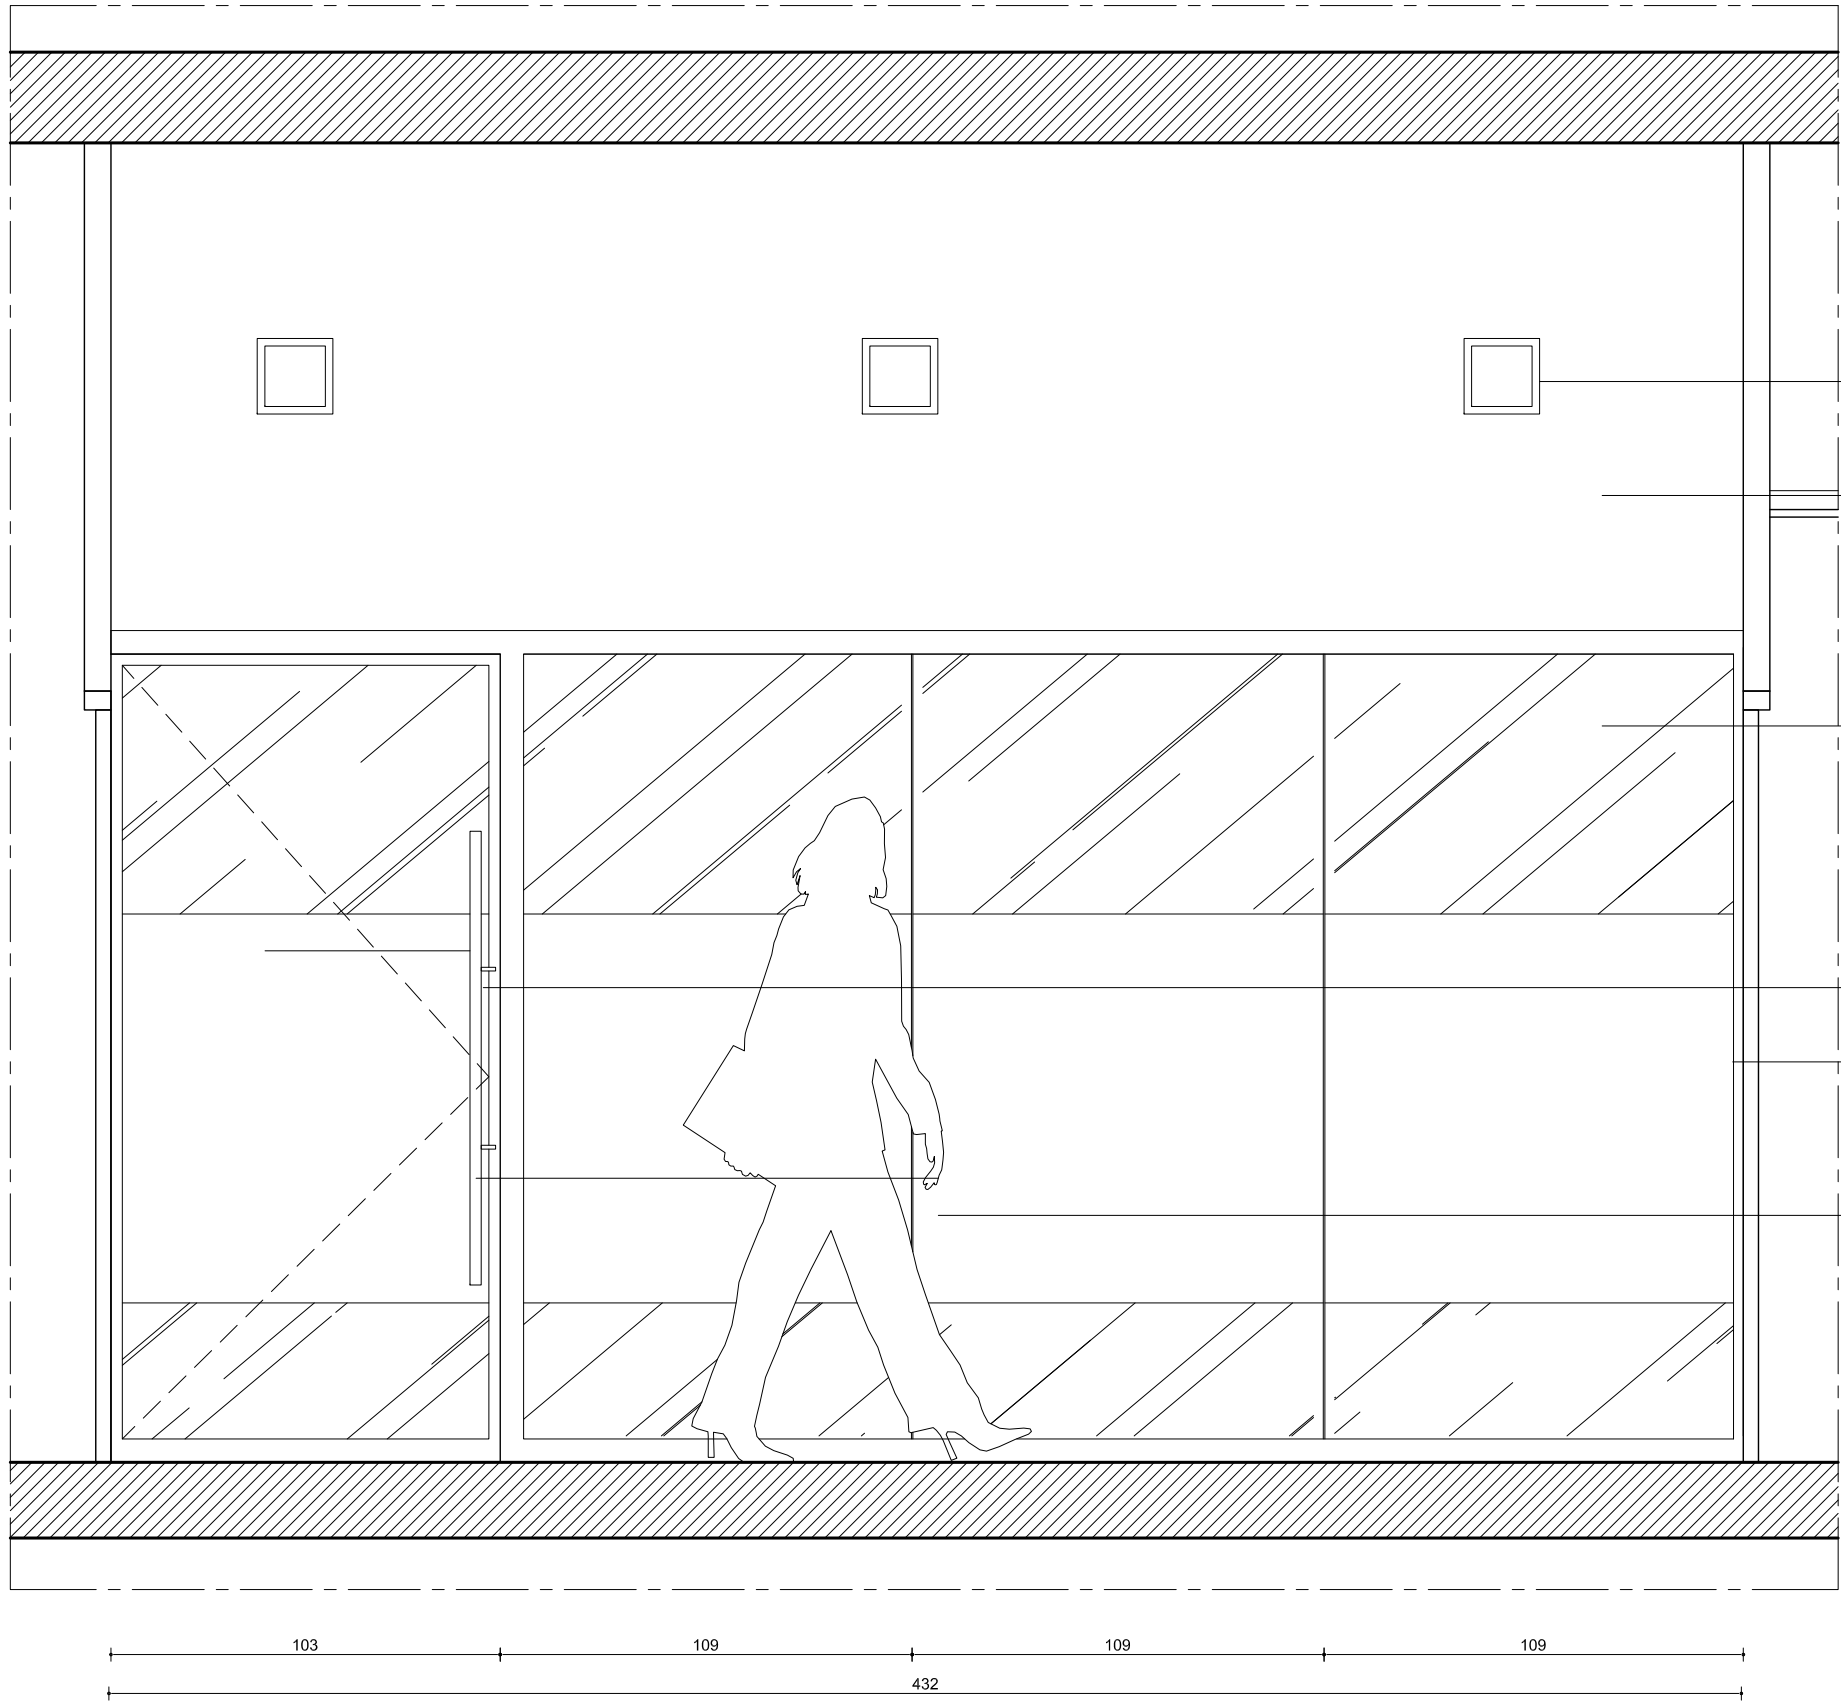

ELEVATION CLOISON VITREE
Ech:1/20ème

LOT 10 : Appliques murales


LOT 06 : Imposte ba 13

LOT 06 : Cloison Tout Verre C.T.V Ht: 220cm
double-vitrage (2 x 10 mm trempé)
lisses hautes et basses en aluminium 38 mm
RAL au choix de l'architecte

LOT 06 : Porte double vitrage bi-affleurante
huisserie aluminium rétrécie
profilés RAL au choix de l'architecte


LOT 06 : Film adhésif translucide décoratif

 LOT 06 : Bâton de Maréchal inox
Ø 30x120 mm




- 1: meuble placard composé d'étagères repositionnables sur taquets.
Soubassement formant plinthe en retrait et jonction plafond reculée.
L'ensemble finition stratifié extérieur avec stratifié de type Polyrey HPL
et mélaminé intérieur-lot 05.


PROJET	MAITRE D'OUVRAGE :	MAITRE D'OEUVRE : Anna COUROUAU Architecte DPLG 188,rue de Paris 93260 LES LILAS Mob : 06 75 99 03 78 E.mail :a.courouau@free.fr	DOCUMENT	DETAILS MOBILIER CUISINE	PHASE	EMETTEUR	ECHELLE	DATE D'EMISSION	DATE DE MODIFICATION	N DOCUMENT	IND
PROJET DE REHABILITATION DE L'ANCIENNE GARE 91 100 VILLABÉ	MAIRIE DE VILLABÉ 34bis,avenue du 8 mai 1945 91100 VILLABÉ				DCE	A C	1/20	17/04/2015	—	19	—

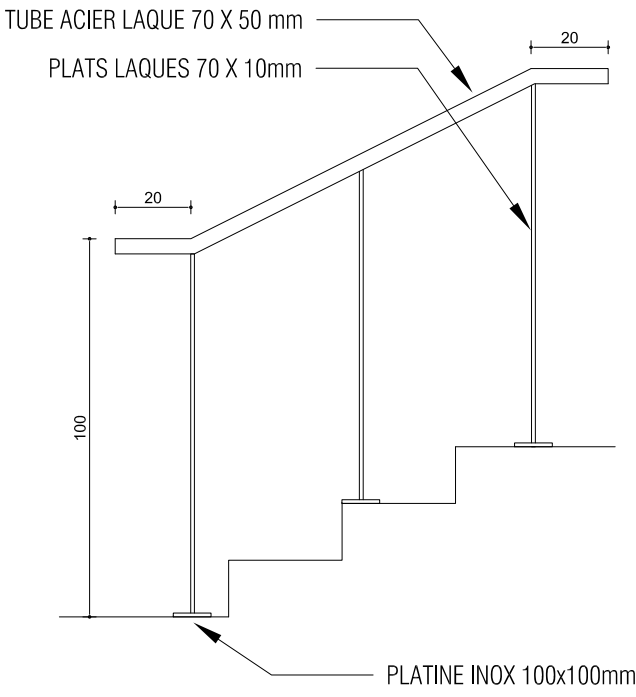


DETAIL MAINS COURANTES Ech:1/20ème

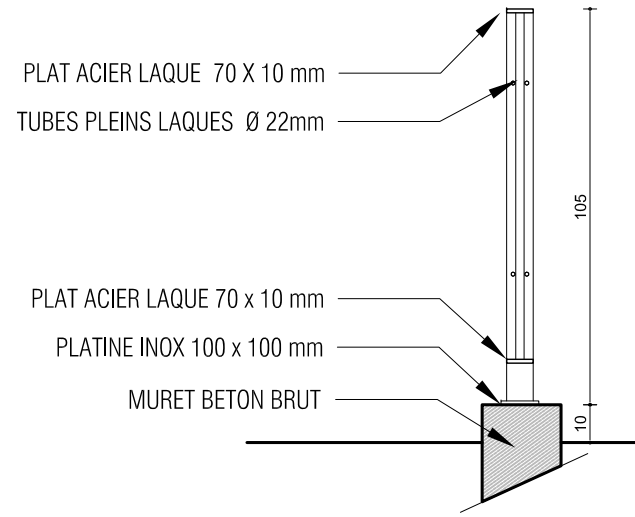


DETAIL GARDE-CORPS ACIER Ech:1/20ème

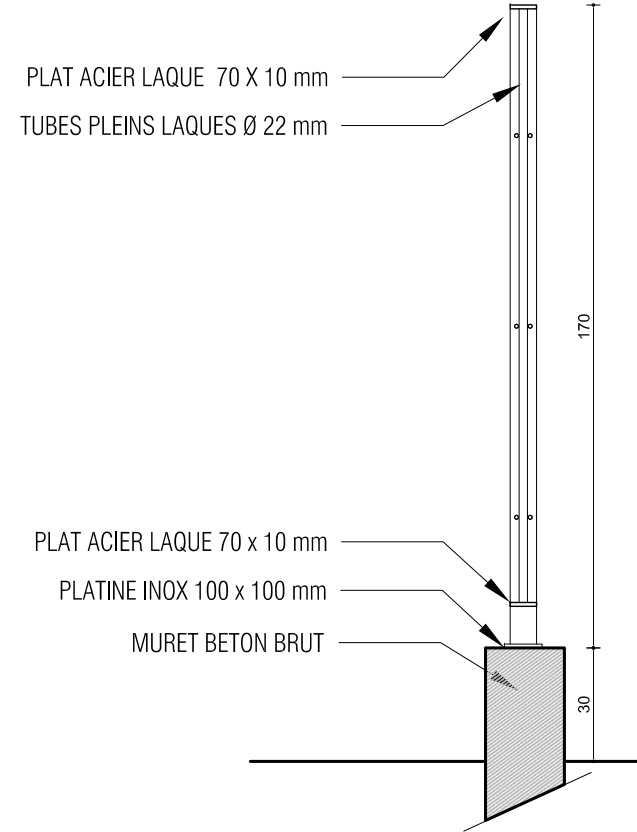

DETAIL CLOTURE ACIER Ech:1/20ème

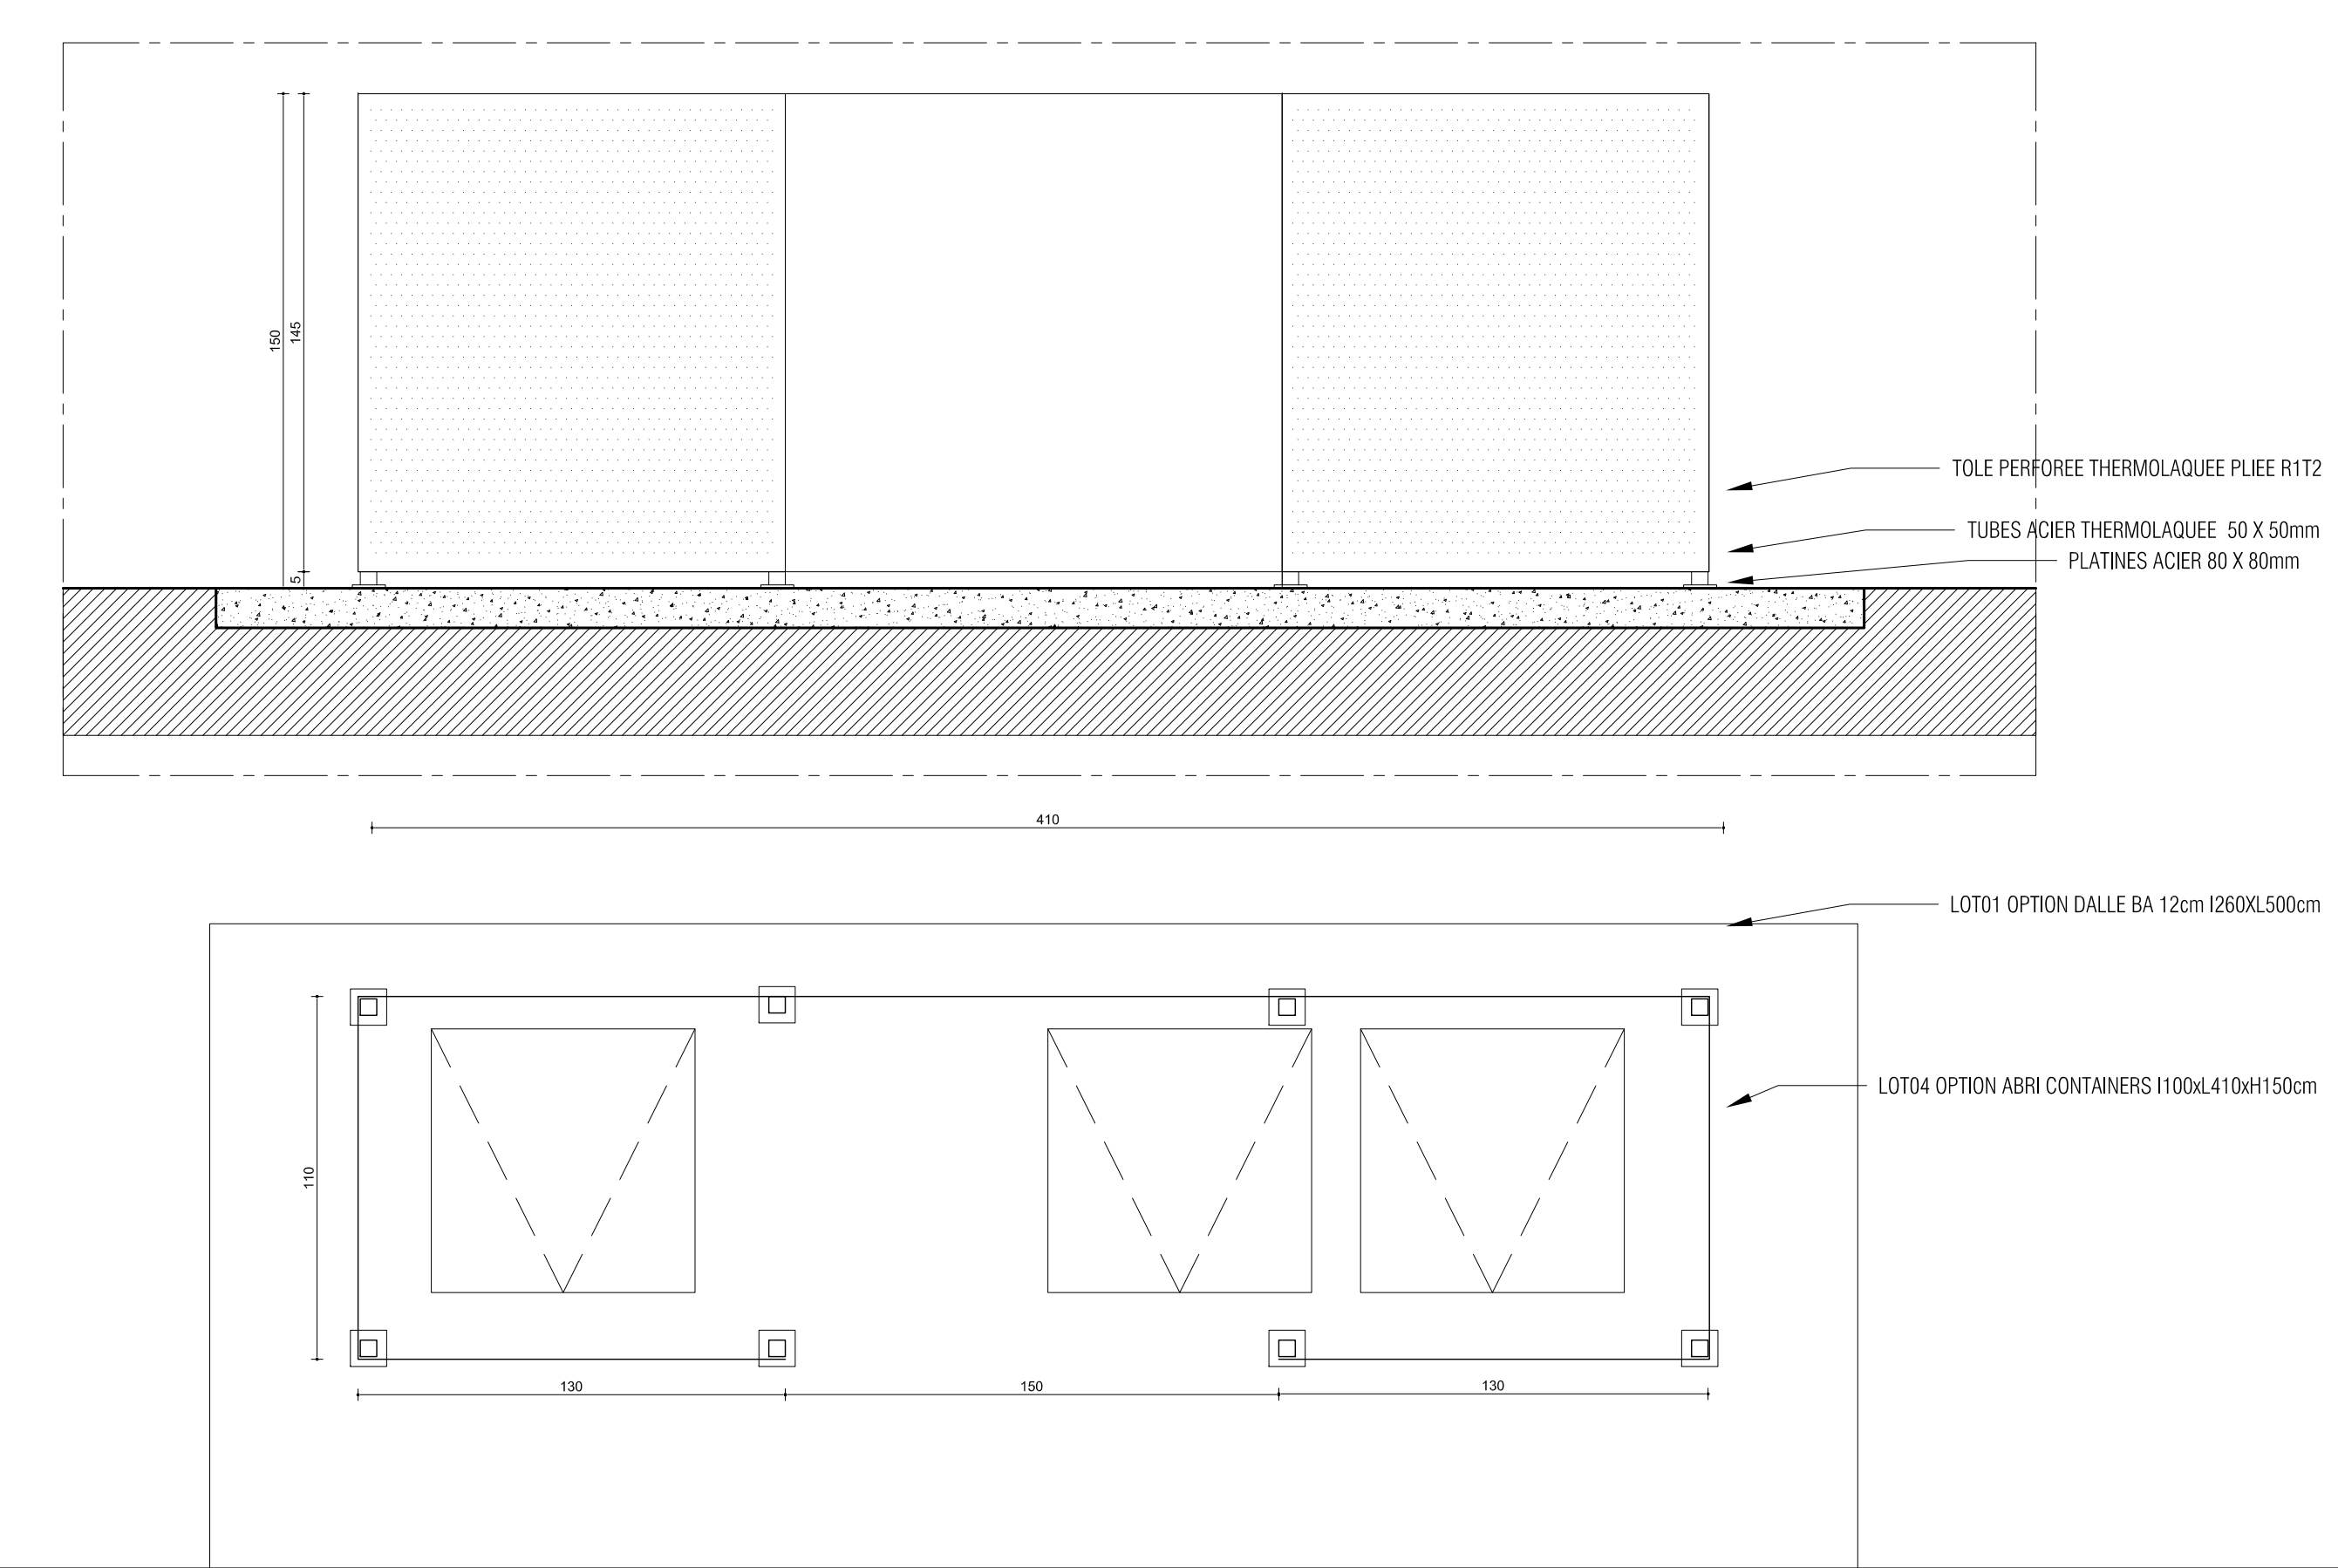

PLAN & ELEVATION ABRI CONTAINERS Ech:1/20ème

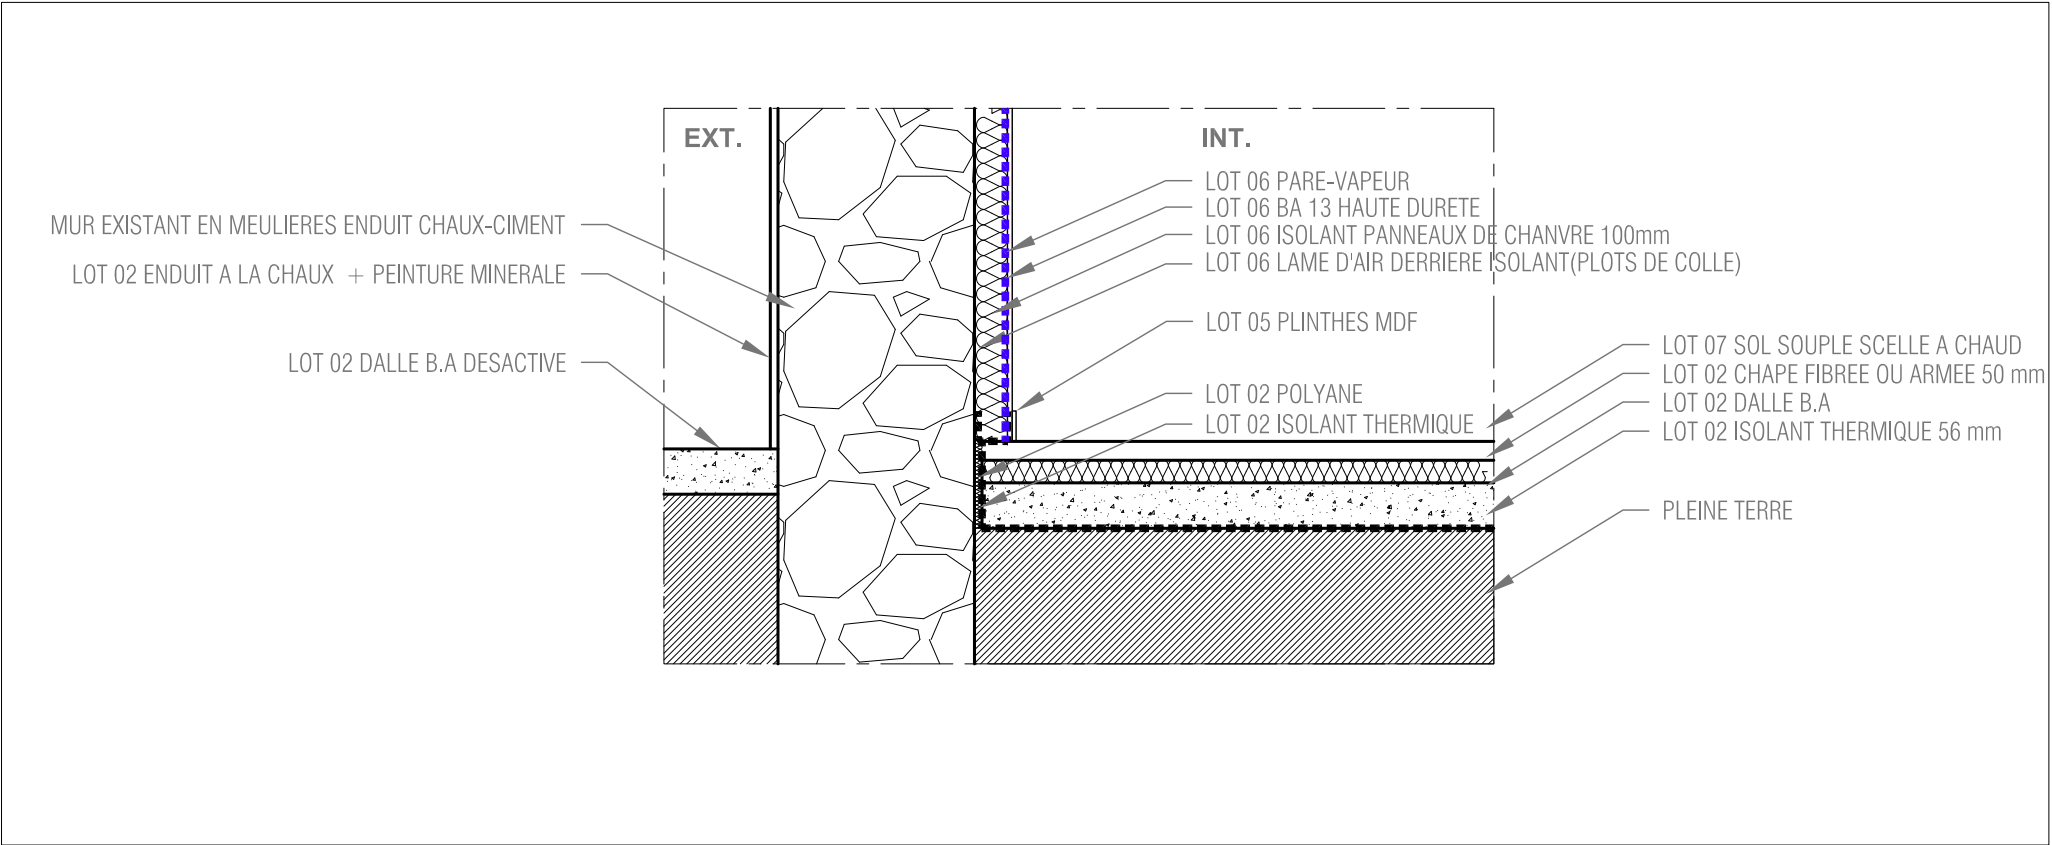

DETAIL ISOLATION Ech:1/10ème